


# PLANTA BAIXA - PAVIMENTO TÉRREO

ESCALA 1:50

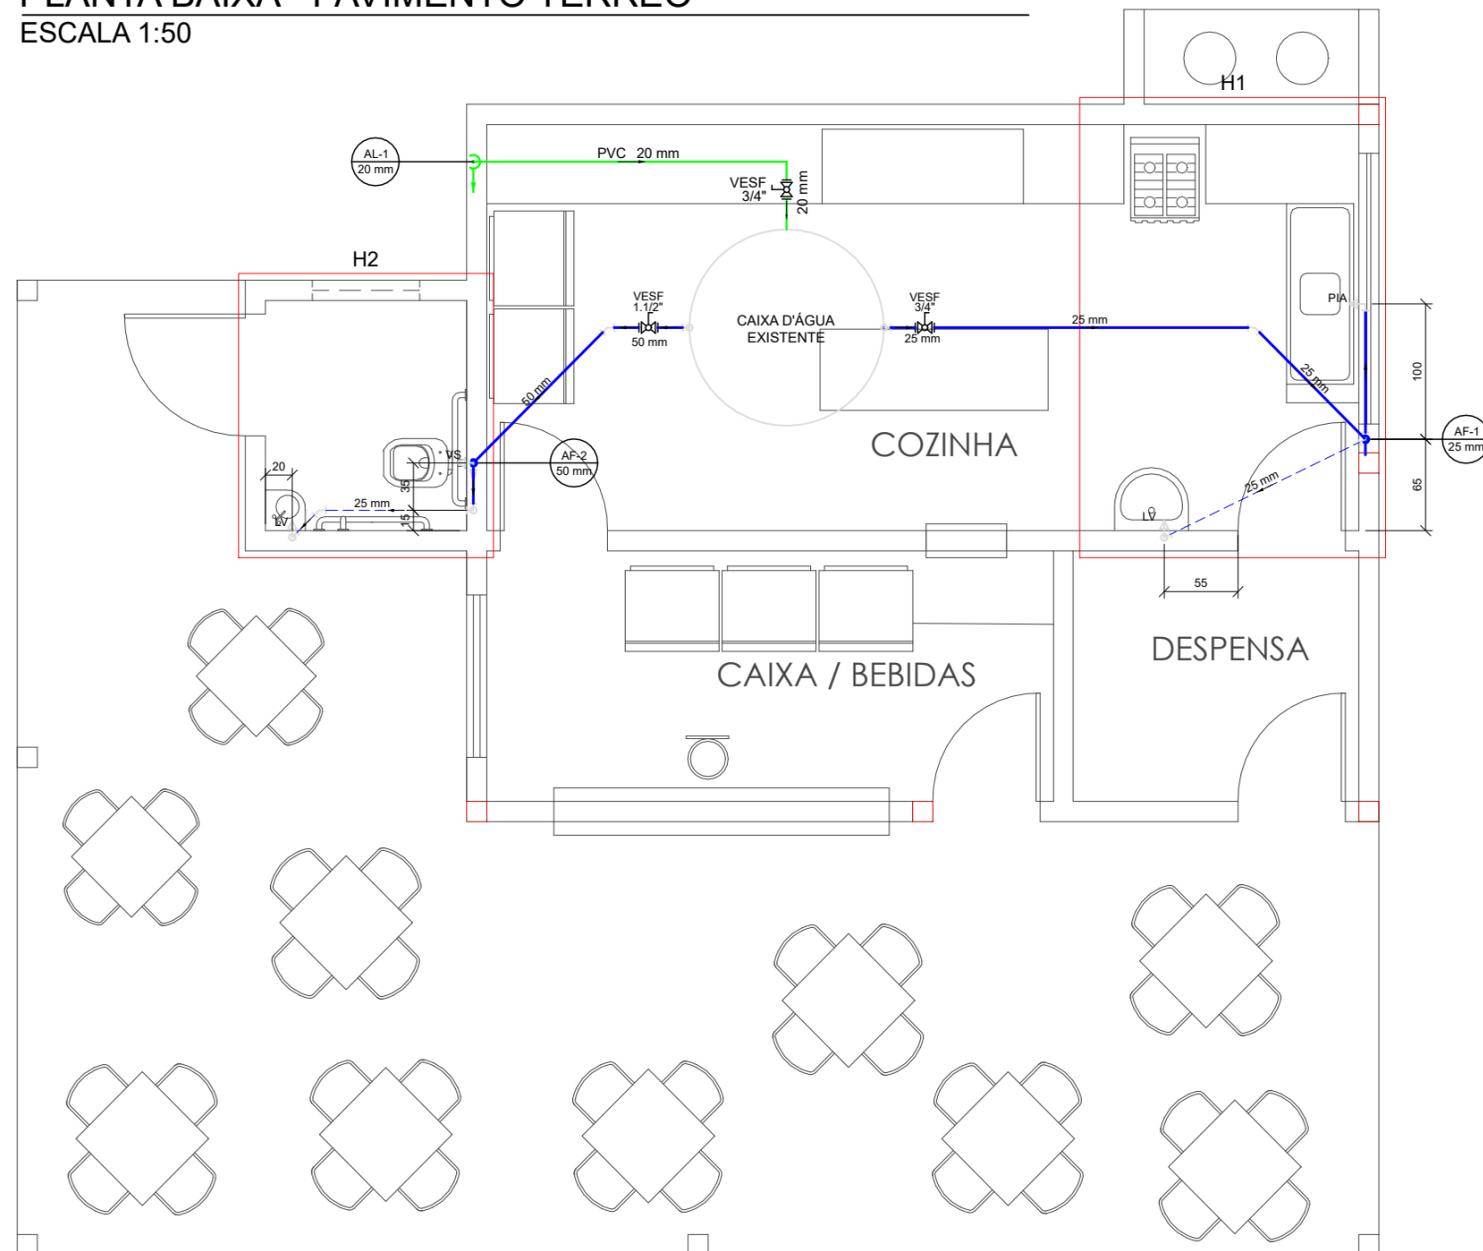

## NOMENCLATURA


LV - LAVATÓRIO		ALIMENTADOR PREDIAL
VS - VASO SANITÁRIO		HIDRÔMETROS
PIA - PIA DE COZINHA		REGISTRO DE GAVETA C/CANOPLA CROMADA
VESF - VÁVULA/REGISTRO ESFERA		REGISTRO ESFERA C/PVC SOLDÁVEL
RG - REGISTRO DE GAVETA		TUBO REDE ALIMENTAÇÃO PREDIAL
		TUBO REDE DE ÁGUA FRIA SOB PISO
		TUBO REDE DE ÁGUA FRIA

## COLUNAS

	AL - TUBO DE SUBIDA DE ÁGUA PARA ALIMENTAÇÃO DO(S) RESERVATÓRIO(S) DA REDE HIDRÁULICA		SOBE PARA O PAVIMENTO SUPERIOR
	AF - DESCIDA DE TUBO DE ÁGUA FRIA PARA ALIMENTAÇÃO DAS PEÇAS HIDRÁULICAS		VEM DO PAVIMENTO INFERIOR
			VEM DO PAVIMENTO SUPERIOR
			DESCE PARA O PAVIMENTO INFERIOR

### DETALHE DE INSTALAÇÃO DOS APARELHOS SANITÁRIOS

SEM ESCALA

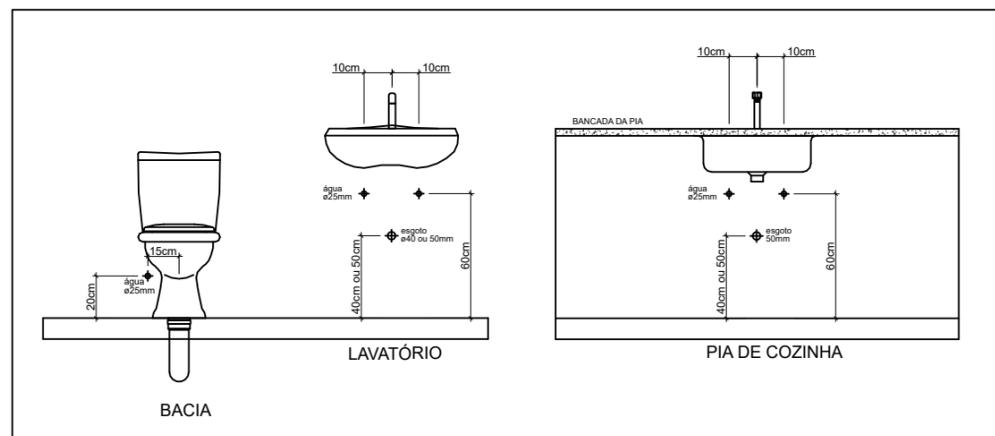

# Prefeitura Municipal de Sorriso

ESTADO DE MATO GROSSO

Gestão 2017/2020

PROJETO:

## HIDRÁULICO

DETALHES:

### Distribuição da Rede

OBRA:

### Edificação Comercial Em Alvenaria Quiosque - Praça da Juventude

FOLHA:

01 / 02

LOCAL:

### Avenida Natalino João Brescansin, Praça da Juventude, Centro - Sorriso/MT

AUTOR DO PROJETO:

Luciano Clebert Scaburi  
Engenheir Civil  
CREA 170072976-4

PROPRIETÁRIO:

Prefeitura Municipal de Sorriso  
CNPJ: 03.239.076/0001-62

DATA:

AGOSTO / 2019

ESCALA:

INDICADA

DESENHO:

ARQUIVO: