



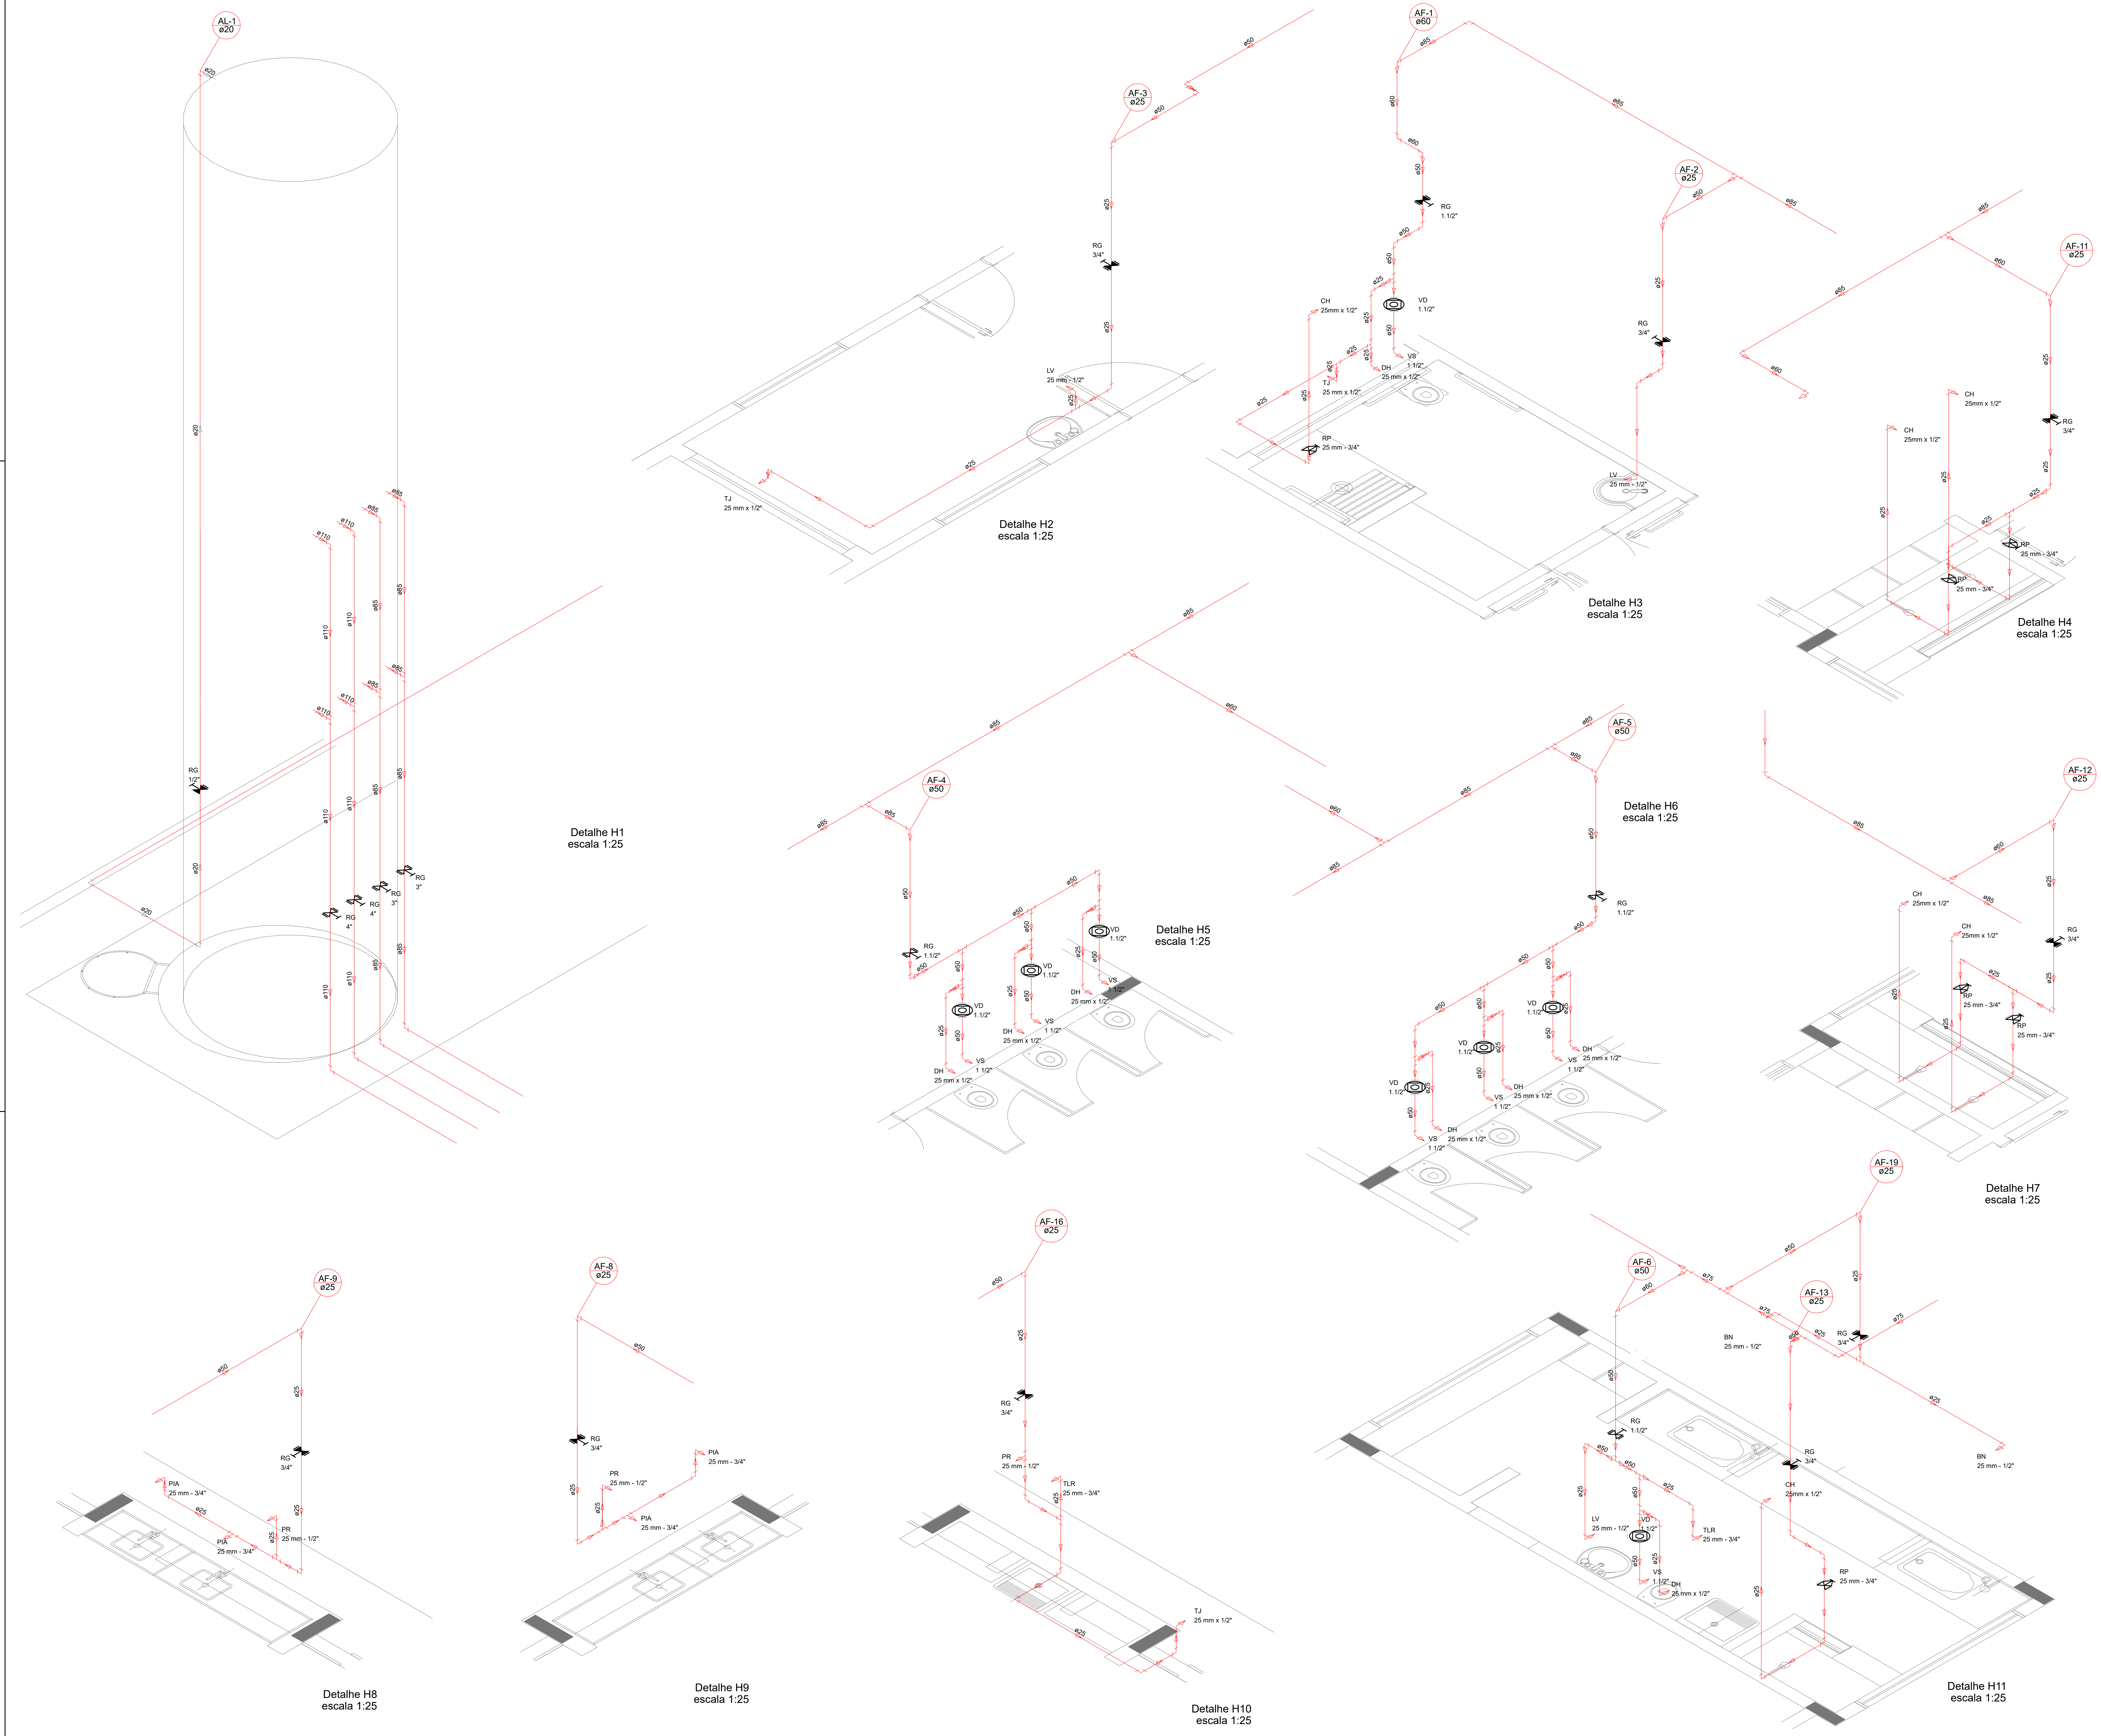

LEGENDA DAS INDICAÇÕES	LEGENDA
BN Banheira com peço de 90° - 25 mm - 1/2" - FNDE	← ALIMENTADOR PREDIAL
BB Bebedouro com peço de 90° - 25 mm - 1/2" - FNDE	↳ HIDRÔMETRO
CH Chuveiro - 25mm x 1/2"	↳ REGISTRO BRUTO GAVETA INDUSTRIAL C/ PVC SOLDÁVEL - RG
DH Duche Higiênica - 25 mm x 1/2"	↳ REGISTRO BRUTO GAVETA EUROPA C/ PVC SOLDÁVEL - RG
HIDRÔMETRO Hidrômetros - cavalete 1/2" Tíge	↳ REGISTRO DE PRESSÃO C/ PVC SOLDÁVEL - RP
LV Lavatório com peço de 90° - 25 mm - 1/2"	↳ REGISTRO DE GAVETA C/ CANOPLA CROMADA C/ PVC SOLDÁVEL - RG
MLR Máquina de lavar roupa com 7º de 90° - 25 mm - 3/4" - FNDE	↳ VÁLVULA DE DESCARGA C/ PVC SOLDÁVEL - VD
PIA Pia de cozinha com peço de 90° - 25 mm - 1/2"	
PR Purificador com peço 90° - 25 mm - 1/2" - FNDE	
RP Registro de Pressão com PVC soldável - 25 mm - 3/4"	
RG Registro de gaveta cromada c/ PVC soldável - 3/4"	
TLR Tanque de lavar com peço de 90° - 25 mm - 3/4"	
TJ Tomreira de Jardim - 25 mm x 1/2"	
VD Válvula de descarga c/ PVC soldável - 1 1/2"	
VS Vaso Sanitário com válvula de descarga - 1 1/2"	
MLL Lava louças com peço de 90° - 25 mm - 1/2"	

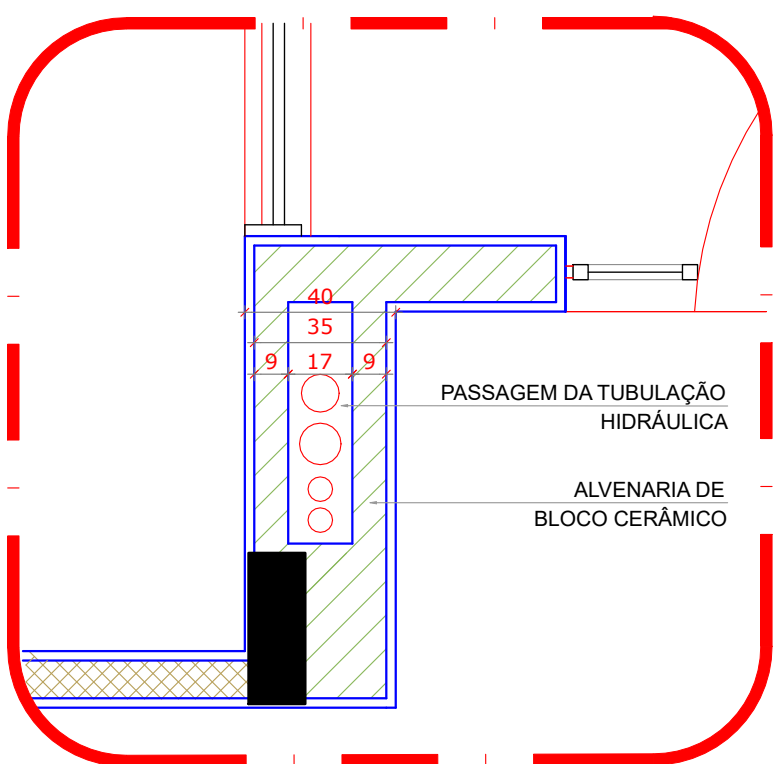

2 DETALHE - SHAFT HIDRÁULICA
ESCALA 1/20

NOTAS
- EXECUTAR ESTE PROJETO JUNTAMENTE COM O PROJETO ESTRUTURAL.
- ANTES DA CONCRETAGEM VERIFICAR A PASSAGEM PARA A TUBULAÇÃO, DENTRO DOS LIMITES ESTABELECIDOS PELA NBR 6118/2014.
- PARALATUURA DOS PONTOS HIDRÁULICOS VERIFICAR REFERÊNCIA NO MEMORIAL DESCRITIVO.
- ALTERAÇÕES NESTE PROJETO SOMENTE COM AUTORIZAÇÃO EXPRESSA DO FNDE.
REFERÊNCIAS:
- MEMORIAL DESCRITIVO E ESPECIFICAÇÕES TÉCNICAS

02	JANEIRO/2017	Alteração: quadro de áreas, fechamento frontal, sanitários infantis 1 e 2, altura da platibanda, mobiliário e equipamento, altura da cerâmica nos sanitários, cor dos portões dos sanitários e altura da porta PM.
01	JULHO/2016	Alteração paredes - shaft para tubulação hidráulica e detalhamento; alteração da altura da platibanda.
Nº	DATA	DESCRIÇÃO
CONTROLE DE REVISÕES		

FNDE Fundo Nacional de Desenvolvimento da Educação Ministério da Educação	
PROJETO PADRÃO - FNDE	
PROPRIETÁRIO : PREFEITURA MUNICIPAL DE SORRISO	
ENDEREÇO: RUA DOS MOÇOS, QUADRA B4, EQUIPAMENTO COMUNITÁRIO – JARDIM AURORA	
MUNICÍPIO – UF: SORRISO – MATO GROSSO	
PROPRIETÁRIO	PREFEITURA MUNICIPAL DE SORRISO
	CNPJ: 03.239.076/0001-62
ESP. TÉCNICO PELO PROJETO :	KAREN CRISTINA ALCANTARA KLEIN
	CREA: 182860-D/DF
FO	CREA
	RA
OBSERVAÇÕES:	
PROGRAMA PROINFÂNCIA - PROJETO TIPO 1	
PROJETO DE INSTALAÇÕES	
COORDENAÇÃO GEST - Coordenação geral de Infraestrutura Educacional	REDE DE ÁGUA LANÇAMENTO DA REDE PLANTA BAIXA DO TERREO
HAG	
REVISÃO R-01 R-02 R-03	ESCALA 1/75 DATA EMISSÃO JANEIRO/2017
PRATO (1050X1050)	PRANCHAS 04/10