


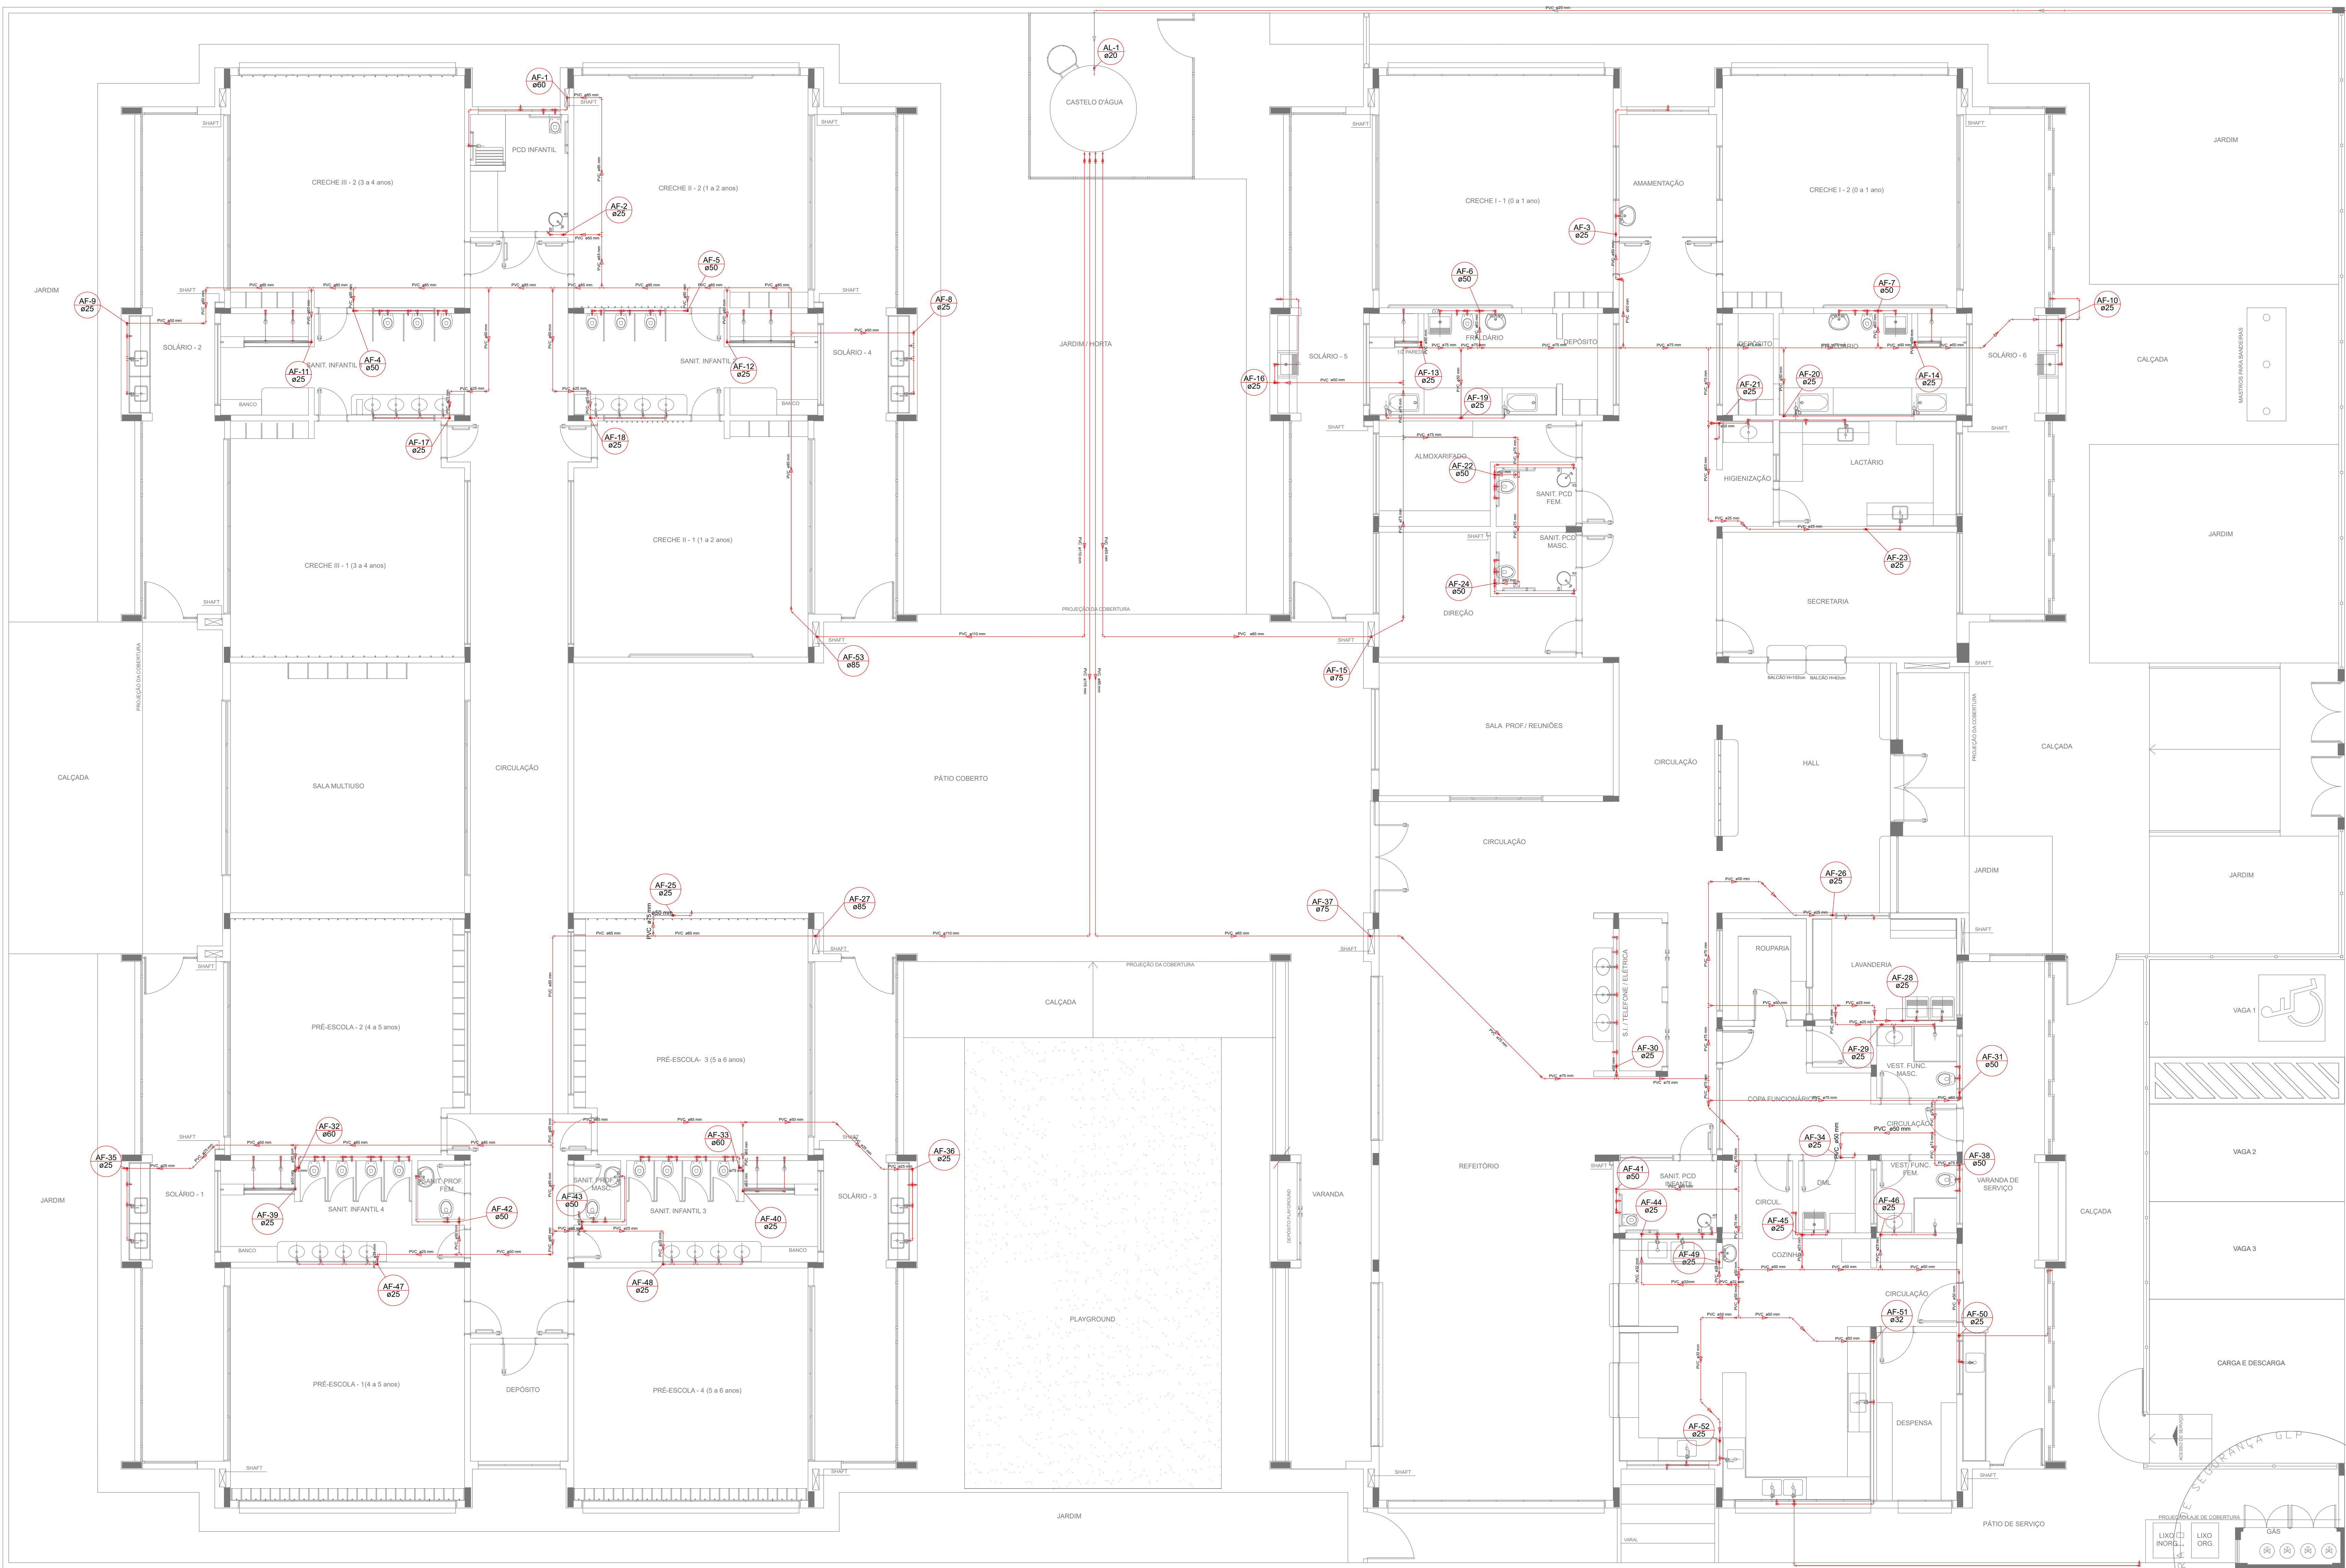

LEGENDA DAS INDICAÇÕES	
BN	Banheira com peço de 90° - 25 mm - 1/2" - FNDE
BB	Bebedouro com peço de 90° - 25 mm - 1/2" - FNDE
CH	Chuveiro - 25mm x 1/2"
DH	Ducha Higiénica - 25 mm x 1/2"
HIDRÔMETRO	Hidrómetros - cavalete 1/2" Tigre
LV	Lavatório com peço de 90° - 25 mm - 1/2" - FNDE
MLR	Máquina de lavar roupa com Te de 90° - 25 mm - 3/4" - FNDE
PIA	Pia de cozinha com peço de 90° - 25 mm - 1/2"
PR	Purificador com peço 90° - 25 mm - 1/2" - FNDE
RP	Registro de Pressão com PVC soldável - 25 mm - 3/4"
RG	Registro de gaveta d'canopla cromada oPVC soldável - 3/4"
TLR	Tanque de lavar com peço de 90° - 25 mm - 3/4"
TJ	Torneira de Jardim - 25 mm x 1/2"
VD	Valvula de descarga oPVC soldável - 1 1/2"
VS	Vaso Sanitário com valvula de descarga - 1 1/2"
MLL	Lava louças com peço de 90° - 25 mm - 1/2"

LEGENDA	
←	ALIMENTADOR PREDIAL
⊕	HIDRÔMETRO
⊕	REGISTRO BRUTO GAVETA INDUSTRIAL C/ PVC SOLDÁVEL - RG
⊕	REGISTRO BRUTO GAVETA EUROPA C/ PVC SOLDÁVEL - RG
⊕	REGISTRO DE PRESSÃO C/ PVC SOLDÁVEL - RP
⊕	REGISTRO DE GAVETA C/ CANOPLA CROMADA C/ PVC SOLDÁVEL - RG
⊕	VALVULA DE DESCARGA C/ PVC SOLDÁVEL - VD

NOTAS

- EXECUTAR ESTE PROJETO JUNTAMENTE COM O PROJETO ESTRUTURAL;
- ANTES DA CONCRETAGEM DEBEM SER PASSADAS PARA AS TUBULAÇÕES, DENTRO DOS LIMITES ESTABELECIDOS PELA NBR 6118:2014;
- PARA A ALTURA DOS PONTOS HIDRÁULICOS VERIFICAR REFERÊNCIA NO MEMORIAL DESCRITIVO;
- ALTERAÇÕES NESTE PROJETO SOMENTE COM AUTORIZAÇÃO EXPRESSA DO FNDE.

REFERÊNCIAS:

- MEMORIAL DESCRITIVO E ESPECIFICAÇÕES TÉCNICAS

Atendimento à NBR 9050/2015;	
02	JANEIRO/2017
Alteração: quadro de áreas, fechamento frontal, sanitários infantis 1 e 2, altura da platibanda, mobiliário e equipamento, altura da condutora nos sanitários, cor dos portões dos sanitários e altura da porta PM;	
Acréscimo: do gradil e quadro de cargas no castelo d'água, de duchas higiénicas e escaninhos pré-escola;	
01	JULHO 2016
Alteração paredes - shaft para tubulação hidráulica e detalhamento; alteração da altura da platibanda.	
Nº	DATA
DESCRIÇÃO	
CONTROLE DE REVISÕES	



Fundo Nacional de Desenvolvimento da Educação

Ministério da Educação

PROJETO PADRÃO - FNDE

PROPRIETÁRIO: : PREFEITURA MUNICIPAL DE SORRISO

ENDEREÇO: RUA DOS MOGNOIS, QUADRA 84, EQUIPAMENTO COMUNITÁRIO – JARDIM AURORA

MUNICÍPIO – UF: SORRISO – MATO GROSSO

PROPRIETÁRIO PREFEITURA MUNICIPAL DE SORRISO CNPJ: 03.239.076/0001-62

RESP. TÉCNICO PELO PROJETO : KAREN CRISTINA ALCANTARA KLEIN CREA: 182960-Df

DLFO

CREA

RA

OBSERVAÇÕES:

PROGRAMA PROINFÂNCIA - PROJETO TIPO 1

PROJETO DE INSTALAÇÕES

COORDENAÇÃO CGEST - Coordenação Geral de Infraestrutura Educacional

REDE DE ÁGUA LANÇAMENTO DA REDE PLANTA BAIXA DO TÉRREO

HAG

REVISÃO R-01 R-02 R-03

ESCALA 1/75

PRANCHAS 01/01

FORMATO (1050X584)

DATA EMISSÃO JANEIRO/2017

1 PLANTA BAIXA
ESCALA 1/75