


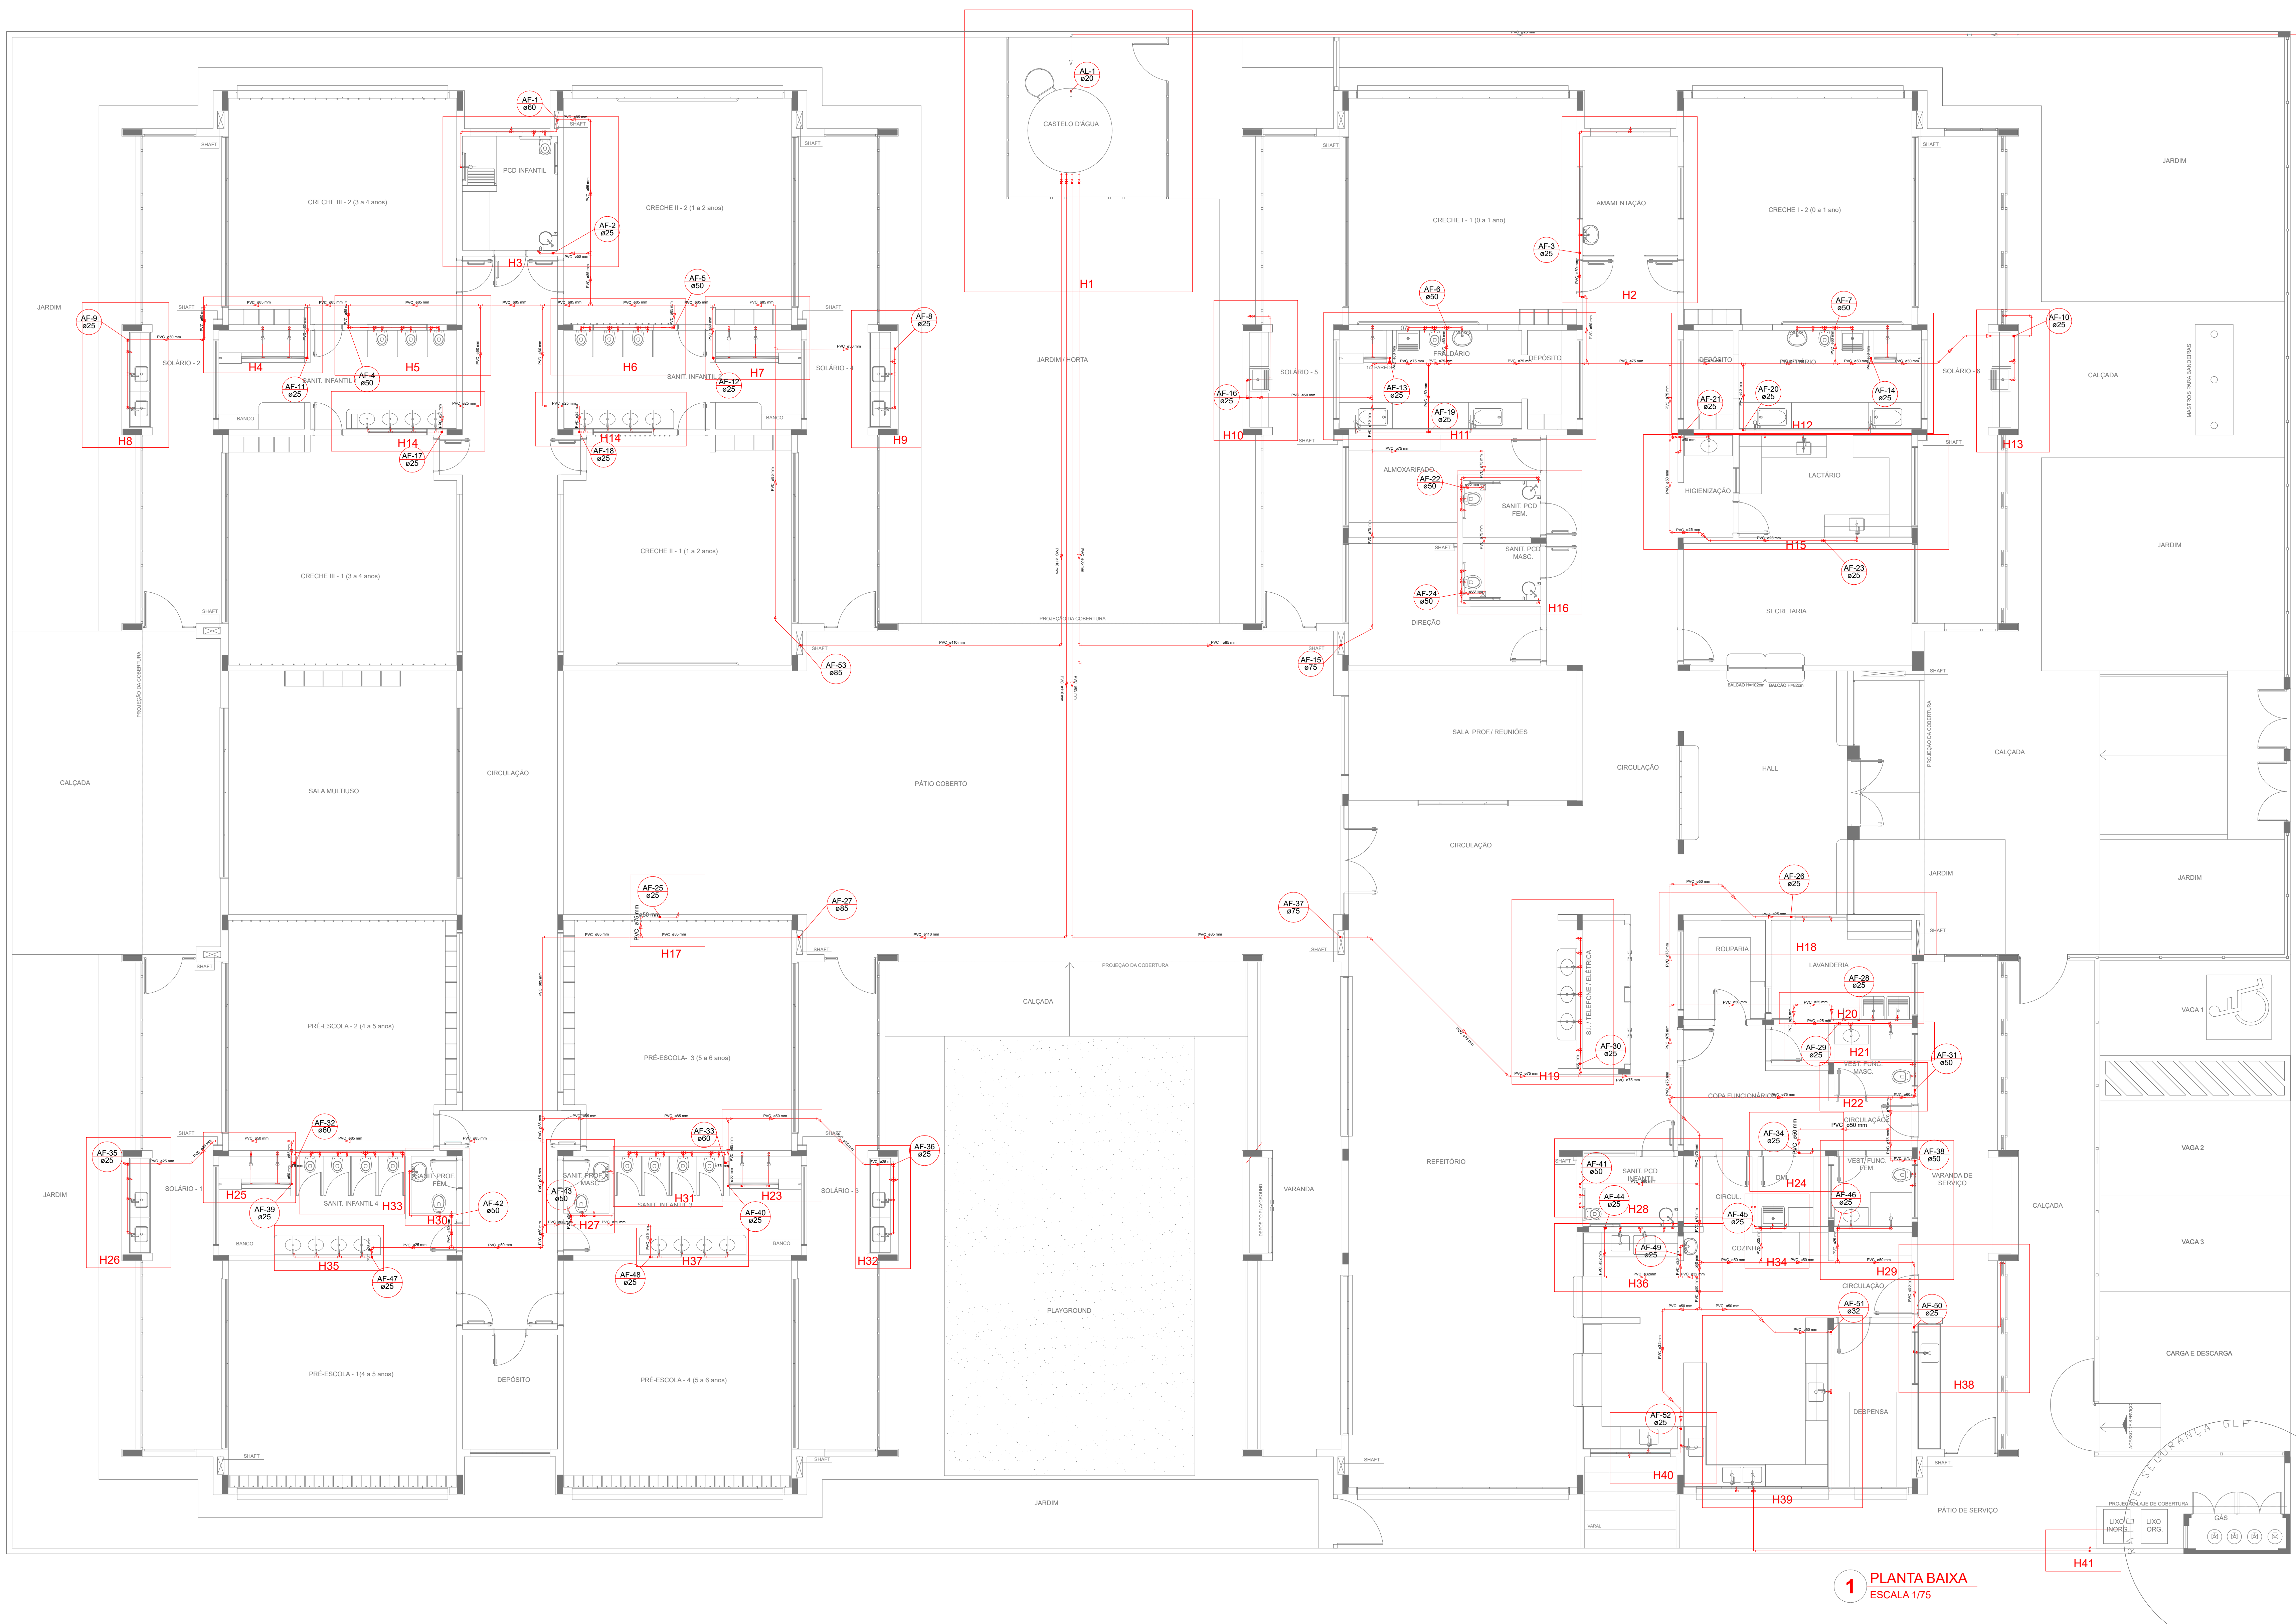

LEGENDA DAS INDICAÇÕES	
BN	Banheira com peço de 90° - 25 mm - 1/2" - FNDE
BB	Bebedouro com peço de 90° - 25 mm - 1/2" - FNDE
CH	Chuveiro - 25mm x 1/2"
DH	Ducha Higiénica - 25 mm x 1/2"
HIDRÔMETRO	Hidrómetros - cavalete 1/2" Tigre
LV	Lavatório com peço de 90° - 25 mm - 1/2"
MLR	Máquina de lavar roupa com Te de 90° - 25 mm - 3/4" - FNDE
PIA	Pia de cozinha com peço de 90° - 25 mm - 1/2"
PR	Purificador com peço 90° - 25 mm - 1/2" - FNDE
RP	Registro de Pressão com PVC soldável - 25 mm - 3/4"
RG	Registro de gaveta c/anoela cromada c/PVC soldável - 3/4"
TLR	Tanque de lavar com peço de 90° - 25 mm - 3/4"
TJ	Torneira de Jardim - 25 mm x 1/2"
VS	Valvula de descarga c/PVC soldável - 1 1/2"
VS	Vaso Sanitário com valvula de descarga - 1 1/2"
MLL	Lava louças com peço de 90° - 25 mm - 1/2"

LEGENDA	
←	ALIMENTADOR PREDIAL
HIDRÔMETRO	HIDRÔMETRO
REGISTRO BRUTO GAVETA INDUSTRIAL C/ PVC SOLDÁVEL - RG	REGISTRO BRUTO GAVETA EUROPA C/ PVC SOLDÁVEL - RG
REGISTRO DE PRESSÃO C/ PVC SOLDÁVEL - RP	REGISTRO DE GAVETA C/ CANOPLA CROMADA C/ PVC SOLDÁVEL - RG
VALVULA DE DESCARGA CPVC SOLDÁVEL - VO	

NOTAS

- EXECUTAR ESTE PROJETO JUNTAMENTE COM O PROJETO ESTRUTURAL;
- ANTES DA CONCRETAGEM E REVESTIMENTOS PARA AS TUBULAÇÕES, DENTRO DOS LIMITESESTABELECIDOS PELA NBR 6118:2014;
- PARA A ALTURA DOS PONTOS HIDRÁULICOS VERIFICAR REFERÊNCIA NO MEMORIAL DESCRITIVO;
- ALTERAÇÕES NESTE PROJETO SOMENTE COM AUTORIZAÇÃO EXPRESSA DO FNDE.

REFERÊNCIAS:

- MEMORIAL DESCRITIVO E ESPECIFICAÇÕES TÉCNICAS

Atendimento à NBR 9050/2015;	
02	JANEIRO/2017
01	JULHO/2016
Nº	DATA
DESCRÇÃO	
CONTROLE DE REVISÕES	



Fundo Nacional de Desenvolvimento da Educação

Ministério da Educação

PROJETO PADRÃO - FNDE

PROPRIETÁRIO: : PREFEITURA MUNICIPAL DE SORRISO

ENDEREÇO: RUA DOS MOGNOIS, QUADRA 84, EQUIPAMENTO COMUNITÁRIO – JARDIM AURORA

MUNICÍPIO – UF: SORRISO – MATO GROSSO

PROPRIETÁRIO PREFEITURA MUNICIPAL DE SORRISO CNPJ: 03.239.076/0001-62

RESP. TÉCNICO PELO PROJETO : KAREN CRISTINA ALCANTARA KLEIN CREA: 182960-Df

DLFO

CREA

RA

OBSERVAÇÕES:

PROGRAMA PROINFÂNCIA - PROJETO TIPO 1

PROJETO DE INSTALAÇÕES

COORDENAÇÃO CGEST - Coordenação Geral de Infraestrutura Educacional

REDE DE ÁGUA FRIA LANÇAMENTO DA REDE - INDICAÇÃO ISOMÉTRICA PLANTA BAIXA DO TÉRREO

HAG

REVISÃO R-01 R-02 R-03

ESCALA 1/75

PRANCHAS

02/10

FORMATO (1050X584)

DATA EMISSÃO JANEIRO/2017

1 PLANTA BAIXA ESCALA 1/75