




LEGENDA	
	CAIXA DE INSPEÇÃO ESGOTO SIMPLES 80 x 80 cm
	CAIXA DE GORDURA
	CAIXA DE ESGOTO
	BUCHA DE REDUÇÃO LONGA
	RAMAS DE VENTILAÇÃO
	RALO SIFONADO
	RALO SECO
	RALO LINEAR 50CM
	JOELHO 45
	JOELHO 90 COM REDUÇÃO
	JOELHO 90 COLUNA
	CAIXA SIFONADA
	REDUÇÃO EXCÊNTRICA
	REDUÇÃO EXCÊNTRICA - SUPERIOR
	TE 45
	TE 90
	TE 90 COM REDUÇÃO
	JUNÇÃO SIMPLES

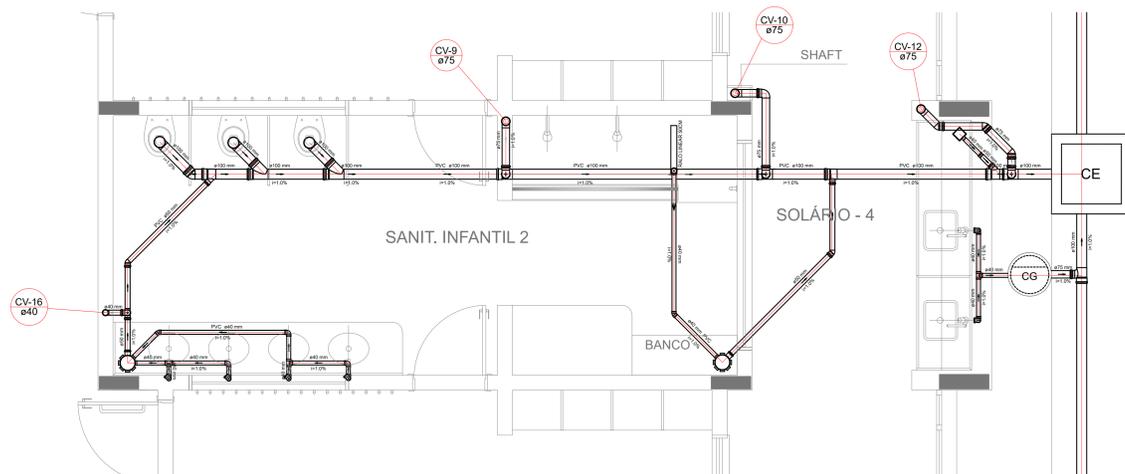


Detalhe S9
escala 1:25

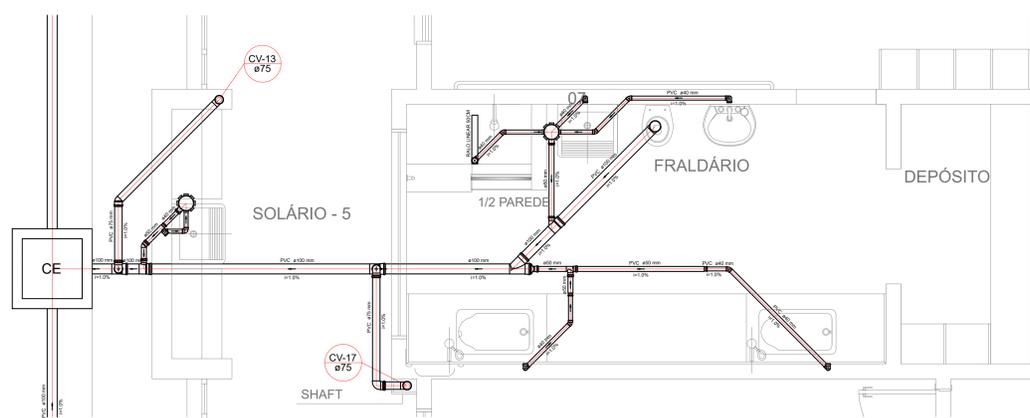

Detalhe S10
escala 1:25

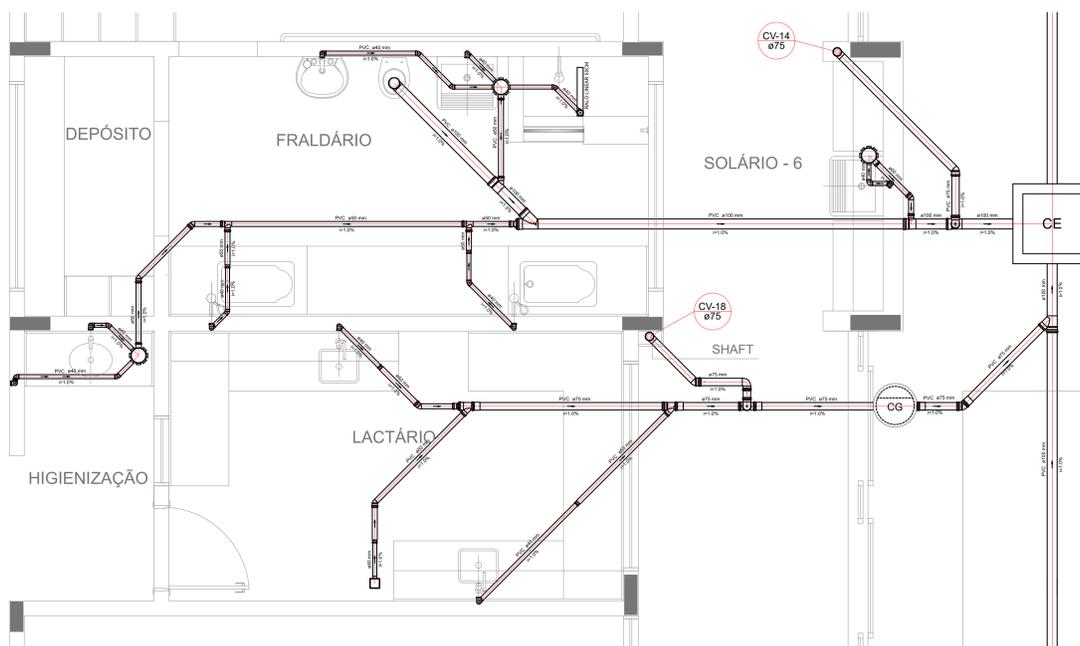

Detalhe S11
escala 1:25

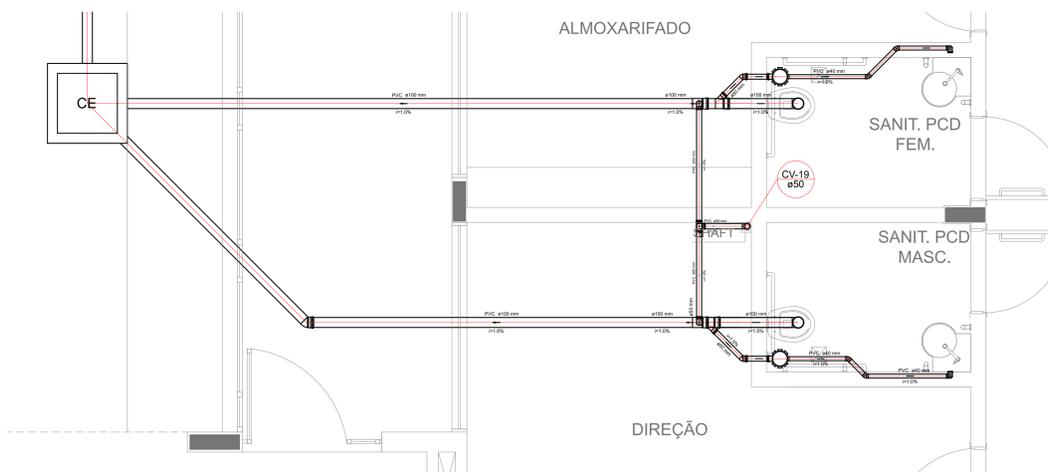

Detalhe S12
escala 1:25

NOTAS
 - OS PROJETOS DEVEM SER ADAPTADOS TÉCNICAMENTE CONFORME AS NECESSIDADES MUNICIPAIS;
 - PARA COLTA DOS DIJETES OBSERVAR POSTURAS MUNICIPAIS;
 - CASO SEJA NECESSÁRIA ELABORAÇÃO DE PROJETO DE FORÇA E SOMBRODO, ESTE FICARÁ A CARGO DO ENTE FEDERADO;
 - O ENTE FEDERADO DEVERÁ REALIZAR AS ALTERAÇÕES NECESSÁRIAS À REAPROVAÇÃO E APÓS ESTA, INCLUIR NO SISTEMA - SMIC - NOVO PROJETO E NOVA ART DO ENGENHEIRO RESPONSÁVEL PELAS ANEXAÇÕES;
 - EXECUTAR ESTE PROJETO JUNTAMENTE COM O PROJETO ESTRUTURAL;
 - ANTES DA CONCRETAGEM PREVER PASSAGEM PARA TUBAÇÕES DENTRO DOS LIMITES ESTABELECIDOS PELA NBR 618:2014;
 REFERÊNCIAS:
 - MEMORIAL DESCRITIVO E ESPECIFICAÇÕES TÉCNICAS

02	JANEIRO 2017	Atendimento à NBR 9000/2015; Alteração: quadro de áreas, fechamento frontal, sanitários infantis 1 e 2, altura da platibanda, mobiliário e equipamento, altura de candelos nos sanitários, var. dos perfis dos solários e altura da porta PM4.
01	JULHO 2016	Alteração paredes - shaft para tubulação hidráulica e detalhamento; alteração da altura da platibanda.
Nº	DATA	DESCRIÇÃO

CONTROLE DE REVISÕES

FNDE Fundo Nacional de Desenvolvimento da Educação
 Ministério da Educação

PROJETO PADRÃO - FNDE

PROPRIETÁRIO: PREFEITURA MUNICIPAL DE SORRISO
 ENDEREÇO: RUA DOS MOGNOIS, QUADRA 84, EQUIPAMENTO COMUNITÁRIO - JARDIM AURORA
 MUNICÍPIO - UF: SORRISO - MATO GROSSO


PROPRIETÁRIO: PREFEITURA MUNICIPAL DE SORRISO CNPJ: 03.239.076/0001-62
 RESP. TÉCNICO PELO PROJETO: KAREN CRISTINA ALCANTARA KLEIN CREA: 162960-Df

DLFO	CREA
	RA
OBSERVAÇÕES:	


PROGRAMA PROINFÂNCIA - PROJETO TIPO 1

COORDENADOR CGEST - Coordenação Geral de Infraestrutura Educacional		PLANTA DE ESGOTO SANITÁRIO DETALHES CONSTRUTIVOS DETALHES S09 AO S13 E TANQUE SÉPTICO		HEG
REVISÃO	ESCALA	PRANCHAS		
R-01	1/25	04/07		
R-02				
R-03	DATA EMISSÃO			
	JANEIRO/2017			


1 DETALHES
 ESCALA 1/25

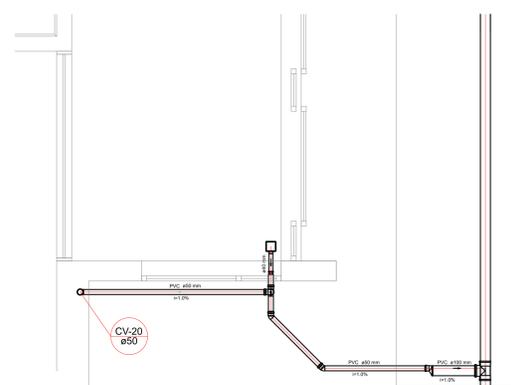

Detalhe S13
escala 1:25

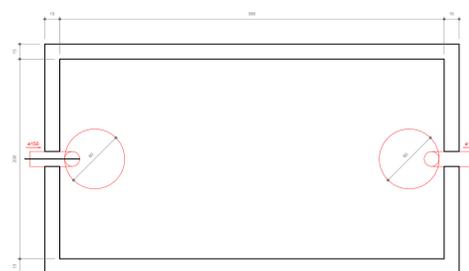

TANQUE SÉPTICO
 PLANTA BAIXA - ESC. 1:25

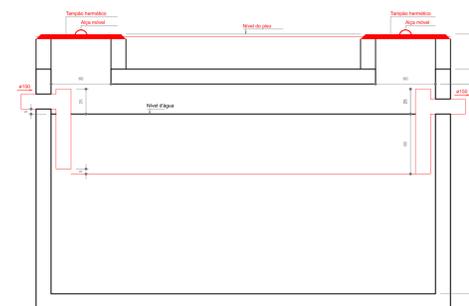

TANQUE SÉPTICO
 CORTE - ESC. 1:25