


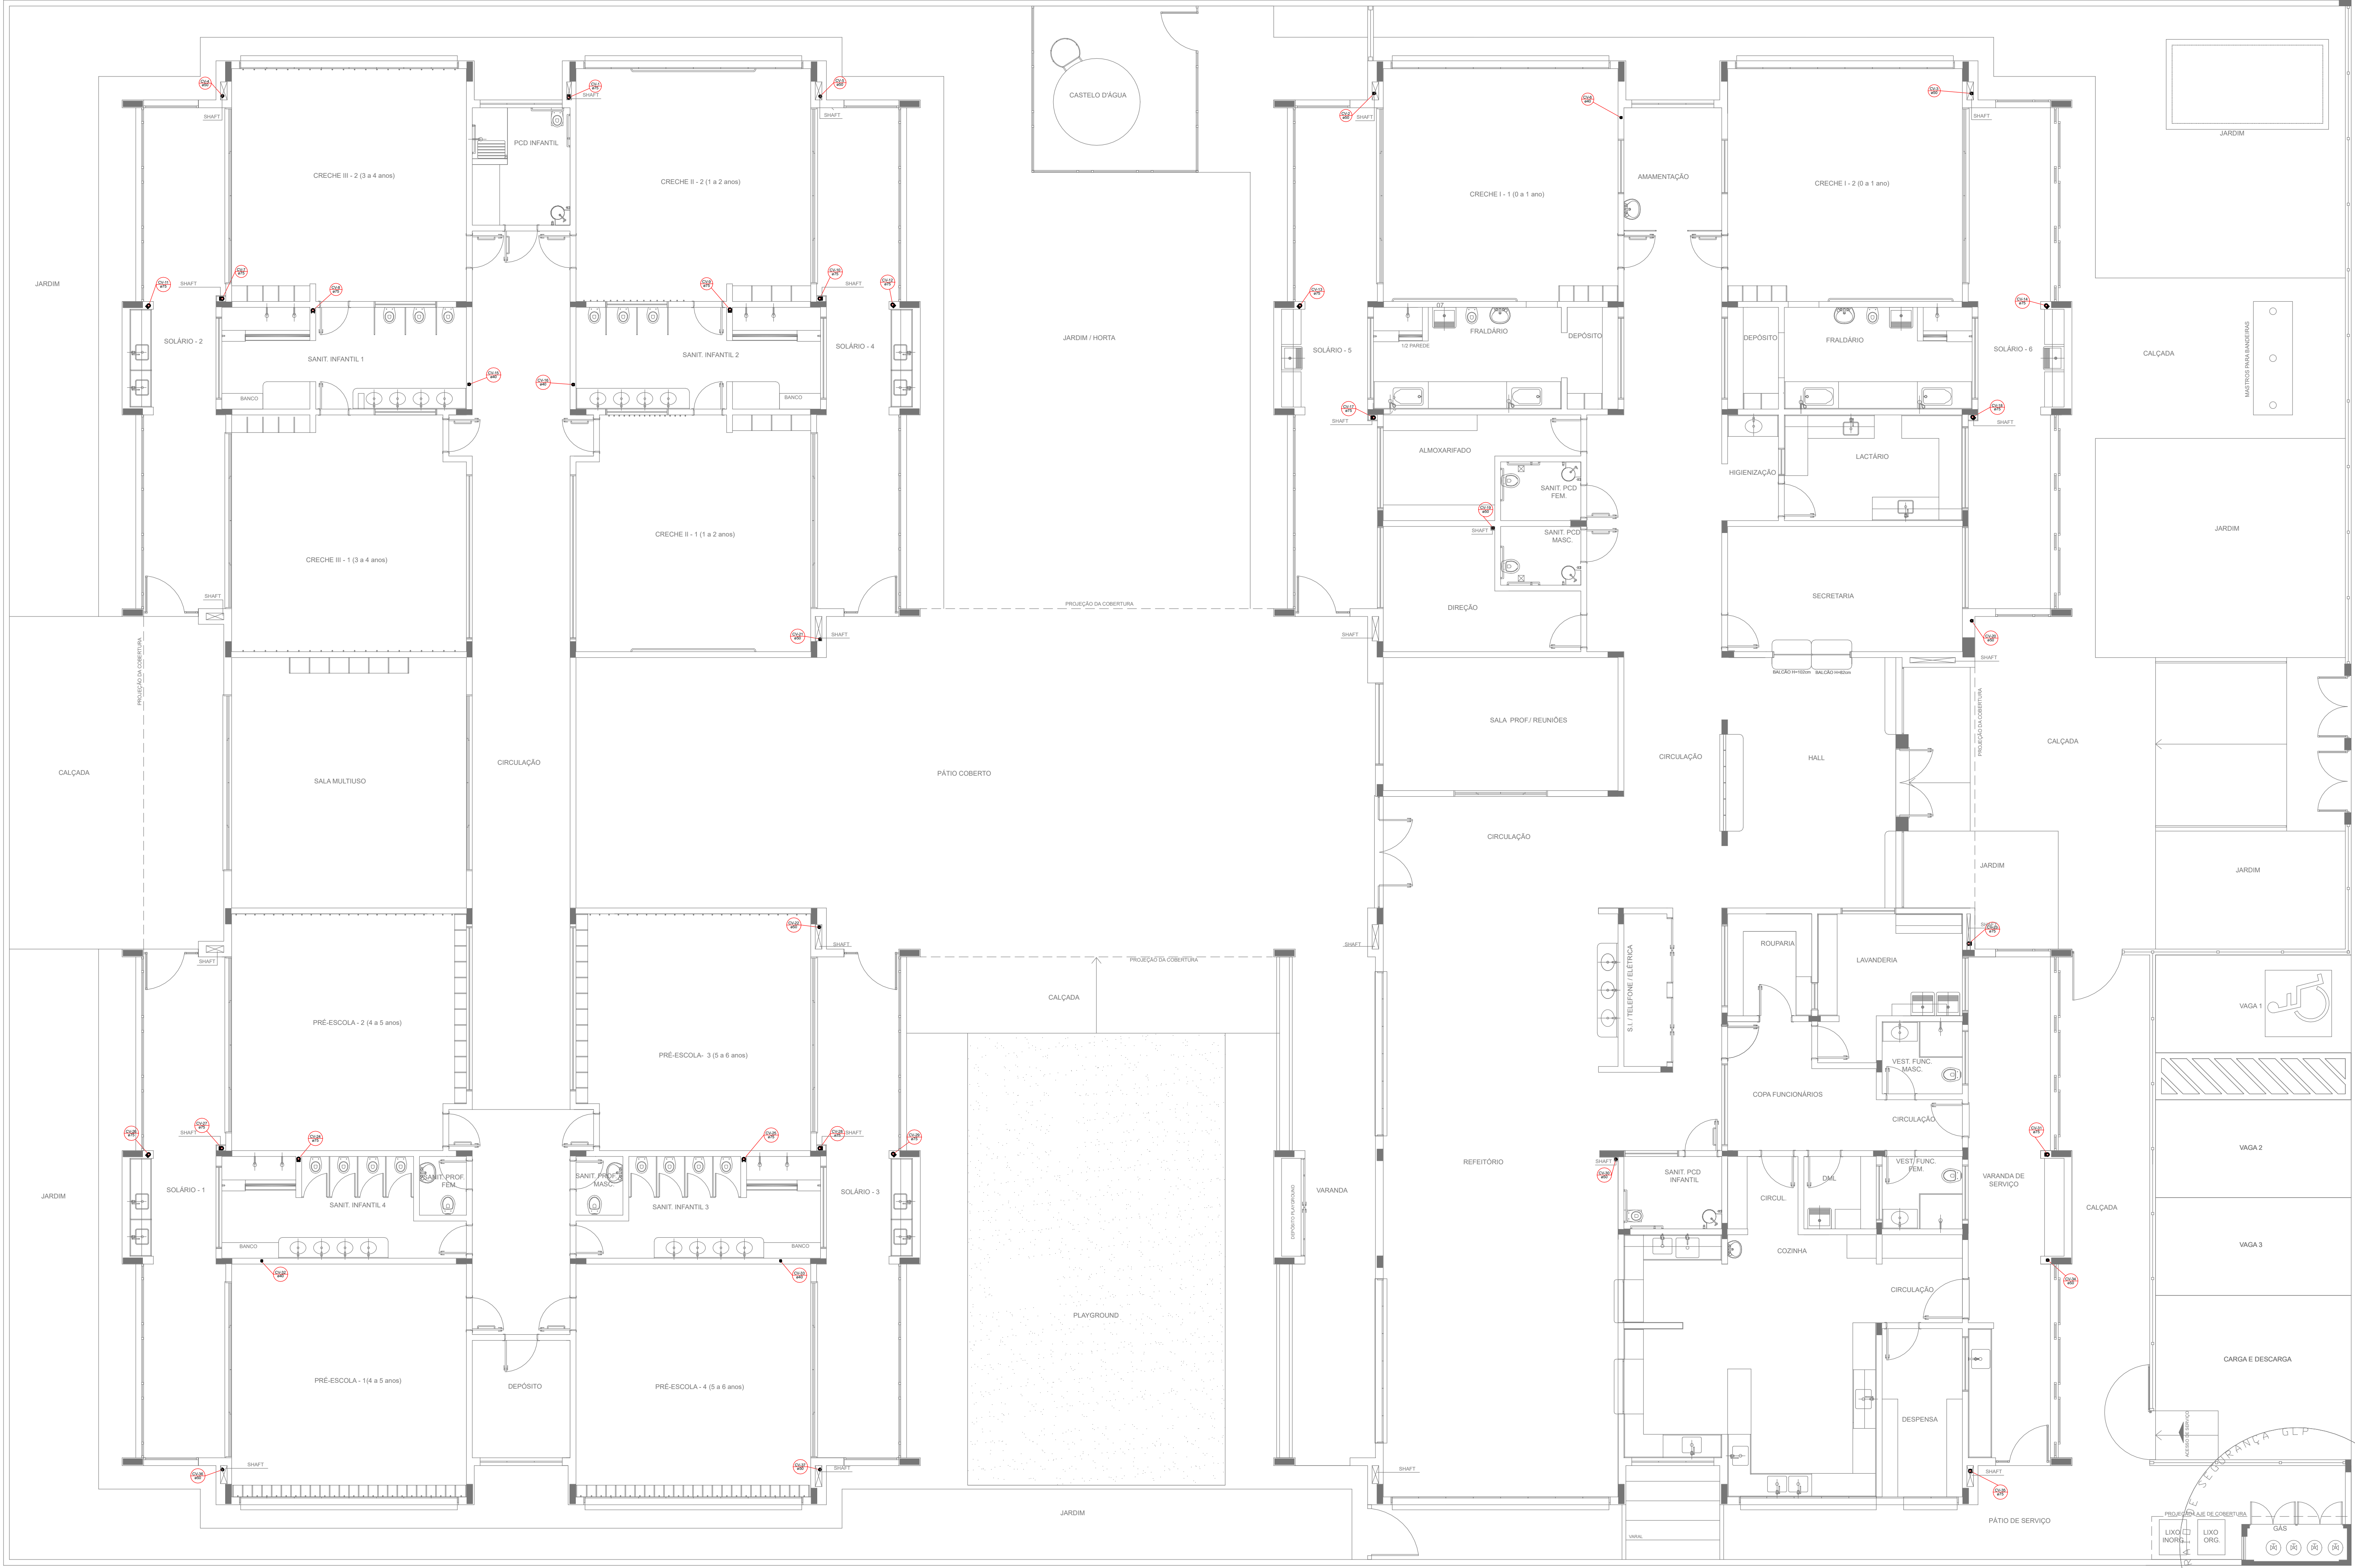

1 PLANTA BAIXA
ESCALA 1/75

LEGENDA	
	CAIXA DE INSPEÇÃO ESGOTO SIMPLES 60 x 60 cm
	CAIXA DE ESGOTO
	BUJA DE REDUÇÃO LONGA
	RALO SIFONADO
	RALO SECO
	RALO LINEAR 50CM
	JOELHO 45
	JOELHO 90
	JOELHO 90 - COLUNA
	CAIXA DE GORDURA
	CAIXA SIFONADA
	RAMAIS DE VENTILAÇÃO
	REDUÇÃO EXCÊNTRICA
	REDUÇÃO EXCÊNTRICA - SUPERIOR
	TÊ 45
	TÊ 90
	TÊ 90 COM REDUÇÃO
	JUNÇÃO SIMPLES

NOTAS

- OS PROJETOS DEVEM SER ADAPTADOS TÉCNICAMENTE CONFORME AS NECESSIDADES MUNICIPAIS;
- PARA COLETA DOS DEJETOS OBSERVAR POSTURAS MUNICIPAIS;
- CASO SEJA NECESSÁRIA ELABORAÇÃO DE PROJETO DE FOSSE E SUMIDOURO, ESTE FICARÁ A CARGO DO ENTE FEDERADO;
- O ENTE FEDERADO DEVERÁ REALIZAR AS ALTERAÇÕES NECESSÁRIAS À APROVAÇÃO E APOIS ESTA, INCLUIR NO SISTEMA - SIMC - NOVO PROJETO E NOVA ART DO ENGENHEIRO RESPONSÁVEL PELAS ADEQUAÇÕES;
- EXECUTAR ESTE PROJETO JUNTAMENTE COM O PROJETO ESTRUTURAL;
- ANTES DA CONCRETAGEM PREVER PASSAGEM PARA TUBULAÇÕES DENTRO DOS LIMITES ESTABELECIDOS PELA NBR 6153/2014.

REFERÊNCIAS:

- MEMORIAL DESCRITIVO E ESPECIFICAÇÕES TÉCNICAS

02	JANEIRO 2017	Atendimento à NBR 8559/ 2015. Alteração: quadro de áreas, fechamento frontal, sanitários infantis 1 e 2, altura da platibanda, mobiliário e equipamento, altura da cordena nos sanitários, cor dos portões dos solários e altura da porta PMA. Aumento do gradil e quadro de carga no canteiro de obras, de dutos hidráulicos e escurificadores pré-escola.
01	JULHO 2016	Alteração paredes - shaft para tubulação hidráulica e detalhamento: alteração da altura da platibanda.
Nº	DATA	DESCRIÇÃO
CONTROLE DE REVISÕES		

FNDE Fundo Nacional de Desenvolvimento da Educação		Ministério da Educação
PROJETO PADRÃO - FNDE		
PROPRIETÁRIO: : PREFEITURA MUNICIPAL DE SORRISO		
ENDEREÇO: RUA DOS MONJOS, QUADRA 84, EQUIPAMENTO COMUNITÁRIO – JARDIM AURORA		
MUNICÍPIO – UF: SORRISO – MATO GROSSO		
PROPRIETÁRIO PREFEITURA MUNICIPAL DE SORRISO CNPJ: 03.239.076/0001-62		
RESP. TÉCNICO PELO PROJETO : KAREN CRISTINA ALCANTARA KLEIN CRE: A182960-BF		
DLFO	CREA	
	RA	
OBSERVAÇÕES:		
PROGRAMA PROINFÂNCIA - PROJETO TIPO 1		
PROJETO DE INSTALAÇÕES		
COORDENAÇÃO CGEST - Coordenação Geral de Infraestrutura Educacional	PLANTA DE ESGOTO SANITÁRIO PONTOS DE VENTILAÇÃO PLANTA DE COBERTURA	HEG
FORMATO (1050X584)	REVISÃO R:01 R:02 R:03	ESCALA 1/75 DATA EMISSÃO JANEIRO/2017
		FRANCHA 07/07