


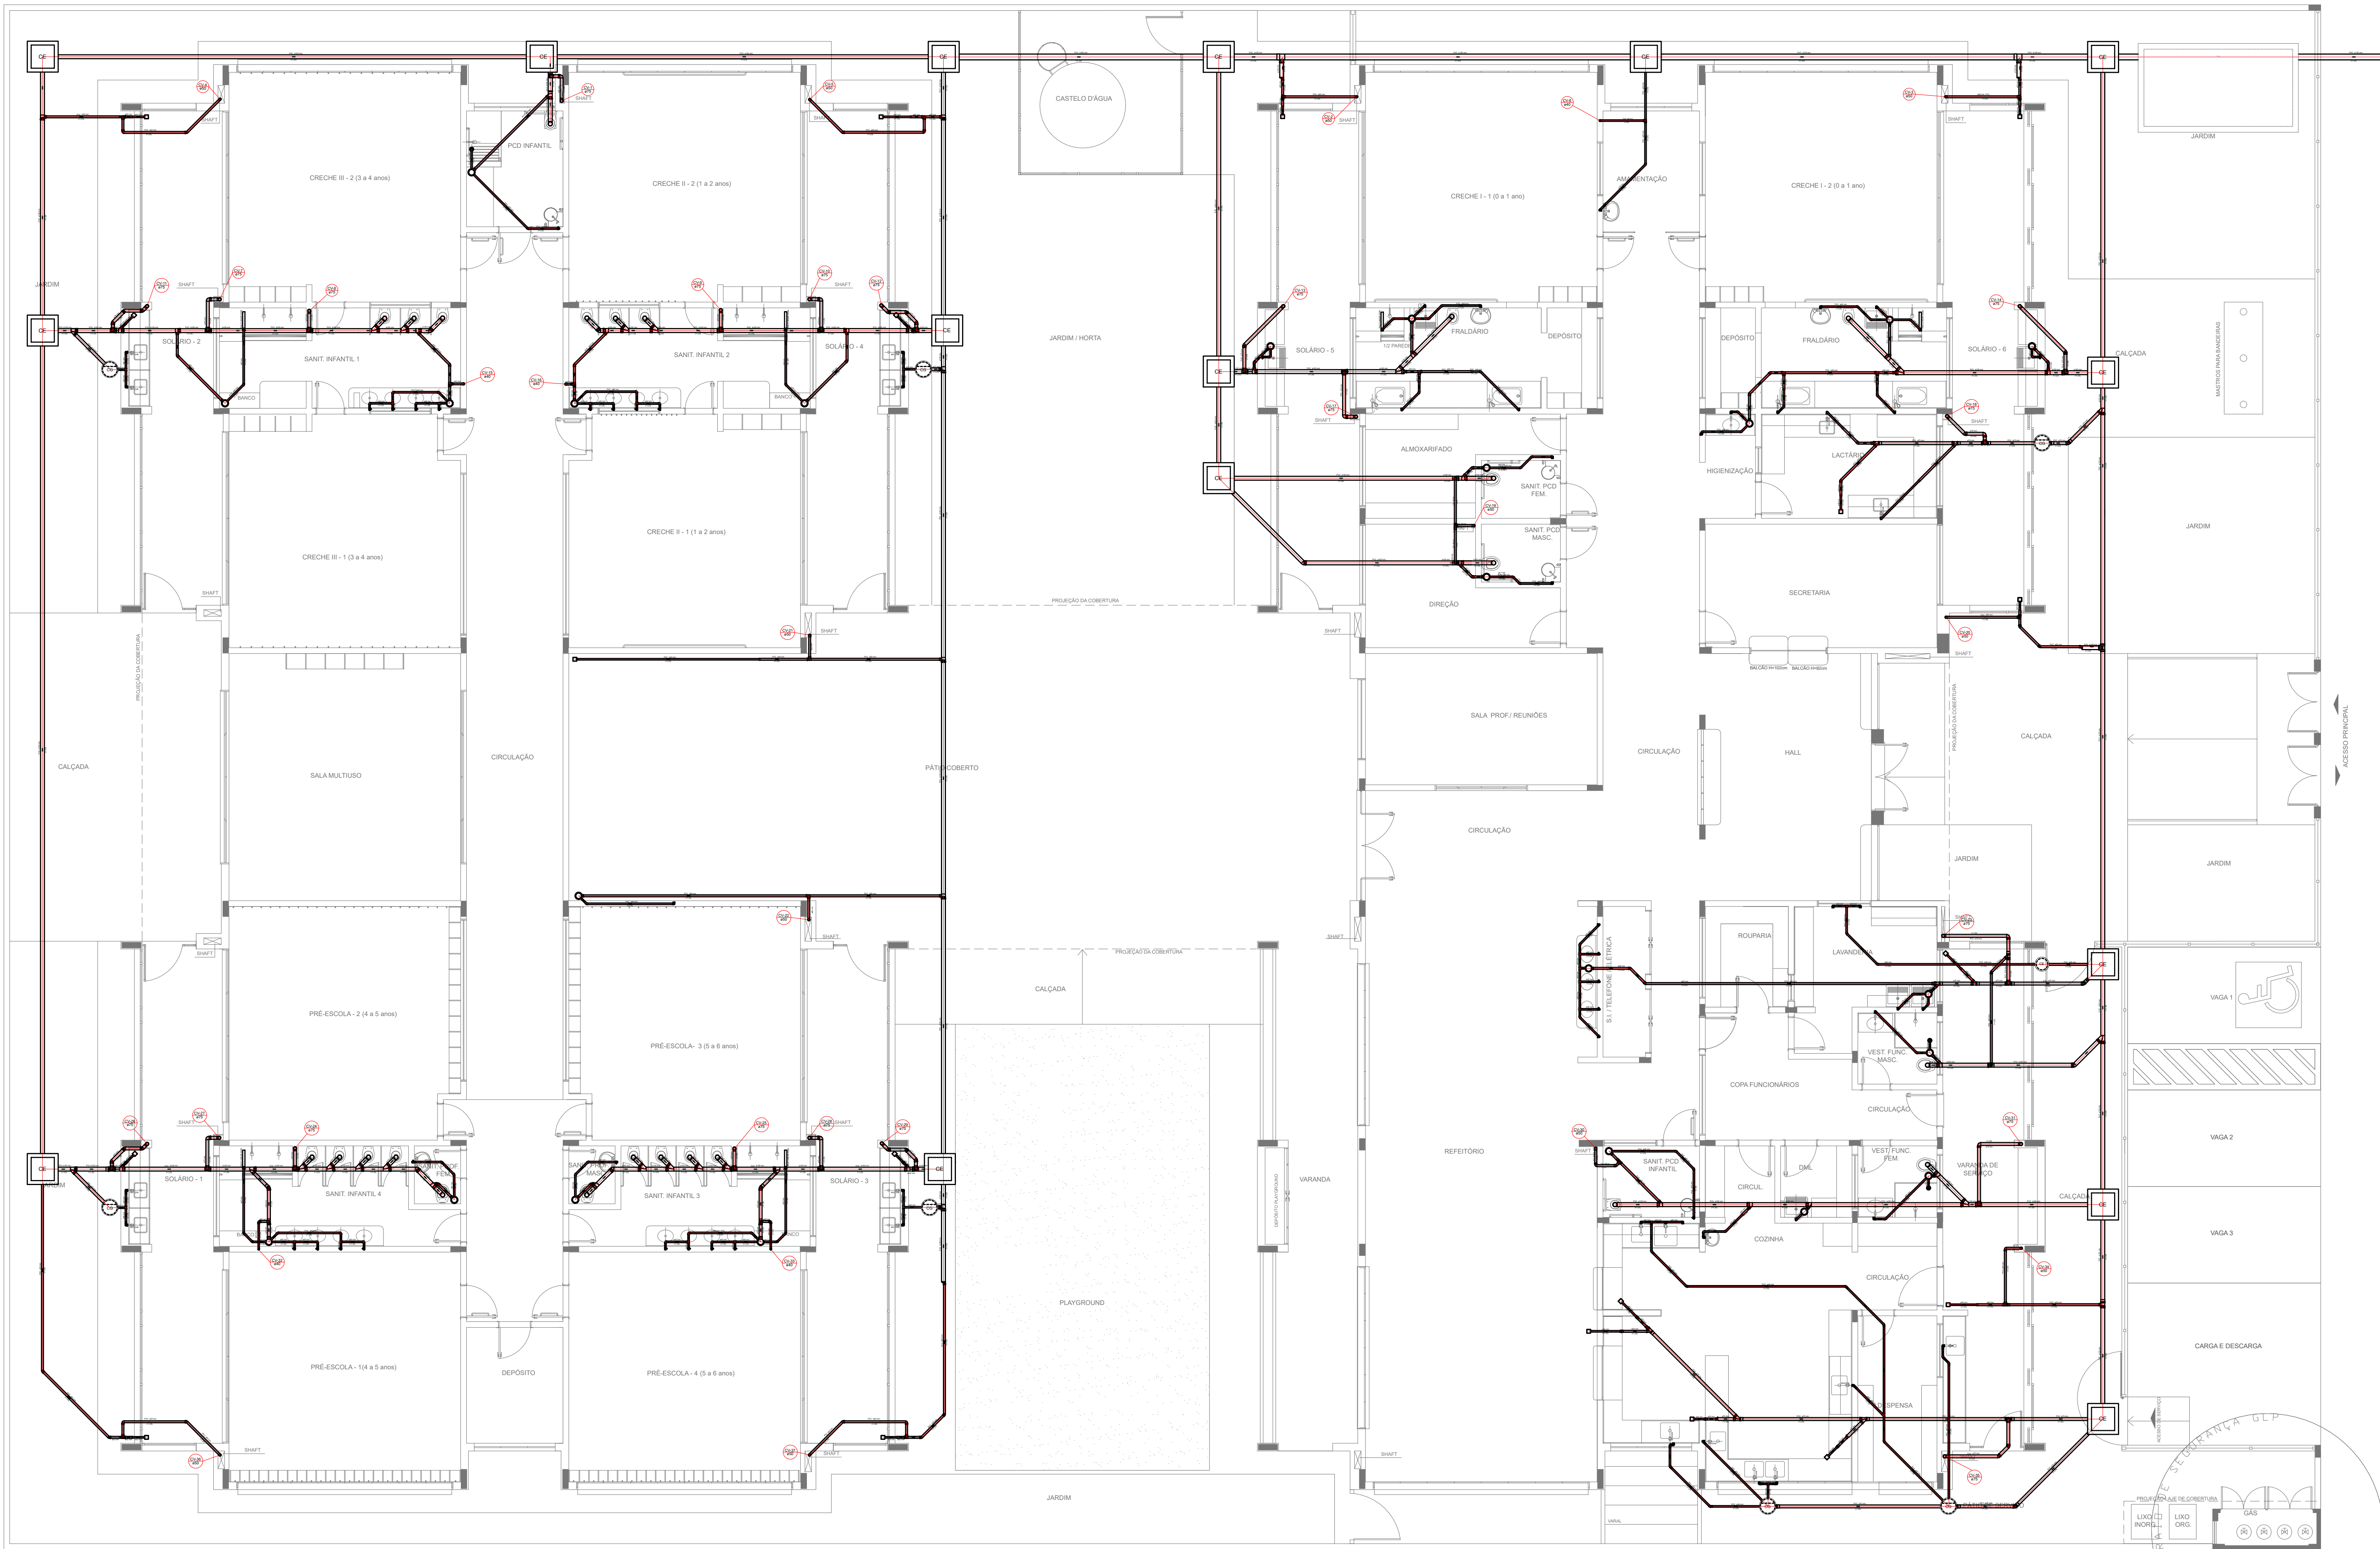

1 PLANTA BAIXA
ESCALA 1/75

LEGENDA	
	CAIXA DE INSPEÇÃO ESGOTO SIMPLES 60 x 60 cm
	CAIXA DE ESGOTO
	BUCHA DE REDUÇÃO LONGA
	RALO SIFONADO
	RALO SECO
	RALO LINEAR 500CM
	JOELHO 45
	JOELHO 90
	JOELHO 90- COLUNA
	CAIXA DE GORDURA
	CAIXA SIFONADA
	RAMAIS DE VENTILAÇÃO
	REDUÇÃO EXCÊNTRICA
	REDUÇÃO EXCÊNTRICA - SUPERIOR
	TÊ 45
	TÊ 90
	TÊ 90 COM REDUÇÃO
	JUNÇÃO SIMPLES

NOTAS

- OS PROJETOS DEVEM SER ADAPTADOS TECNICAMENTE CONFORME AS NECESSIDADES MUNICIPAIS;
- PARA COLETA DOS DEJETOS OBSERVAR POSTURAS MUNICIPAIS;
- CASO SEJA NECESSÁRIA ELABORAÇÃO DE PROJETO DE FOSSE E SUMIDOURO, ESTE FICARÁ A CARGO DO ENTE FEDERADO;
- O ENTE FEDERADO DEVERÁ REALIZAR AS ALTERAÇÕES NECESSÁRIAS À APROVAÇÃO E APOIS ESTA, INCLUIR NO SISTEMA - SIMEC - NOVO PROJETO E NOVA ART DO ENGENHEIRO RESPONSÁVEL PELAS ADEQUAÇÕES;
- EXECUTAR ESTE PROJETO JUNTAMENTE COM O PROJETO ESTRUTURAL;
- ANTES DA CONCRETAGEM PREVER PASSAGEM PARA TUBULAÇÕES DENTRO DOS LIMITES ESTABELECIDOS PELA NBR 6150:2014.

REFERÊNCIAS

- MEMORIAL DESCRITIVO E ESPECIFICAÇÕES TÉCNICAS

Atendimento à NBR 9050: 2015.
Atenção: quadro de áreas, fechamento frontal, sanitários infantis 1 e 2, altura da platibanda, mobiliário e equipamento, altura da corda nos sanitários, cor dos painéis dos sanitários e altura da porta PMA.
Atenção: do gradil e quadro de carga no canteiro de obras, de fluxos hídricos e escurtos pré-escala.

02 JANEIRO 2017

01 JULHO 2016

Nº DATA DESCRIÇÃO

CONTROLE DE REVISÕES

FNDE Fundo Nacional de Desenvolvimento da Educação		Ministério da Educação	
PROJETO PADRÃO - FNDE			
PROPRIETÁRIO: : PREFEITURA MUNICIPAL DE SORRISO			
ENDEREÇO: RUA DOS MONJOS, QUADRA 84, EQUIPAMENTO COMUNITÁRIO – JARDIM AURORA			
MUNICÍPIO – UF: SORRISO – MATO GROSSO			
PROPRIETÁRIO: PREFEITURA MUNICIPAL DE SORRISO CNPJ: 03.239.076/0001-62			
RESP. TÉCNICO PELO PROJETO: KAREN CRISTINA ALCANTARA KLEIN CREA: 182960-BF			
DLFO		CREA	
		RA	
OBSERVAÇÕES:			
PROGRAMA PROINFÂNCIA - PROJETO TIPO 1			
PROJETO DE INSTALAÇÕES			
COORDENAÇÃO COEST - Coordenação Geral de Infraestrutura Educativa	PLANTA DE ESGOTO SANITÁRIO LANÇAMENTO DA REDE PLANTA DO TERREO	HEG	
FORMATO (1050x584)	REVISÃO R:01 R:02 R:03	ESCALA 1/75 DATA EMISSÃO JANEIRO/2017	FRANCHA 01/07