


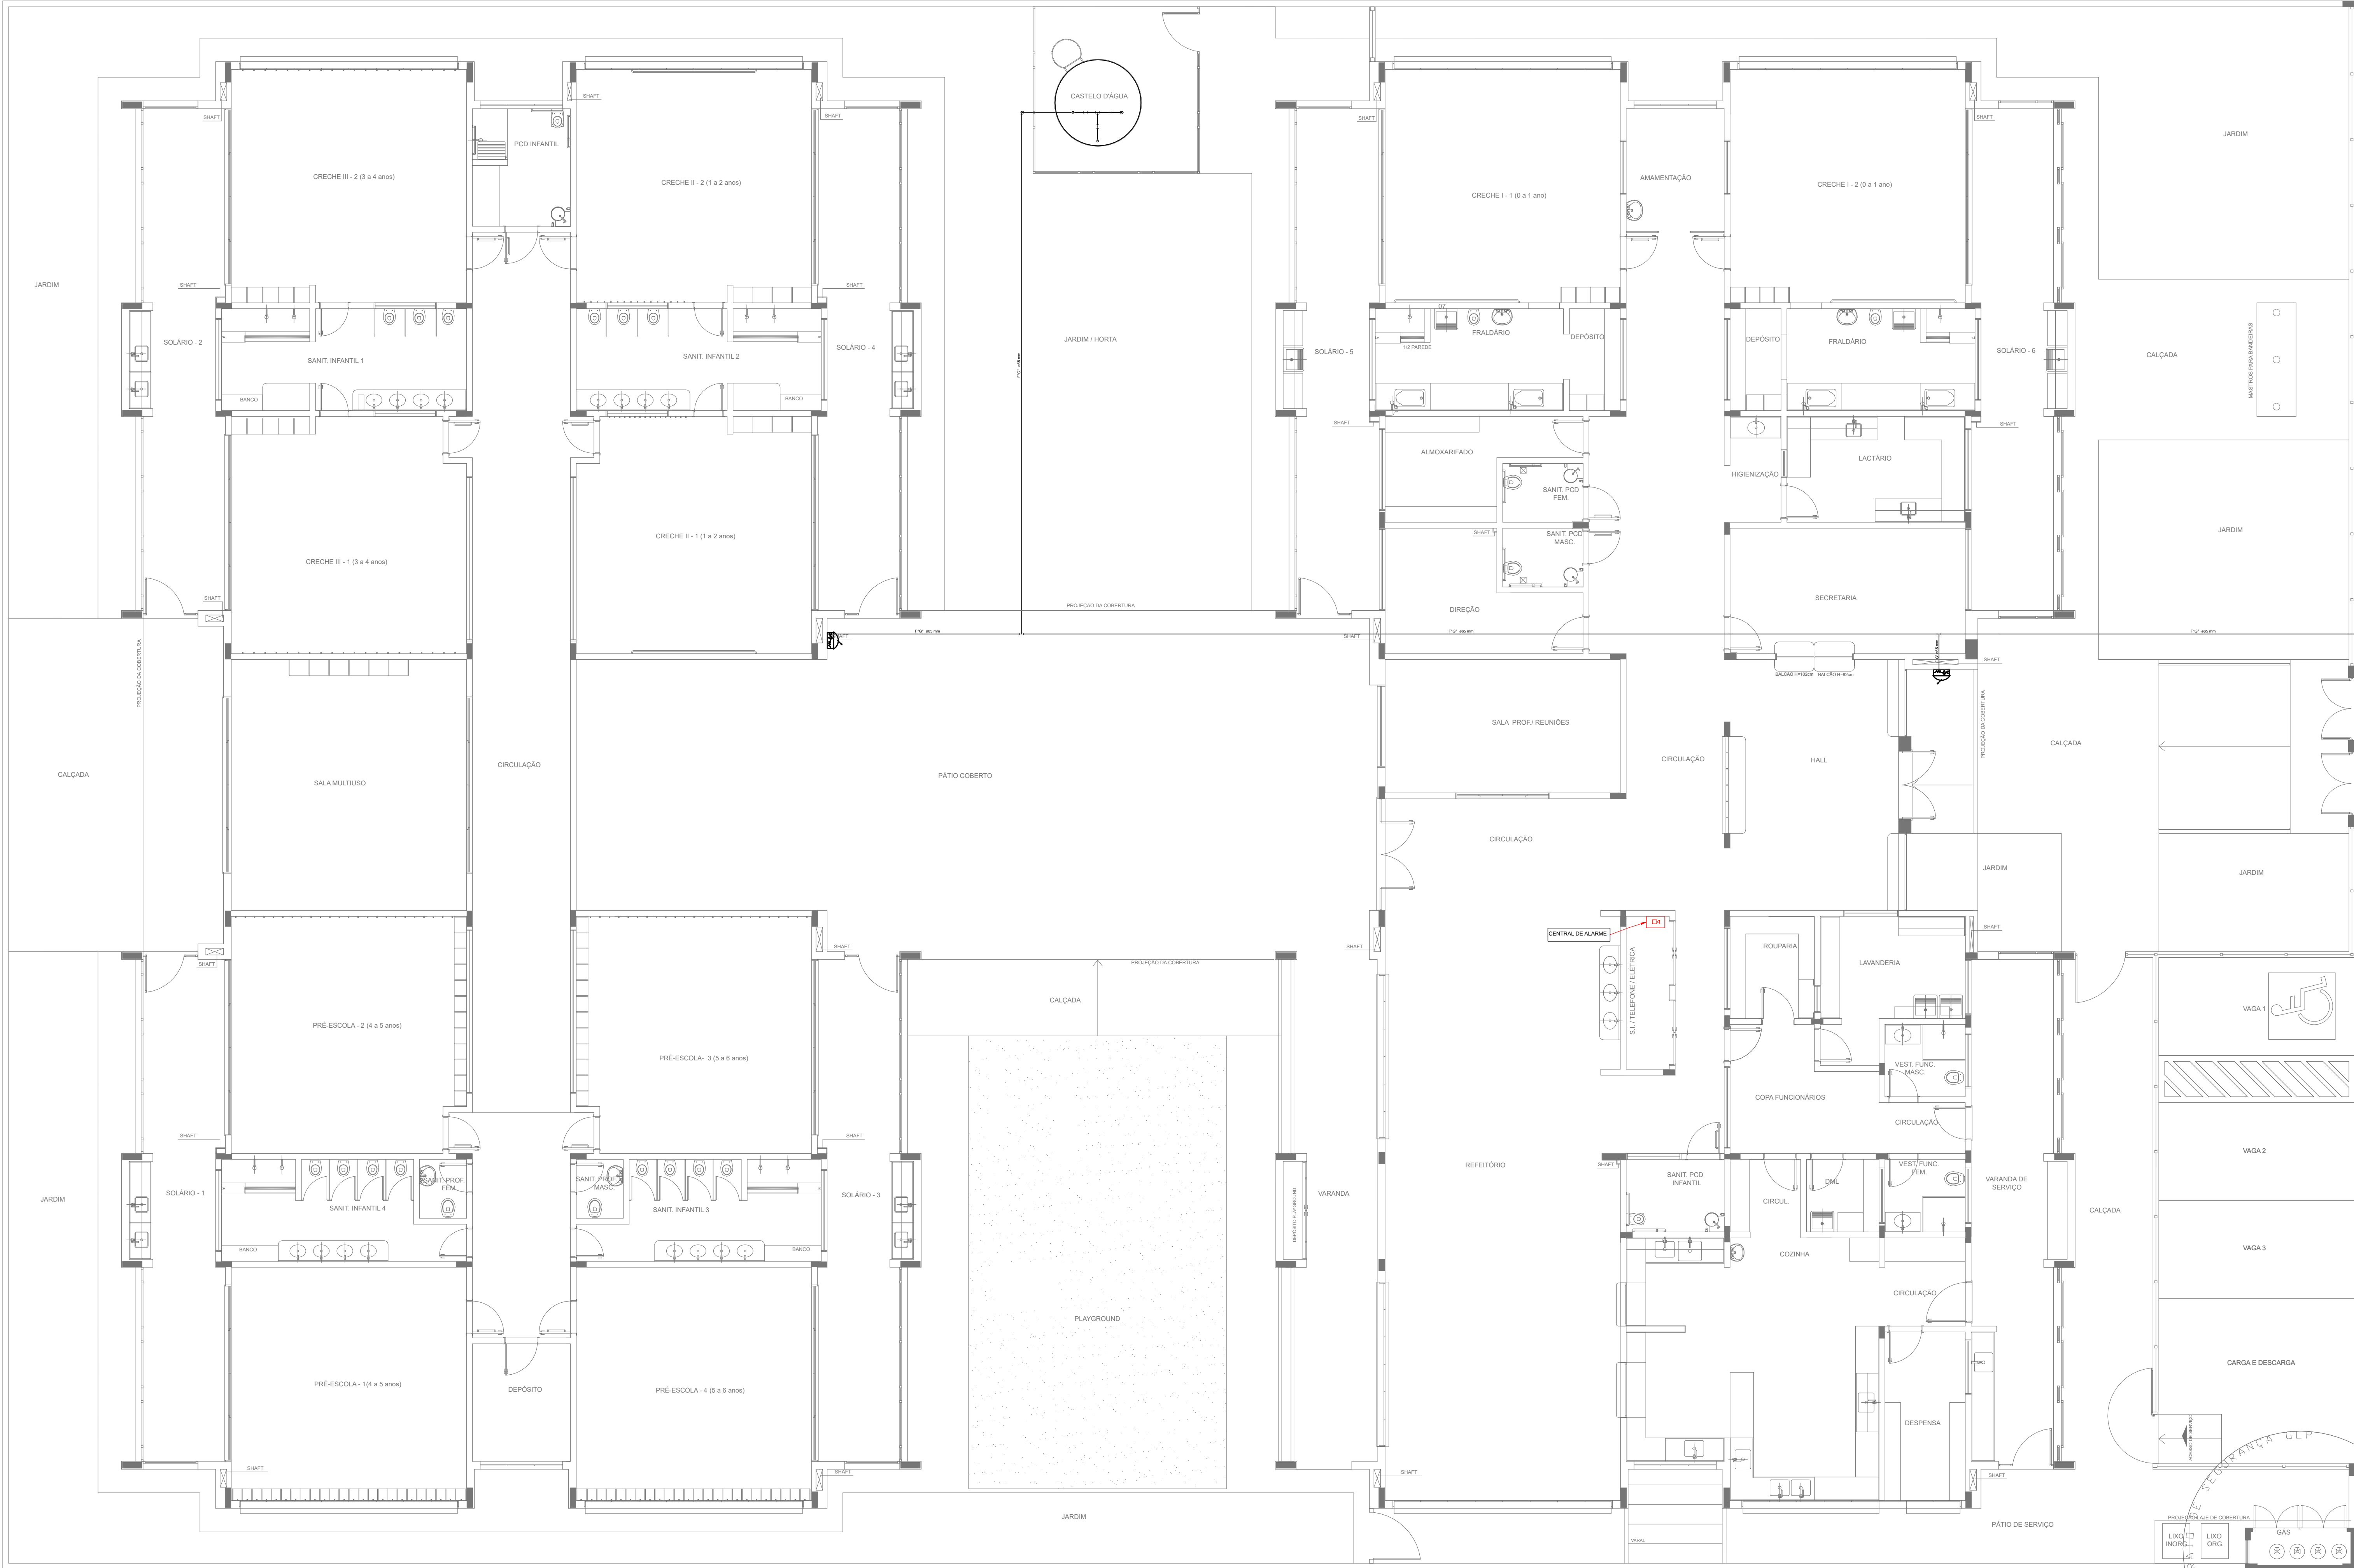

LEGENDA	
	HIDRANTE SIMPLES
	HIDRANTE DE PASSEIO
DH	CENTRAL DE ALARME
	EXTINTOR PORTÁTIL C/ CARGA DE PÓ ABC C/ CAPACIDADE EXTINTORA 3-4-20-B-C 8kg
	EXTINTOR PORTÁTIL C/ CARGA DE DÍÓXIDO DE CARBONO COM CAPACIDADE EXTINTORA 5-B-C - 8kg
	PONTO DE ILUMINAÇÃO DE EMERGÊNCIA DE ACLARAMENTO - BLOCO AUTÔNOMO DE LED

NOTAS:

- OS PROJETOS DEVEM SER ADAPTADOS TECNICAMENTE CONFORME AS EXIGÊNCIAS DO CORPO DE BOMBEIROS ESTADUAL;
- OS ENTRE FERRANDO DEVERÁ REALIZAR AS ADAPTAÇÕES NECESSÁRIAS À APROPRIAÇÃO E APOIS ESTA, INCLUIR NO SISTEMA - SIMEC - NOVO PROJETO E NOVA ART DO ENGENHEIRO RESPONSÁVEL PELAS ADEQUAÇÕES;
- EXCETO ESTE PROJETO JUNTAMENTE COM O PROJETO ESTRUTURAL;
- ANTES DA CONCRETAGEM PREVER PASSAGEM PARA AS TUBULAÇÕES DENTRO DOS LIMITES ESTABELECIDOS PELA NBR 9176/2014;
- A TUBULAÇÃO DEVERÁ SER EM FERRO MALEÁVEL CLASSE 10;
- CASO HAJA ALTERAÇÃO NO POSICIONAMENTO E/OU QUANTITATIVO DOS EXTINTORES DEVERÁ SER REALIZADA ALTERAÇÃO DO PROJETO DE ALERTEAMENTO NOTAS ACESSÍVEIS.

REFERÊNCIAS:

- MEMORIAL DESCRITIVO E ESPECIFICAÇÕES TÉCNICAS

02	JANEIRO 2017	Alteração: quarto de banho, fechamento frontal, sanitários infantis 1 e 2, altura de platibanda, mobiliário e equipamento, altura da corcova nos sanitários, cor dos portões dos solários e altura da porta PM4.
01	JULHO 2016	Alteração paredes - shaft para tubulação hidráulica e detalhamento; alteração da altura da platibanda.
Nº	DATA	DESCRIÇÃO
CONTROLE DE REVISÕES		

FNDE Fundo Nacional de Desenvolvimento da Educação		Ministério da Educação	
PROJETO PADRÃO - FNDE			
PROPRIETÁRIO: : PREFEITURA MUNICIPAL DE SORRISO			
ENDEREÇO: RUA DOS MONJOS, QUADRA 84, EQUIPAMENTO COMUNITÁRIO – JARDIM AURORA			
MUNICÍPIO – UF:SORRISO– MATO GROSSO			
PROPRIETÁRIO PREFEITURA MUNICIPAL DE SORRISO CNPJ: 03.239.076/0001-62			
RESP. TÉCNICO PELO PROJETO : KAREN CRISTINA ALCANTARA KLEIN CREA:182960-BF			
DLFO		CREA	
		RA	
OBSERVAÇÕES:			
PROGRAMA PROINFÂNCIA - PROJETO TIPO 1			
PROJETO DE INSTALAÇÕES			
COORDENAÇÃO CGEST - Coordenação Geral de Infraestrutura Educacional		PLANTA DE COMBATE A INCENDIO LANÇAMENTO DA REDE DE HIDRANTES PLANTA BAIXA TERREO	
REVISÃO R:01 R:02 R:03		ESCALA 1/75 DATA EMISSÃO JANEIRO/2017	
FORMATO (1050X584)		FRANCHA 01/05	

1 PLANTA BAIXA
ESCALA 1/75