


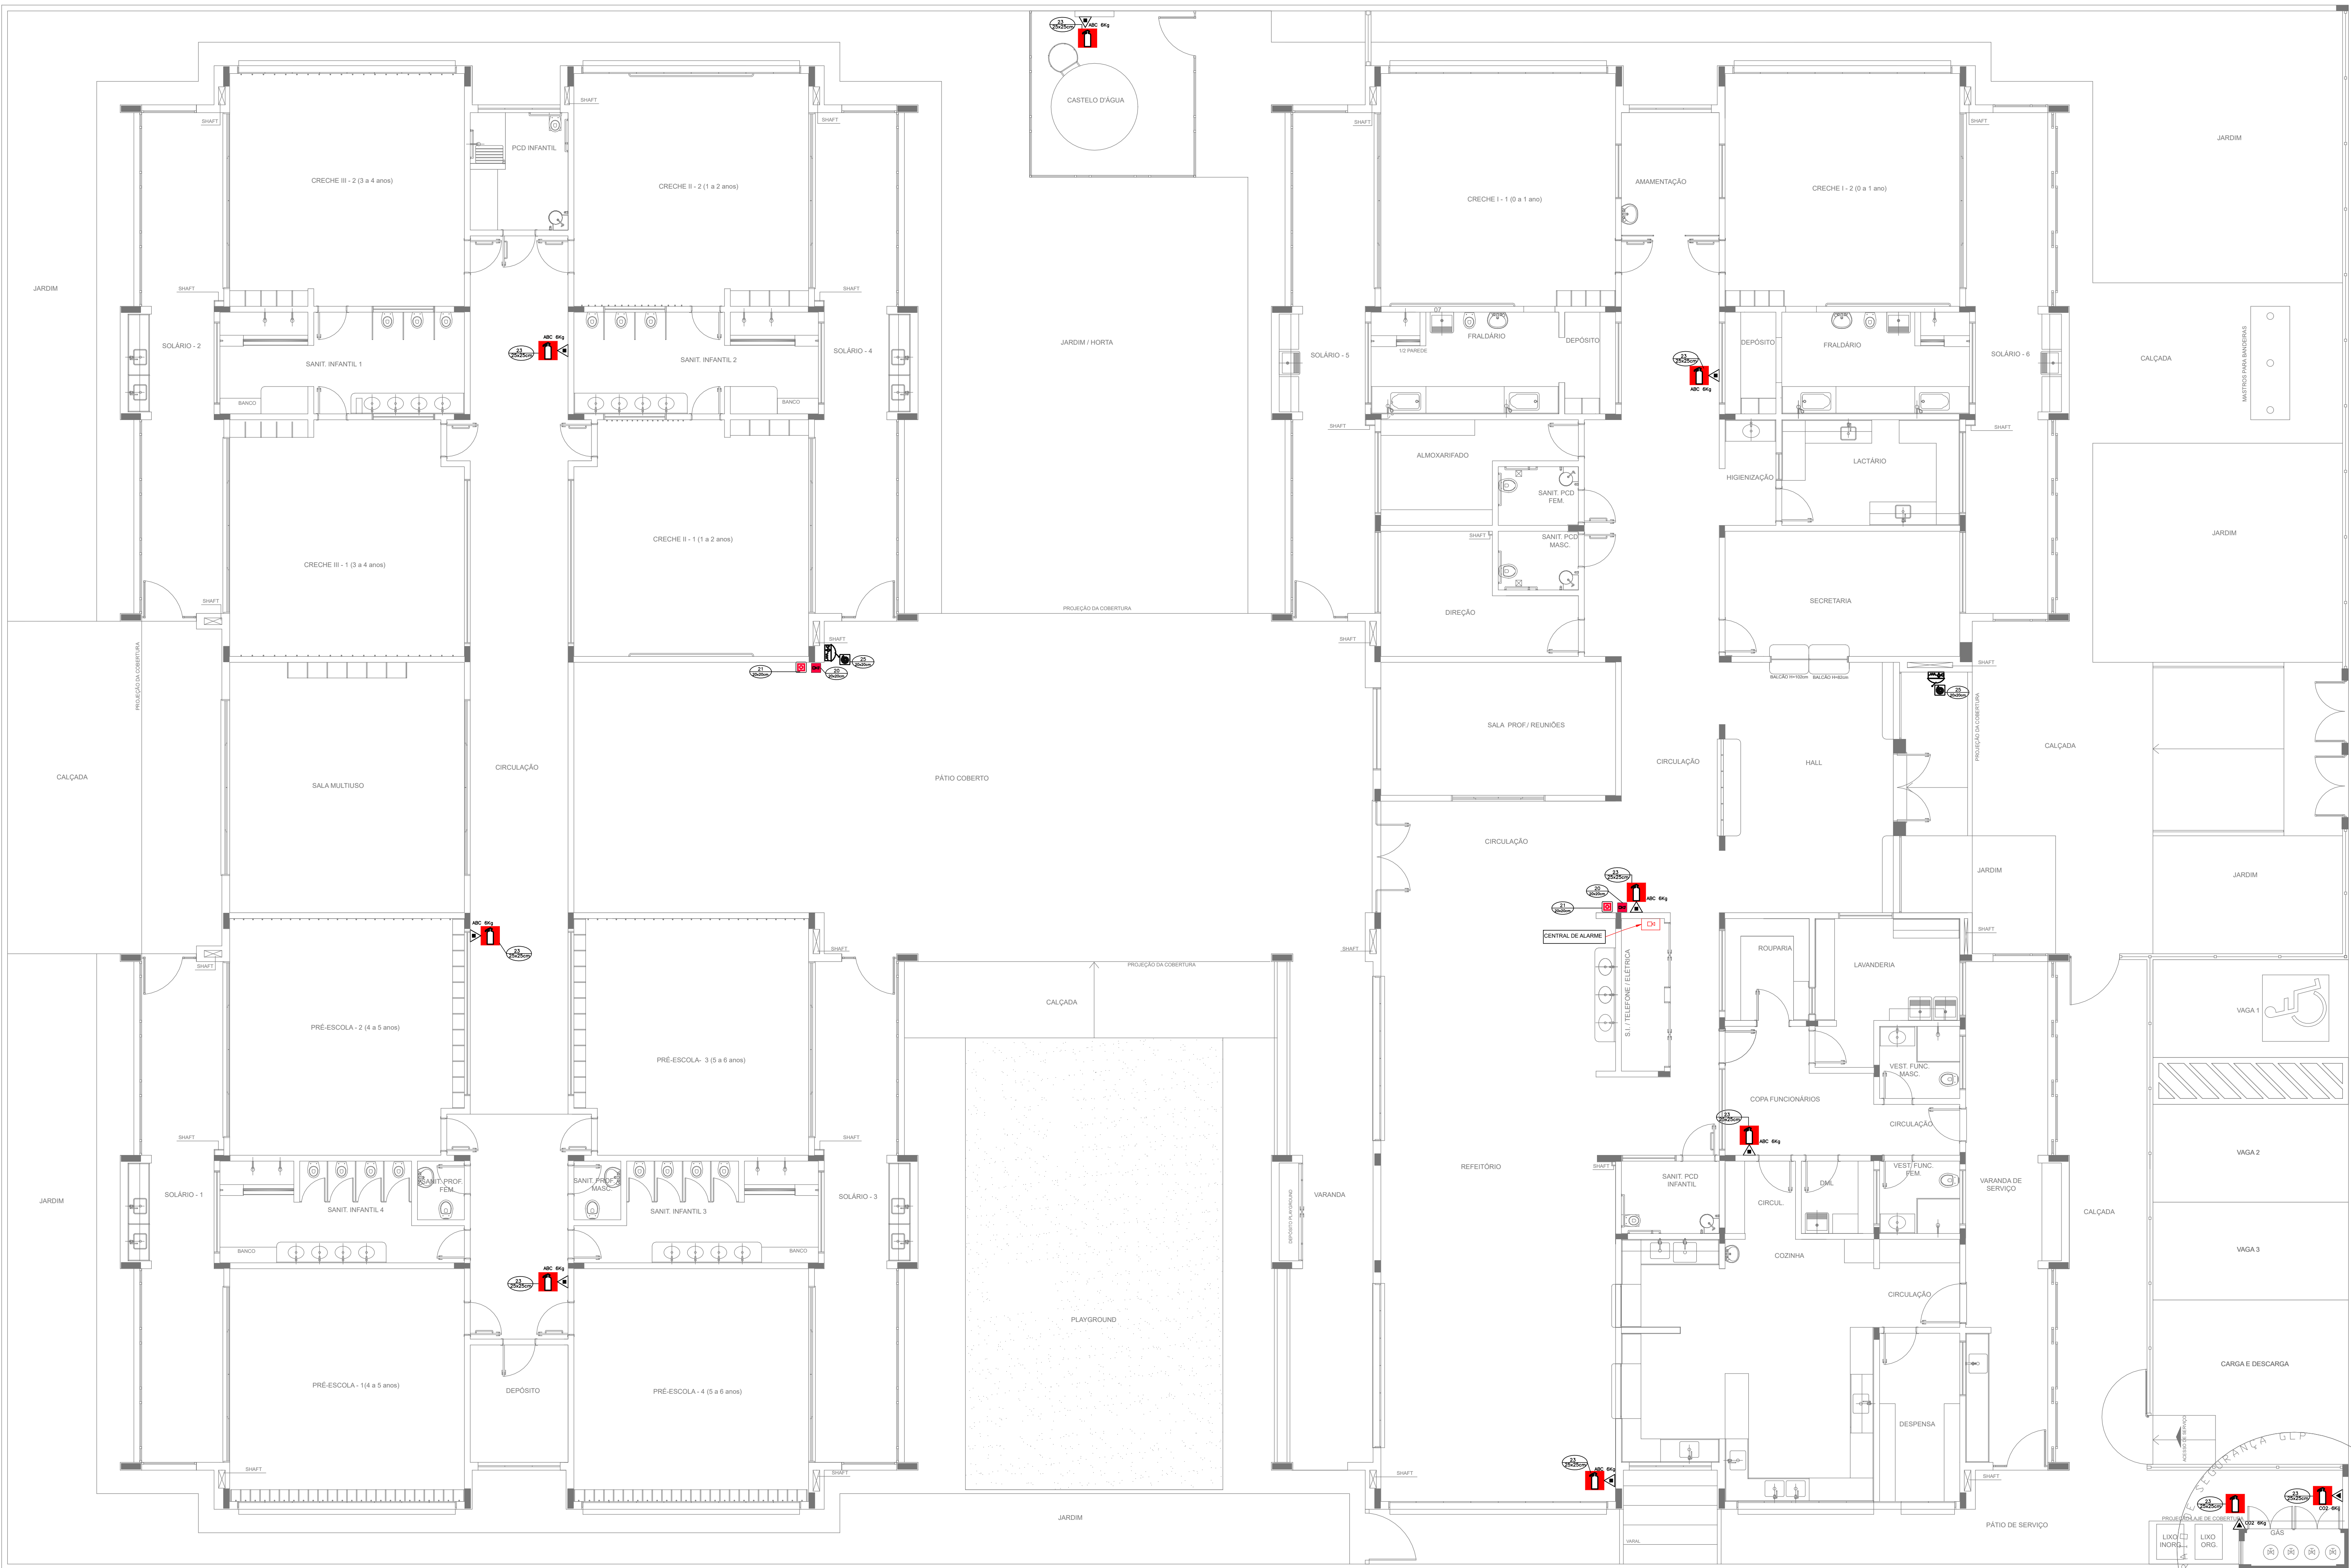

1 PLANTA BAIXA
ESCALA 1/75

SIMBOLOGIA DE SINALIZAÇÃO - NBR 13434-2 - ITEM 5.3 e 5.4 DA ABNT				
CÓDIGO	SÍMBOLO	SIGNIFICADO	FORMA E COR	APLICAÇÃO
20		ALARME SONORO	SÍMBOLO: QUADRADO FUNDO - VERMELHO MENSAGEM: "ALARME MANUAL" FOTOLUMINESCENTE, COM ALTURA DE LETRA, SEMPRE >50	INDICAÇÃO DO LOCAL DE INSTALAÇÃO DO ALARME DE INCÊNDIO
21		COMANDO MANUAL DE ALARME OU BOMBA DE INCÊNDIO	SÍMBOLO: QUADRADO FUNDO - VERMELHO MENSAGEM: "ALARME MANUAL" FOTOLUMINESCENTE, COM ALTURA DE LETRA, SEMPRE >50	PONTO DE AÇIONAMENTO DE ALARME DE INCÊNDIO OU BOMBA DE INCÊNDIO DEVE SER SEMPRE ACOMPANHADO DE UMA MENSAGEM ESCRITA, DESIGNANDO O EQUIPAMENTO AÇIONADO POR AQUELE PONTO
23		EXTINTOR DE INCÊNDIO	SÍMBOLO: QUADRADO FUNDO - VERMELHO MENSAGEM: "EXTINTOR DE INCÊNDIO" FOTOLUMINESCENTE	INDICAÇÃO DE LOCALIZAÇÃO DOS EXTINTORES DE INCÊNDIO
25		ABRIGO DE MANGUEIRA E HIDRANTE	SÍMBOLO: QUADRADO FUNDO - VERMELHO MENSAGEM: "ABRIGO DE MANGUEIRA E HIDRANTE" FOTOLUMINESCENTE	INDICAÇÃO DE ABRIGO DA MANGUEIRA DE INCÊNDIO COM HIDRANTE NO SEU INTERIOR

LEGENDA	
	CENTRAL DE ALARME
	EXTINTOR PORTÁTIL C/ CARGA DE PÓ ABC C/ CAPACIDADE EXTINTORA 2-A-20-B-C 6kg
	EXTINTOR PORTÁTIL C/ CARGA DE DÍÓXIDO DE CARBONO COM CAPACIDADE EXTINTORA 5-A-B-C 6kg

02	JANEIRO 2017	Atendimento à NBR 9050: 2015. Atuação: quadro de áreas, fechamento frontal, sanitários infantis 1 e 2, altura da plataforma, mobiliário e equipamento, altura da corrimão nos sanitários, cor dos pontos dos solários e altura da porta PMA.
01	JULHO 2016	Atuação: do gradil e quadro de carga no castelo d'água, de dutos hidráulicos e sanitários pré-escola.
Nº	DATA	Atuação: paredes - shaft para tubulação hidráulica e detalhamento: alteração da altura da plataforma.
CONTROLE DE REVISÕES		

FNDE Fundo Nacional de Desenvolvimento da Educação		Ministério da Educação
PROJETO PADRÃO - FNDE		
PROPRIETÁRIO: PREFEITURA MUNICIPAL DE SORRISO		
ENDEREÇO: RUA DOS MOGINS, QUADRA 84, EQUIPAMENTO COMUNITÁRIO - JARDIM AURORA		
MUNICÍPIO - UF: SORRISO - MATO GROSSO		
PROPRIETÁRIO: PREFEITURA MUNICIPAL DE SORRISO CNPJ: 03.239.076/0001-62		
RESP. TÉCNICO PELO PROJETO: KAREN CRISTINA ALCANTARA KLEIN CREA: 182960-DF		
DLFO	CREA	
	RA	
OBSERVAÇÕES:		
PROGRAMA PROINFÂNCIA - PROJETO TIPO 1		
PROJETO DE INSTALAÇÕES		
COORDENAÇÃO CGEST - Coordenação Geral de Infraestrutura Educativa	PLANTA DE COMBATE A INCÊNDIO EXTINTOR DE INCÊNDIO PLANTA BAIXA TERREO	HIN
FORMATO (1050X584)	REVISÃO R:01 R:02 R:03	ESCALA 1/75 DATA EMISSÃO JANEIRO/2017
		FRANCHA 05/05