




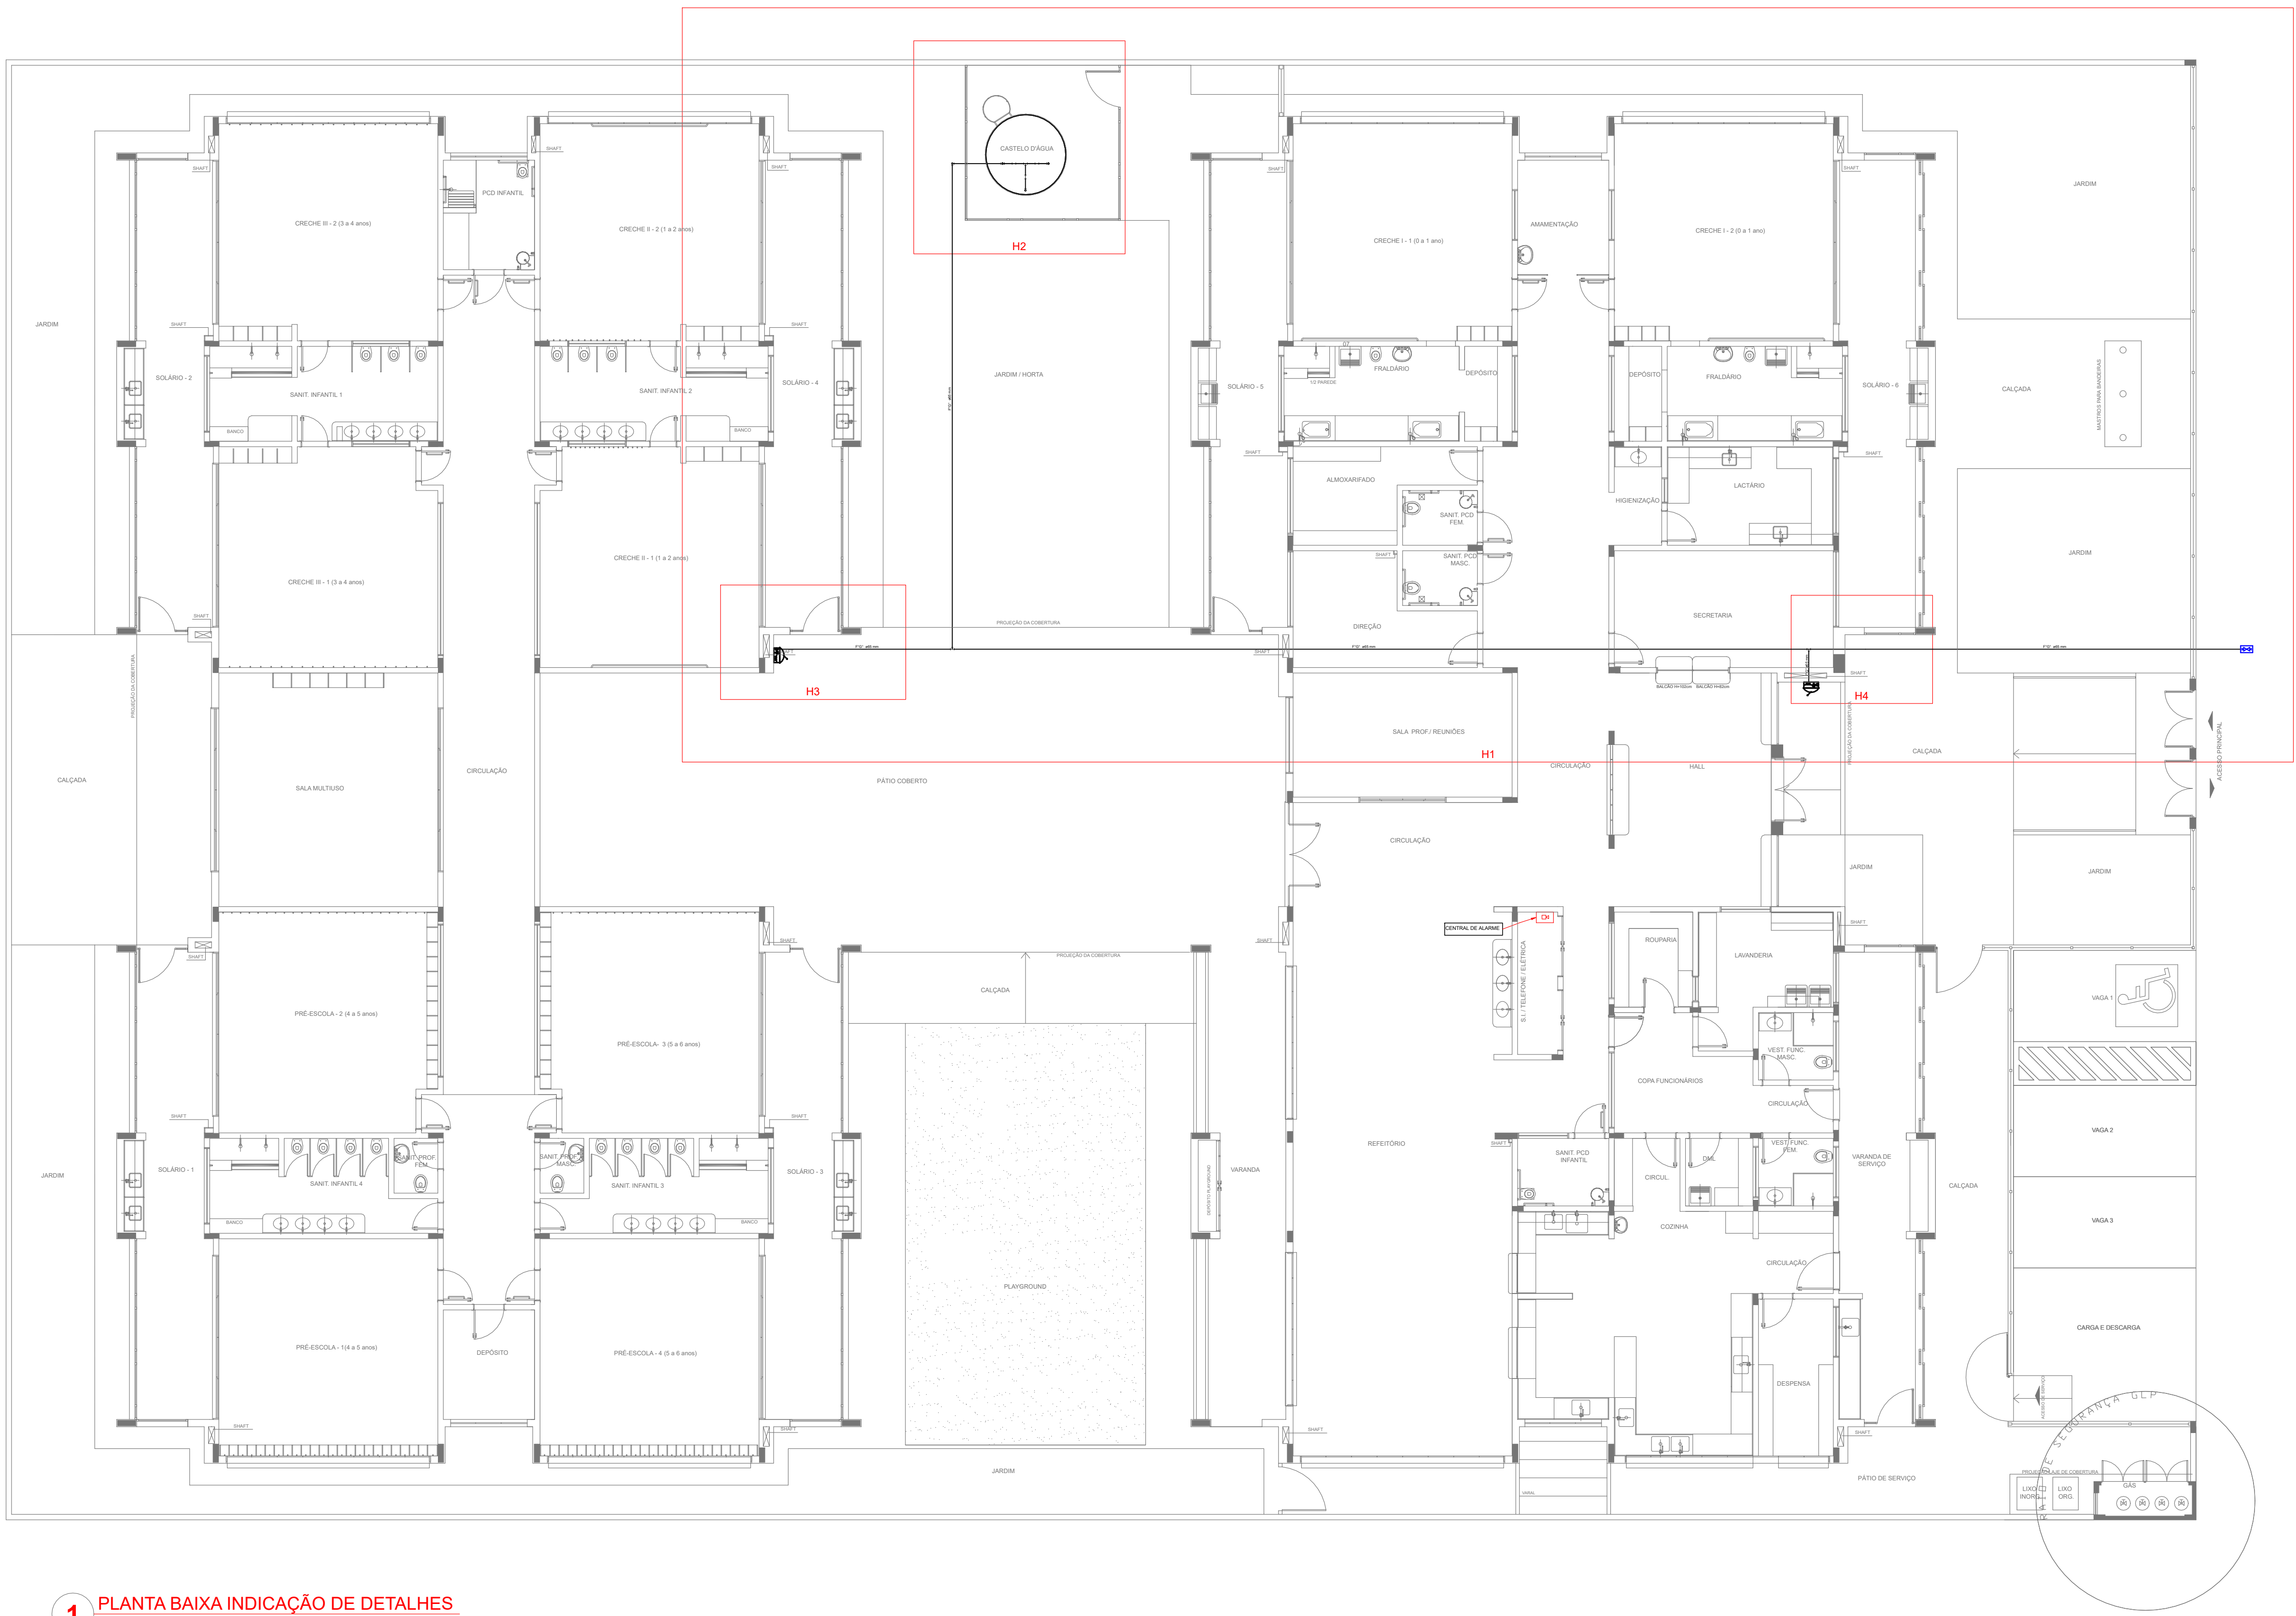


1 PLANTA BAIXA INDICAÇÃO DE DETALHES
ESCALA 1/100

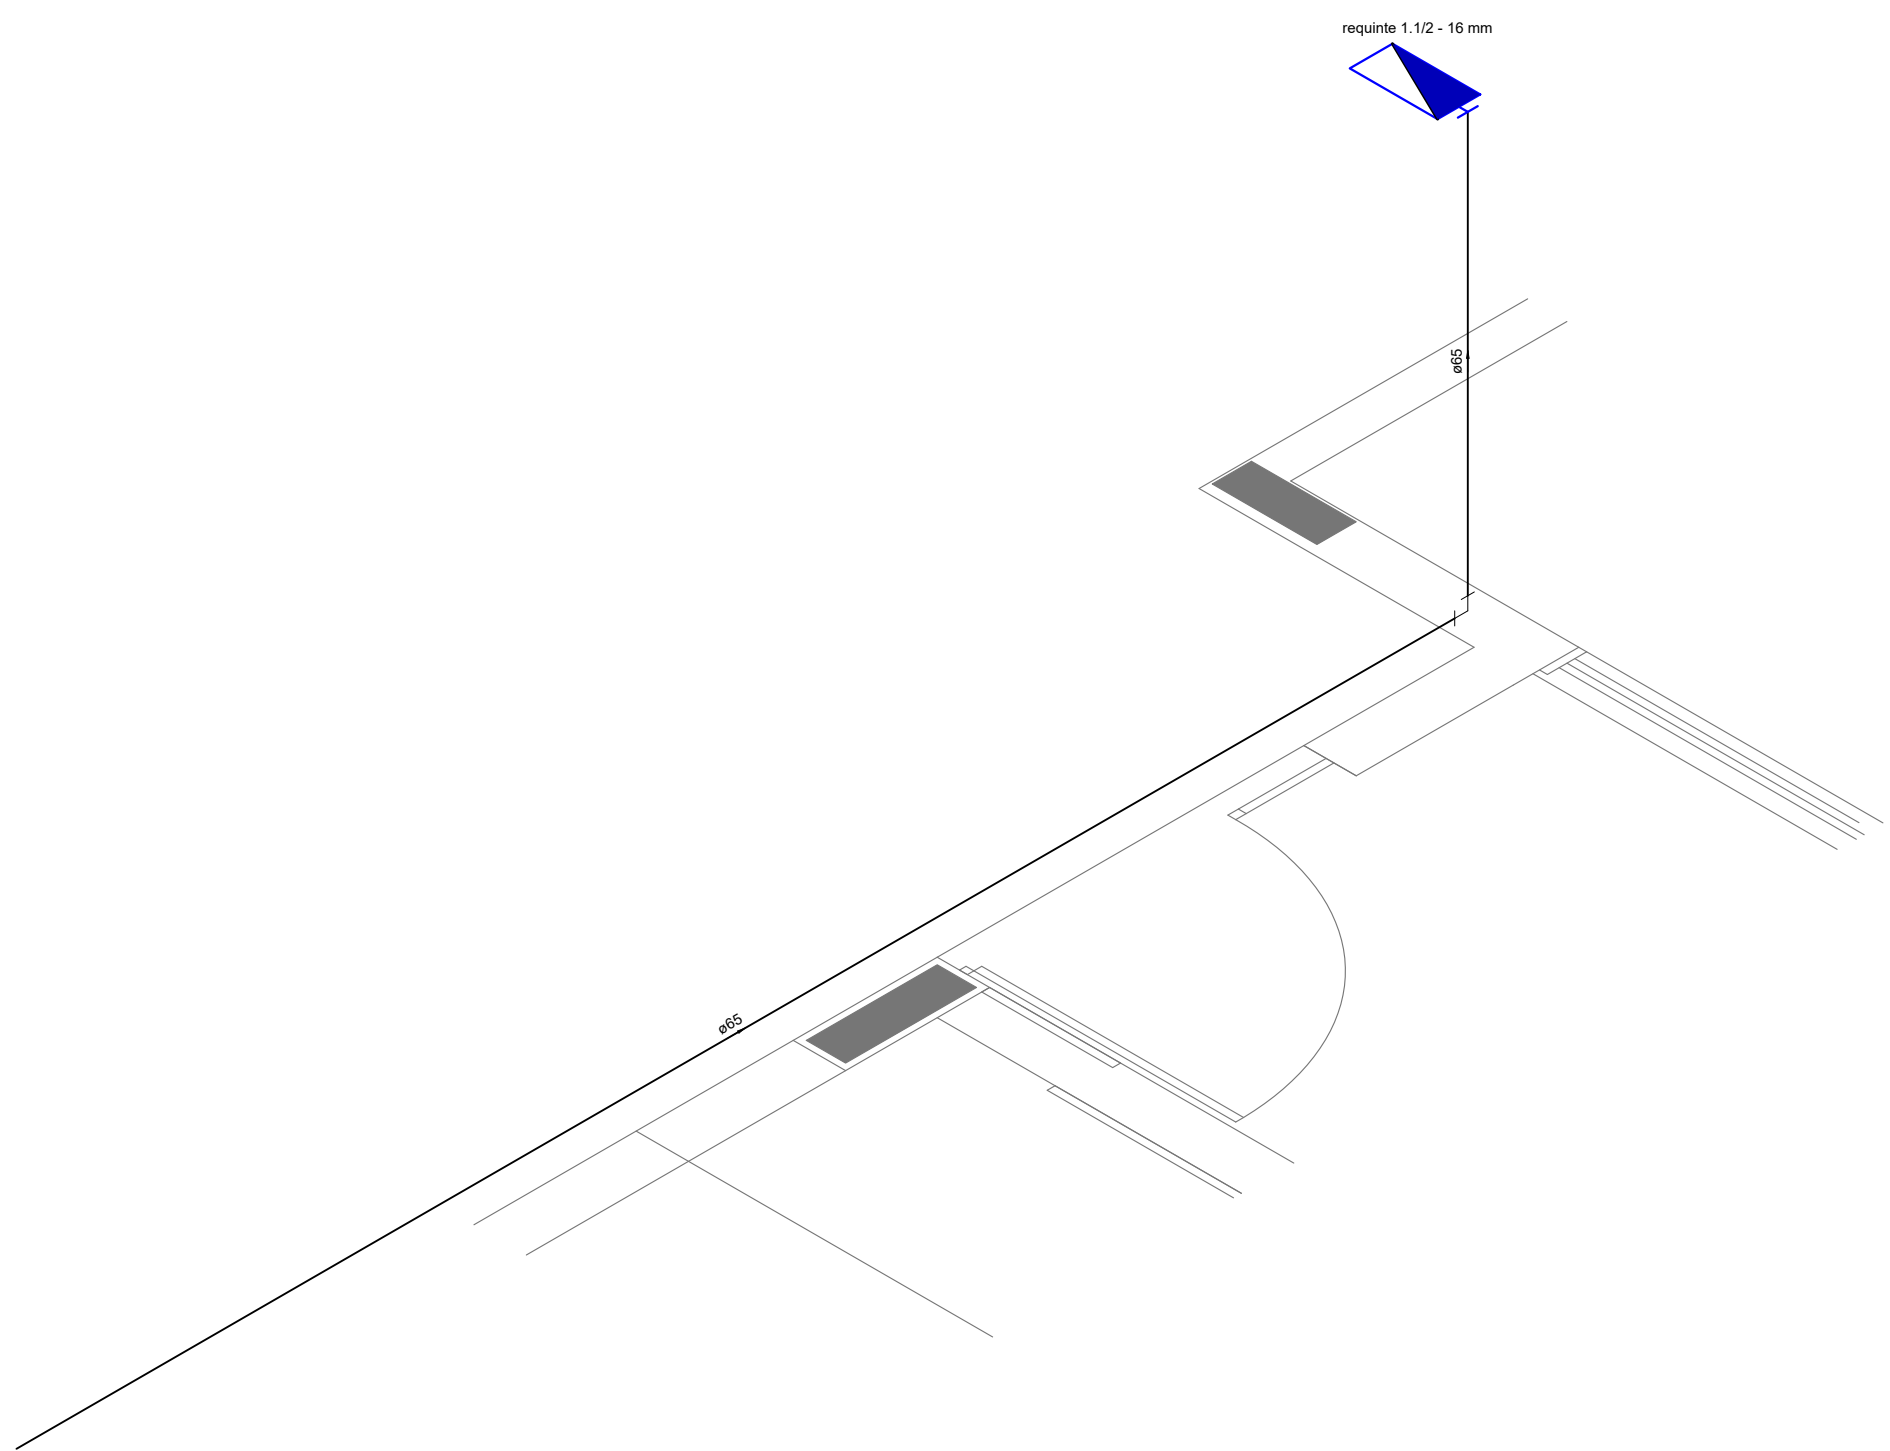

2 DETALHE H3
ESCALA 1/25

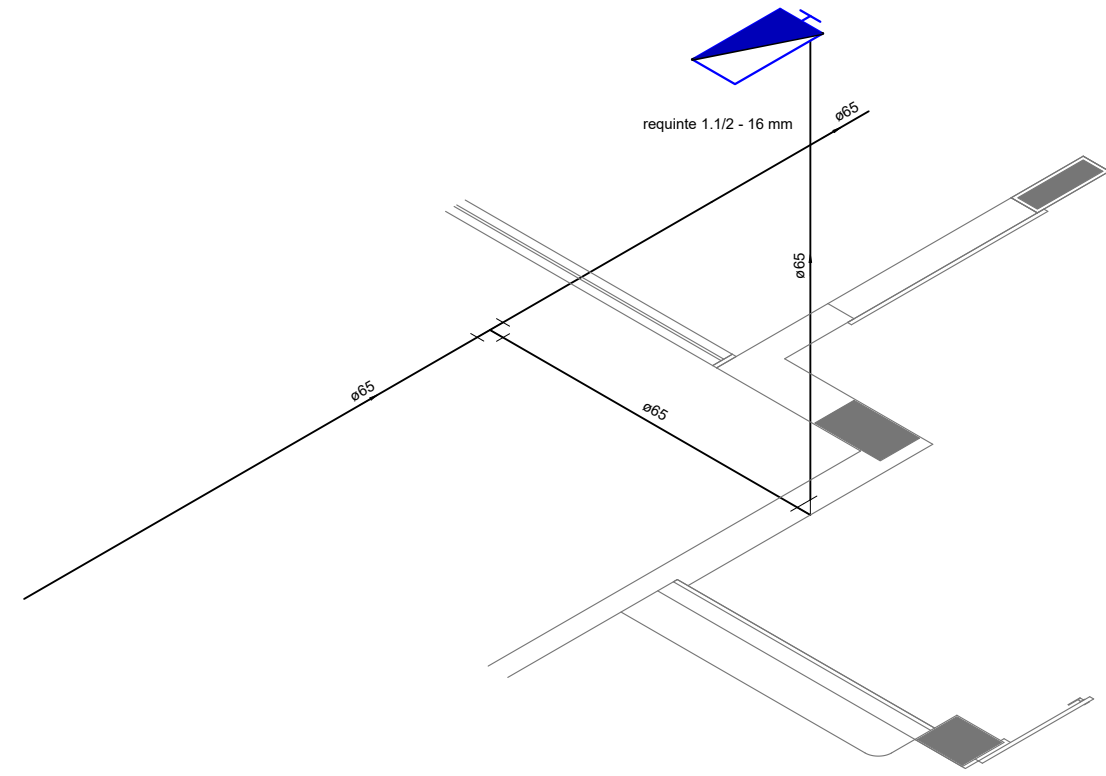


3 DETALHE H4
ESCALA 1/25

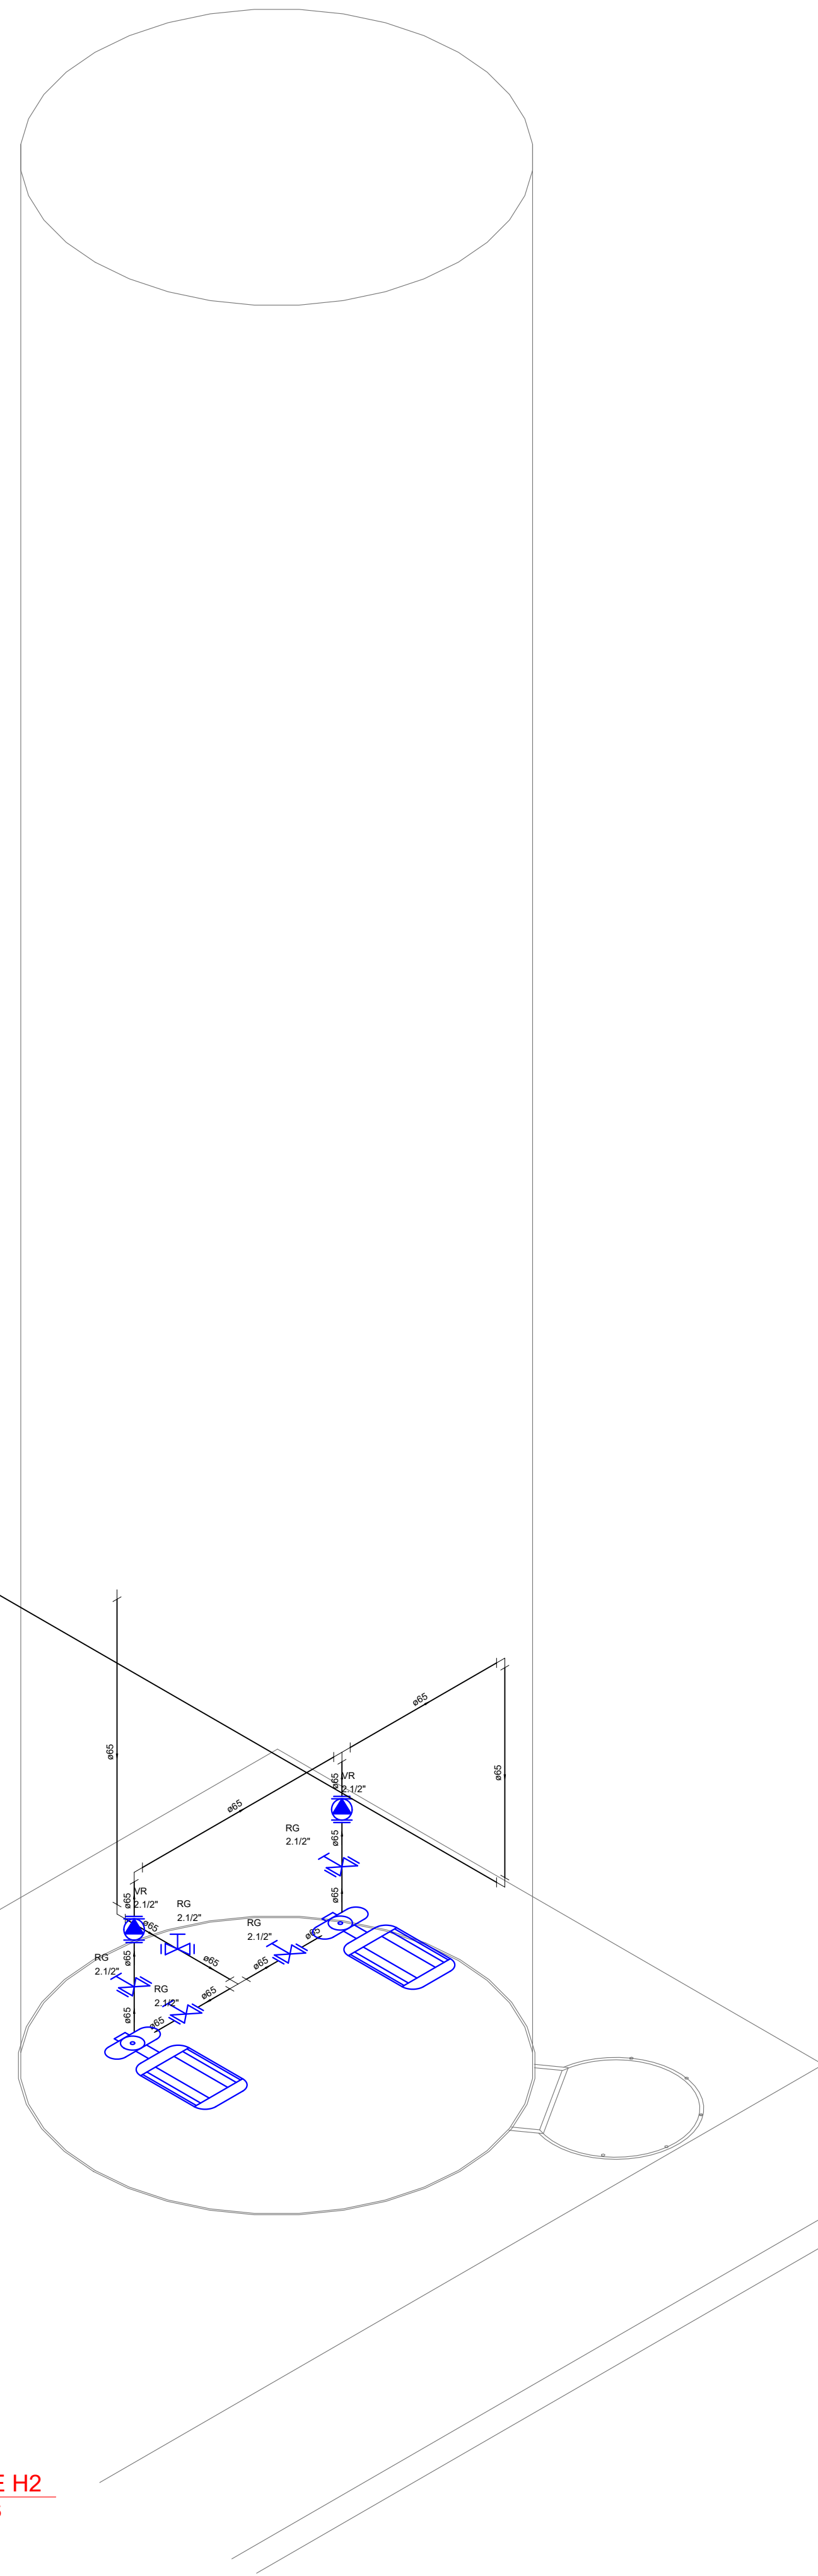

4 DETALHE H2
ESCALA 1/25

LEGENDA	
	HIDRANTE SIMPLES
	HIDRANTE DE PASSIVO
	CENTRAL DE ALARME
	EXTINTOR PORTÁTIL C CARGA DE PÓ ABC C CAPACIDADE EXTINTORA 2-A-20-B-C 6kg
	EXTINTOR PORTÁTIL C CARGA DE DÍÓXIDO DE CARBONO COM CAPACIDADE EXTINTORA 5-B-C - 6kg
	PONTO DE ILUMINAÇÃO DE EMERGÊNCIA DE ACLARAMENTO - BLOCO AUTÔNOMO DE LED

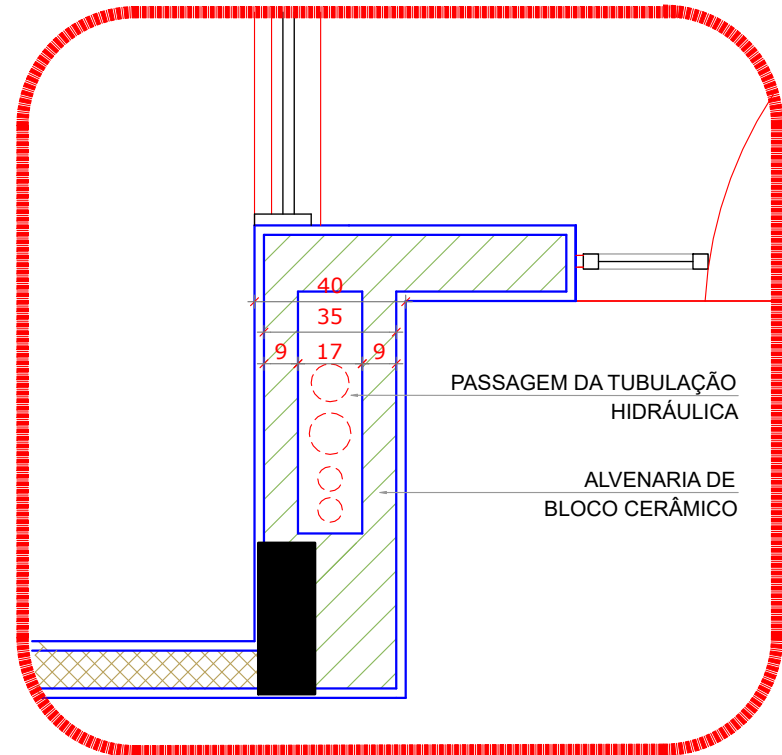

5 DETALHE - SHAFT HIDRÁULICA
ESCALA 1/20

NOTAS:	
- OS PROJETOS DEVEM SER ADAPTADOS TÉCNICAMENTE CONFORME AS EXIGÊNCIAS DO CORPO DE BOMBEIROS ESTADUAL;	
- O ENTREGADOR DEVERÁ REALIZAR AS ALTERAÇÕES NECESSÁRIAS À PROVAÇÃO E, APÓS ESTA, INCLUIR NO SISTEMA - BIM - NOVO PROJETO E NOVA ART DO ENGENHEIRO RESPONSÁVEL PELAS ADIQUAÇÕES;	
- EXECUTAR ESTE PROJETO JUNTAMENTE COM O PROJETO ESTRUTURAL;	
- ANTES DA CONCRETAGEM PREVER PASSAGENS PARA AS TUBULAÇÕES DENTRO DOS LIMITES ESTABELECIDOS PELA NBR 6118:2014;	
- A TUBULAÇÃO DEVERÁ SER EM FERRO MOLDÁVEL CLASSE 10;	
- CASO HÁJA ALTERAÇÃO NO POSICIONAMENTO E/OU QUANTITATIVO DOS EXTINTORES DEVERÁ SER REALIZADA ALTERAÇÃO DO PROJETO DE ALERTE NA ROTAS ACESSÍVEIS;	
REFERÊNCIAS:	
- MEMORIAL DESCRITIVO E ESPECIFICAÇÕES TÉCNICAS	

NOTAS:	
Atendimento a NBR 9050:2015;	
02	JANEIRO/2017 Alteração: quadro de áreas, fechamento frontal, sanitários infantis 1 e 2, altura da plataforma, mobiliário e equipamento, altura da cerâmica nos sanitários, cor das paredes dos sanitários e altura da porta PM;
01	JULHO/2016 Acréscimo: do gradil e quadro de cargas no castelo d'água, de duchas higiênicas e escotrimos pré-escala;
Nº	DATA
DESCRIÇÃO	

CONTROLE DE REVISÕES

FNDE Fundo Nacional de Desenvolvimento da Educação		Ministério da Educação
PROJETO PADRÃO - FNDE		
PROPRIETÁRIO: : PREFEITURA MUNICIPAL DE SORRISO		
ENDEREÇO: RUA DOS MOONS, QUADRA 84, EQUIPAMENTO COMUNITÁRIO - JARDIM AURORA		
MUNICÍPIO - UF: SORRISO - MATO GROSSO		
PROPRIETÁRIO: PREFEITURA MUNICIPAL DE SORRISO CNPJ: 03.239.076/0001-62		
RESP. TÉCNICO PELO PROJETO: KAREN CRISTINA ALCANTARA KLEIN CREA: 182960-DF		
DLFO		CREA
		RA
OBSERVAÇÕES:		
PROGRAMA PROINFÂNCIA - PROJETO TIPO 1		
COORDENAÇÃO		
COGEST - Coordenação Geral de Infraestrutura Educacional		PLANTA DE COMBATE A INCENDIO PLANTA BAIXA, ISOMÉTRICO E DETALHES PLANTA BAIXA TERREO
HIN		
REVISÃO		ESCALA
R-01		1/25
R-02		DATA EMISSÃO
R-03		JANEIRO/2017
FORMATO (1050X94)		PRANCHAS
		02/05