




I PLANTA BAIXA TÉRREO
ESCALA 1:50

Lista de materiais - Parte 1		Legenda das indicações	
Cabeamento		RJ45(1)	Tomada RJ45 2x4" - 1 módulo - baixa
Acessórios Cabeamento - Metálico		RJ45(1)	Tomada RJ45 2x4" - 1 módulo - alta
Conector RJ45 (CMR)	6 pç	Legenda	
Patch panel 50/300	1 pç	Quadro de Rede Lógica	
Acessórios Cabeamento - Rack	1 pç	Ponto de telecomunicação a 0,30m do piso	
Caixa padido 19"	1 pç	Ponto de telecomunicação a 1,80 m do piso	
Guia de cabos vertical fechado	1 pç		
Perfil de montagem	1 pç		
Acessórios p/ eletrodutos		Legenda de condutos	
Caixa PVC 4x4"	6 pç	Cabeamento	
Dispositivo de Cabeamento - embutir		Teto	
Placa 2x4" - Baga 1 módulo - RJ45	6 pç	Piso	
Eletroduto PVC flexível			
Eletroduto leve 3/4"	127 m		
Quadro de lógica			
Caixa padido 19" - porta acrílico cristal	1 pç		

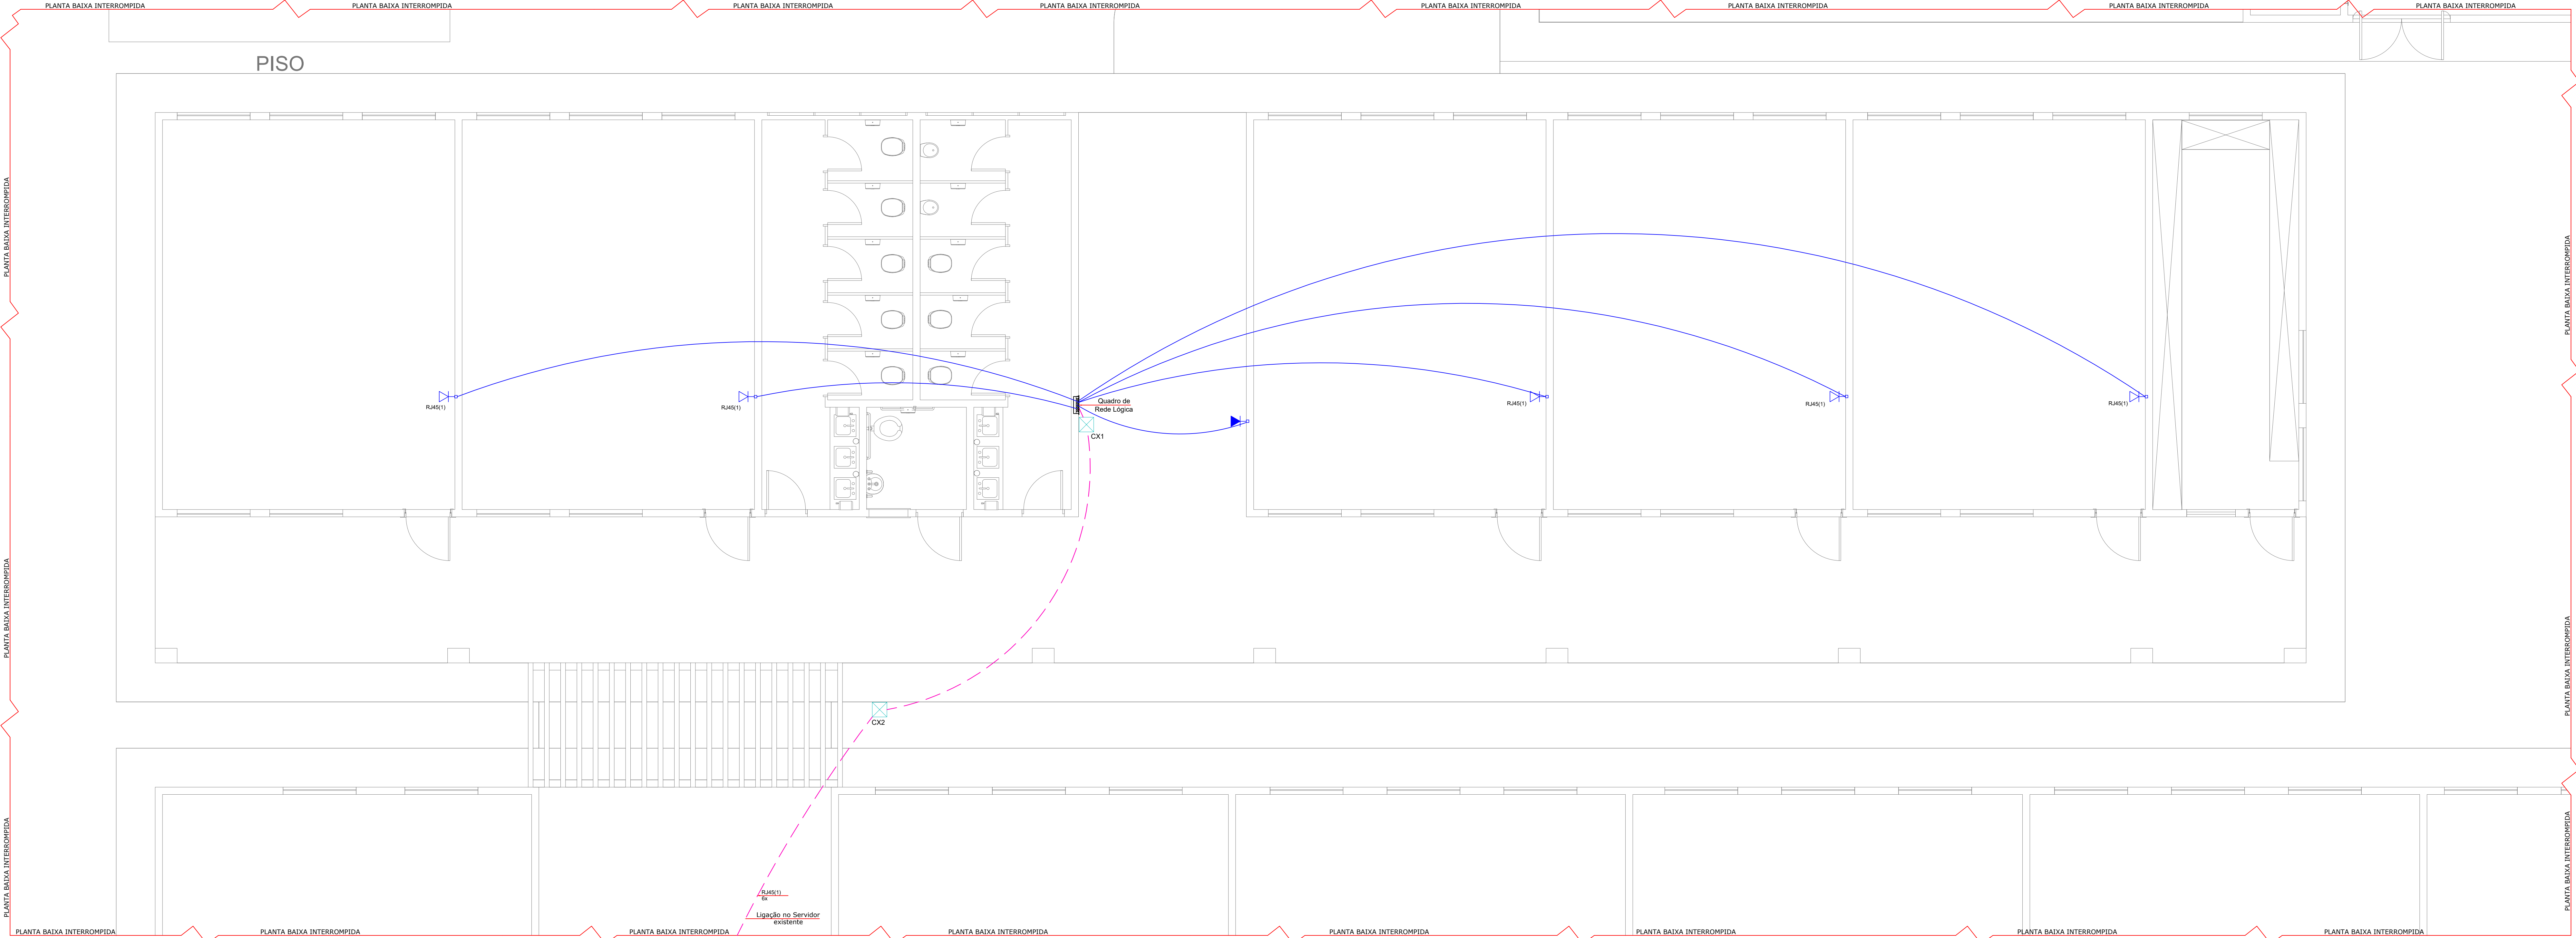

Prefeitura Municipal de Sorriso
ESTADO DE MATO GROSSO
Gestão 2021/2024

OBRA:
Escola Municipal Primavera

PROJETO:
Lógica

DETALHES:
Planta Baixa Térreo, Lista de Materiais,
Indicações e Legenda

ENDEREÇO:
AVENIDA MATO GROSSO ESQUINA
QUADRA 04
BAIRRO: PRIMAVERA
DISTRITO DE PRIMAVERINHA - MT

FOLHA:
01/01

RESPONSÁVEL TÉCNICO:
Sílvia Romfim
Engenheira Civil
CREA - MT 026160

VISTO:
EDUARDO DA ROCHA SPEROTTO
SECRETÁRIO DA CIDADE
CPF: 752.763.480 - 49

DATA:
OUTUBRO

PROPRIETÁRIO:

ARQUIVO:
REV.001

Prefeitura Municipal de Sorriso
CNPJ: 03.239.076/0001-62

ESCALA:
INDICADA