


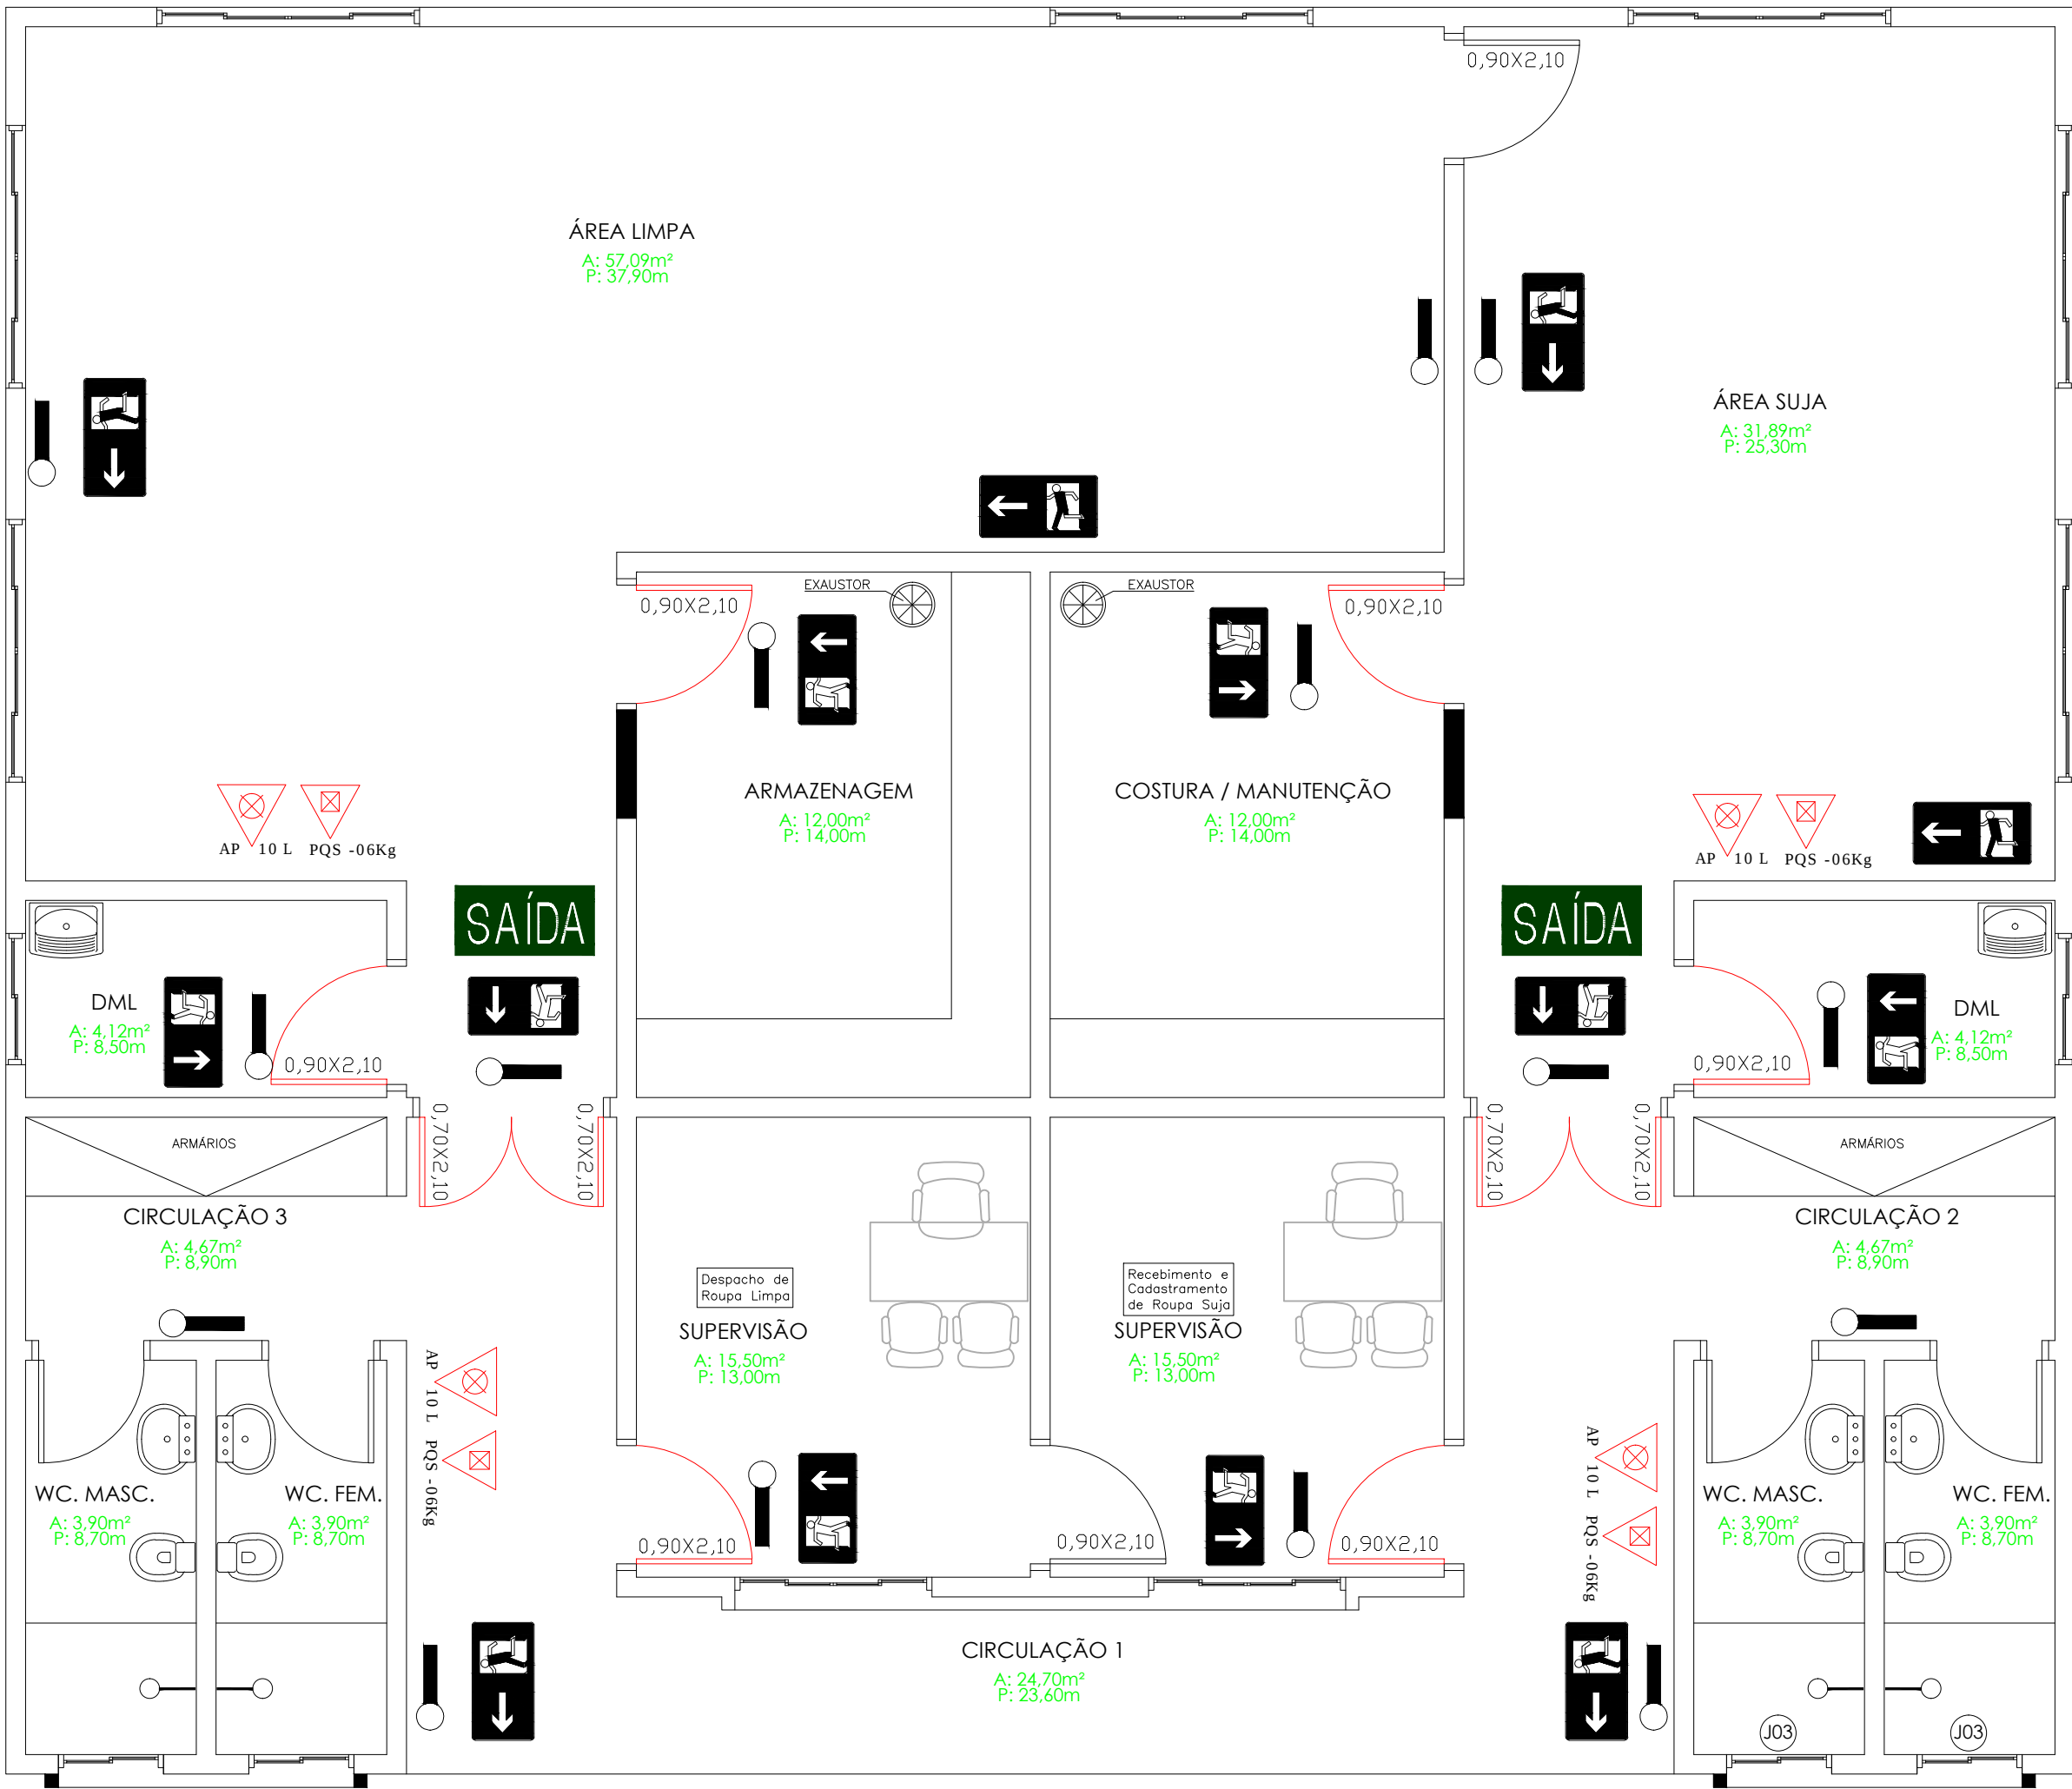

Planta Baixa - LAVANDERIA
Esc.: 1/75

LEGENDA - INCÊNDIO	
	Iluminação de Emergência - Aclaramento.
	Iluminação de Emergência - Balizamento.
	Extintor de Água Pressurizada - AP 10 L
	Extintor de Pó Químico Seco - PQS 6,0kg
	Extintor de Gás Carbônico - CO ₂ 6,0 Kg
	Iluminação de Emergência - Aclaramento. TIPO FAROL

CONFORME NBR 13.436 - 1.2 E 3		Códigos Sinalizadores		
CÓDIGO	FORMA E PROPORÇÕES	PLACAS	SIGNIFICADO	DETALHES
12			SAÍDA DE EMERGÊNCIA	SAÍDA DE EMERGÊNCIA
13			SAÍDA DE EMERGÊNCIA	SAÍDA DE EMERGÊNCIA
17			SAÍDA DE EMERGÊNCIA	SAÍDA DE EMERGÊNCIA
16			SAÍDA DE EMERGÊNCIA	SAÍDA DE EMERGÊNCIA
23			SAÍDA DE EMERGÊNCIA	SAÍDA DE EMERGÊNCIA

CARIMBOS:



PREFEITURA DE
SORRISO
CAPITAL NACIONAL DO AGRONEGÓCIO

PROJETO:

PLANTA DE PREVENÇÃO DE INCENDIO E PÂNICO

DETALHES:

SAÍDA DE EMERGÊNCIA, EXTINTORES, SINALIZAÇÃO DE EMERGÊNCIA
ILUMINAÇÃO DE EMERGÊNCIA, HIDRANTES, ALARME DE INCÊNDIO

OBRAS:

LAVANDERIA CENTRAL

LOCAL:

AV PORTO ALEGRE/BRASIL / RUA MARECHAL RONDON
Bairro: CENTRO
Cidade: Sorriso/MT

FOLHA:

03-C

AUTOR DO PROJETO:

MARCELO A DE OLIVEIRA
Eng. Sanitarista/Segurança do Trabalho
CREA: 09766/DMT

VISTO:

ÁREAS:

PROPRIETÁRIO:

PREFEITURA MUNICIPAL DE SORRISO
CNPJ: 03.239.076/0001-62

DATA:

MARÇO / 2017

ESCALA:

1/50