



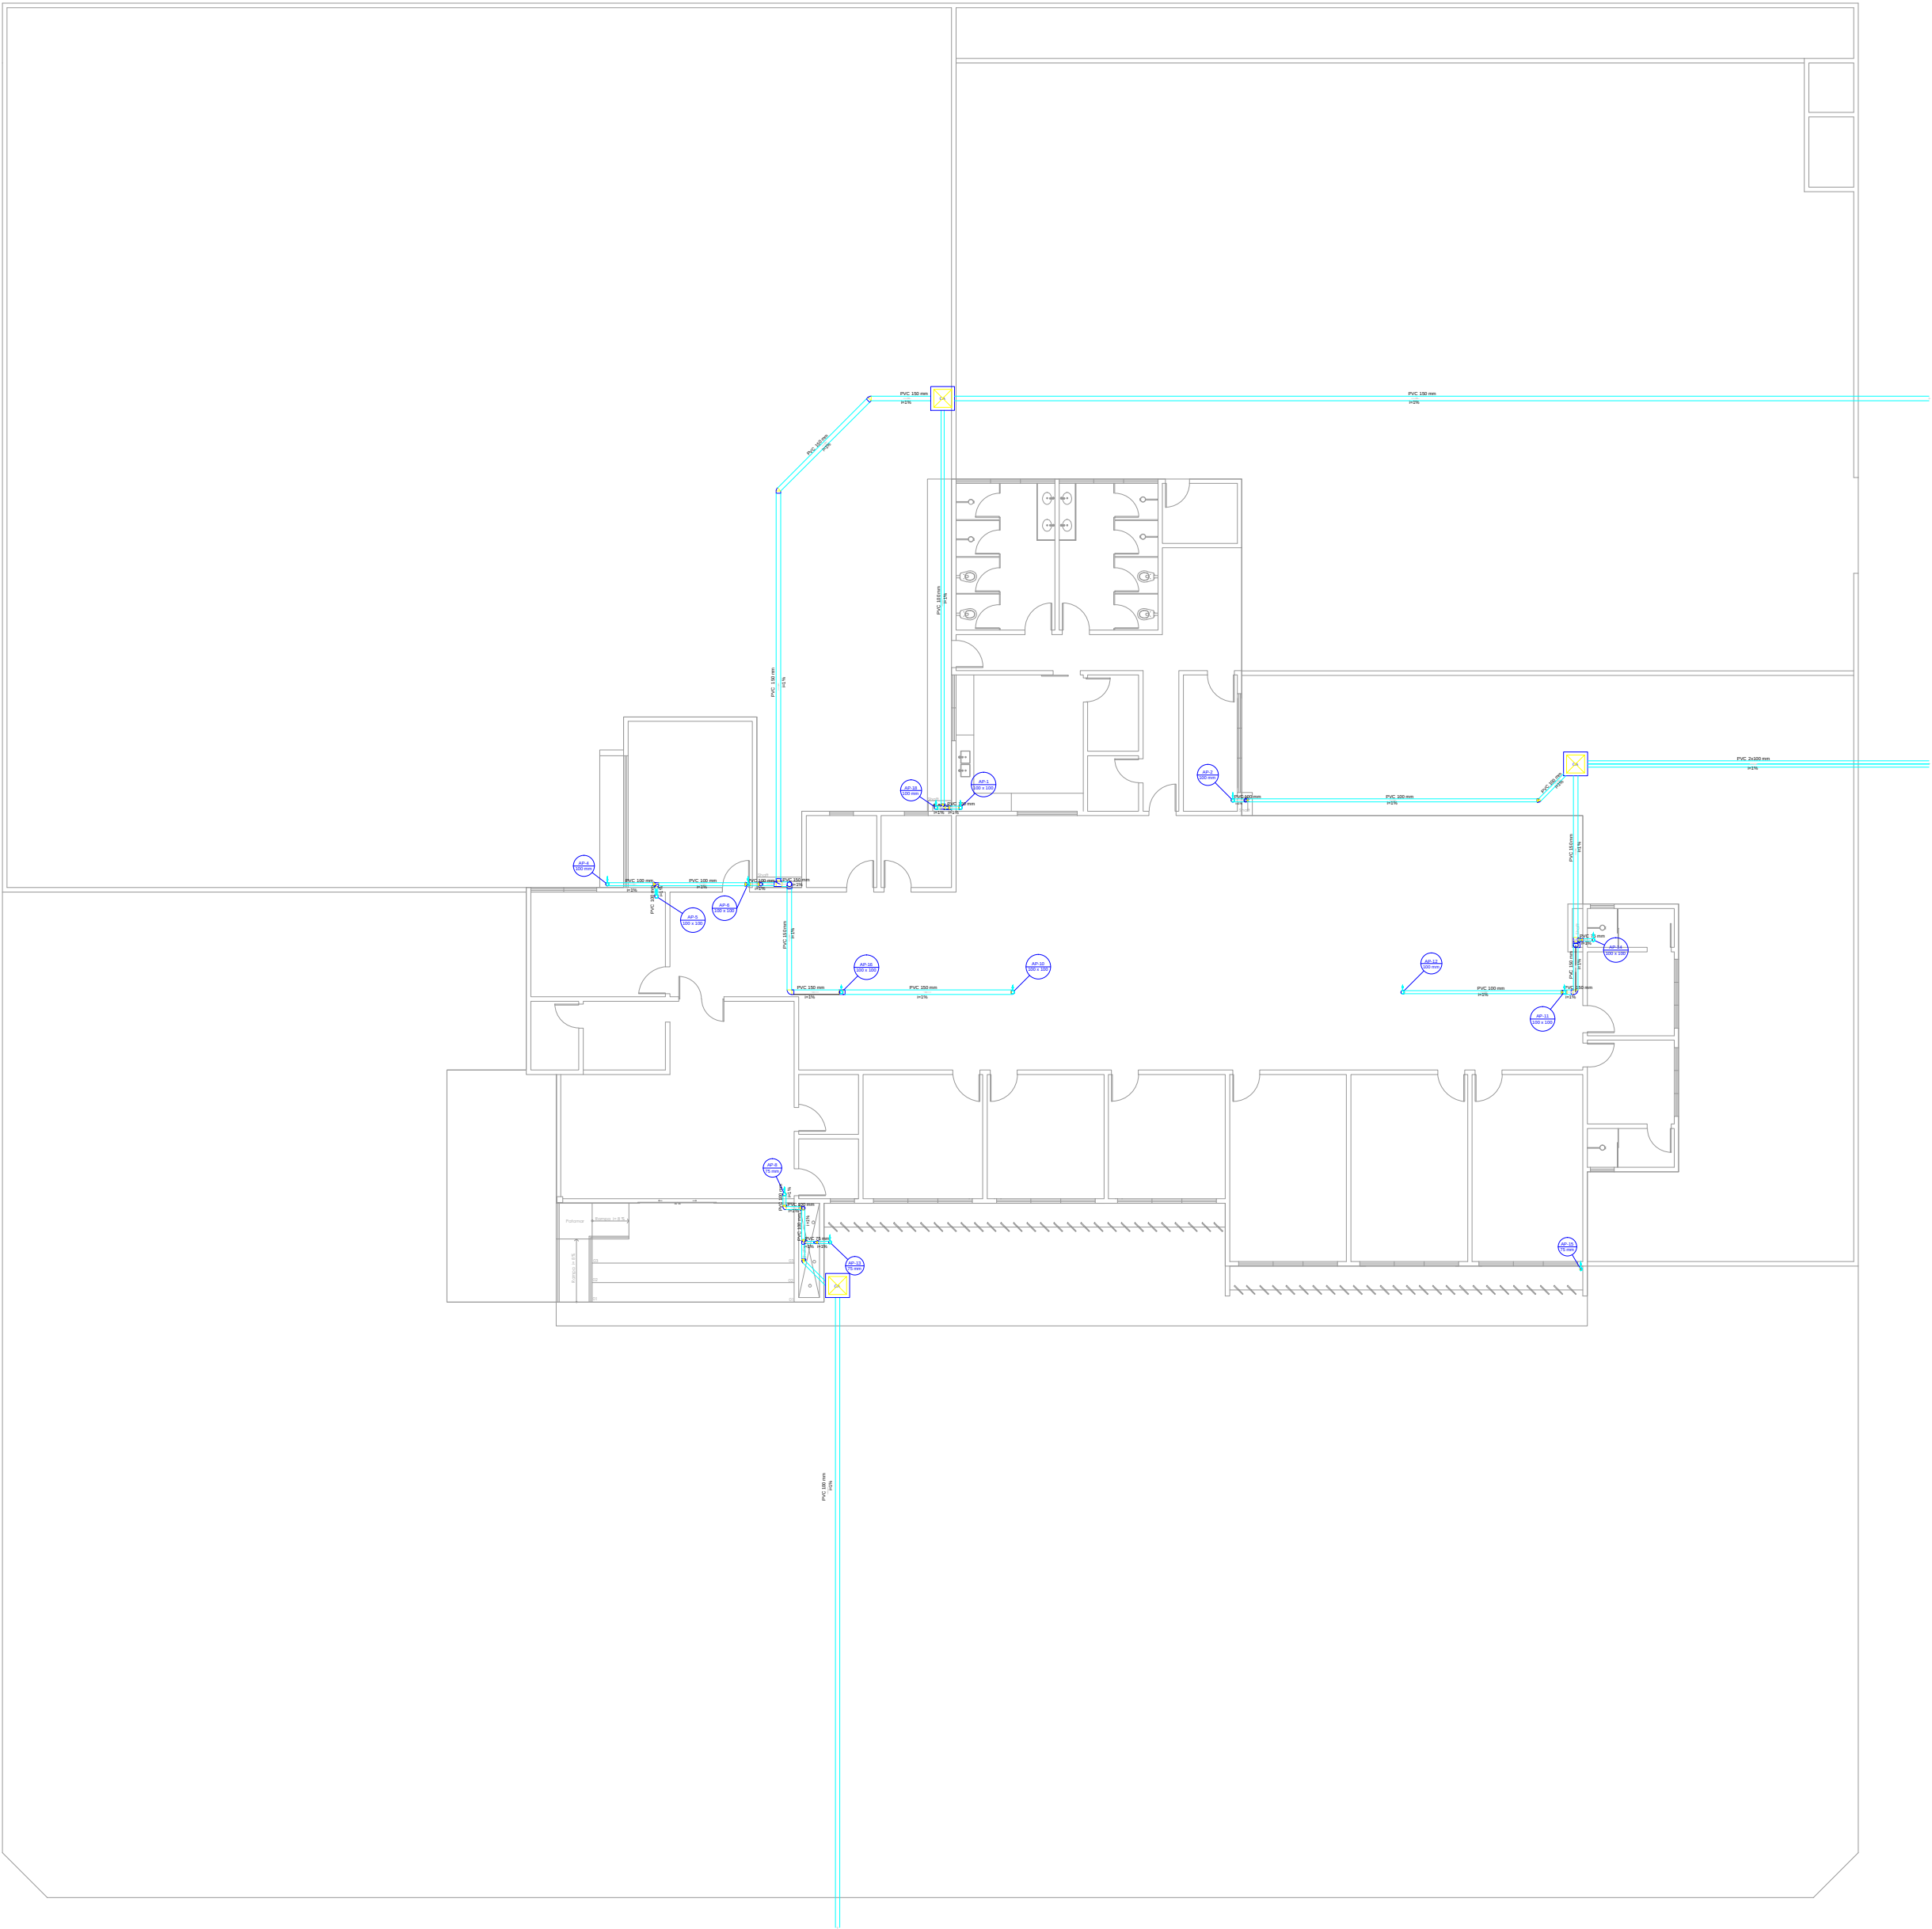


PLANTA BAIXA
Escala 1:100

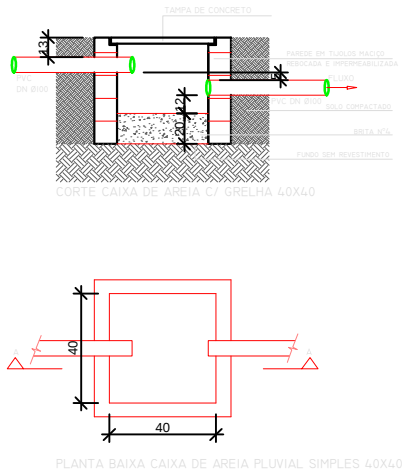

Legenda	
	Caixa de água pluvial simples 40x40x40cm
	Joelho 45
	Joelho 90
	Joelho 90 - coluna
	Joelho 90 - encaixe
	Rodízio pluvial
	Ta sanitário
	Ta sanitário - superior

Prefeitura Municipal de Sorriso ESTADO DE MATO GROSSO Gestão 2017/2020			
PROJETO: ÁGUAS PLUVIAIS			
DETALHE: Planta baixa instalações pluviais			
Obra: CENTRO DE ATENÇÃO PSICOSSOCIAL JD. AMÉRICA Local: LOTE EQUIP. COMUNITÁRIO B, AV ADOLFO BEDIN BAIRRO JARDIM AMÉRICA - SORRISO/MT			FICHA: 01/02
AUTOR DO PROJETO: Camila Diel Bobrzyk Engenheira Civil CREA MT/03305		PROPRIETÁRIO: Prefeitura Municipal de Sorriso CNPJ: 03.238.075/0001-62	
DATA: SETEMBRO / 2018	ESCALA: INDICADA	DESENHO: Camila	ARQUIVO:

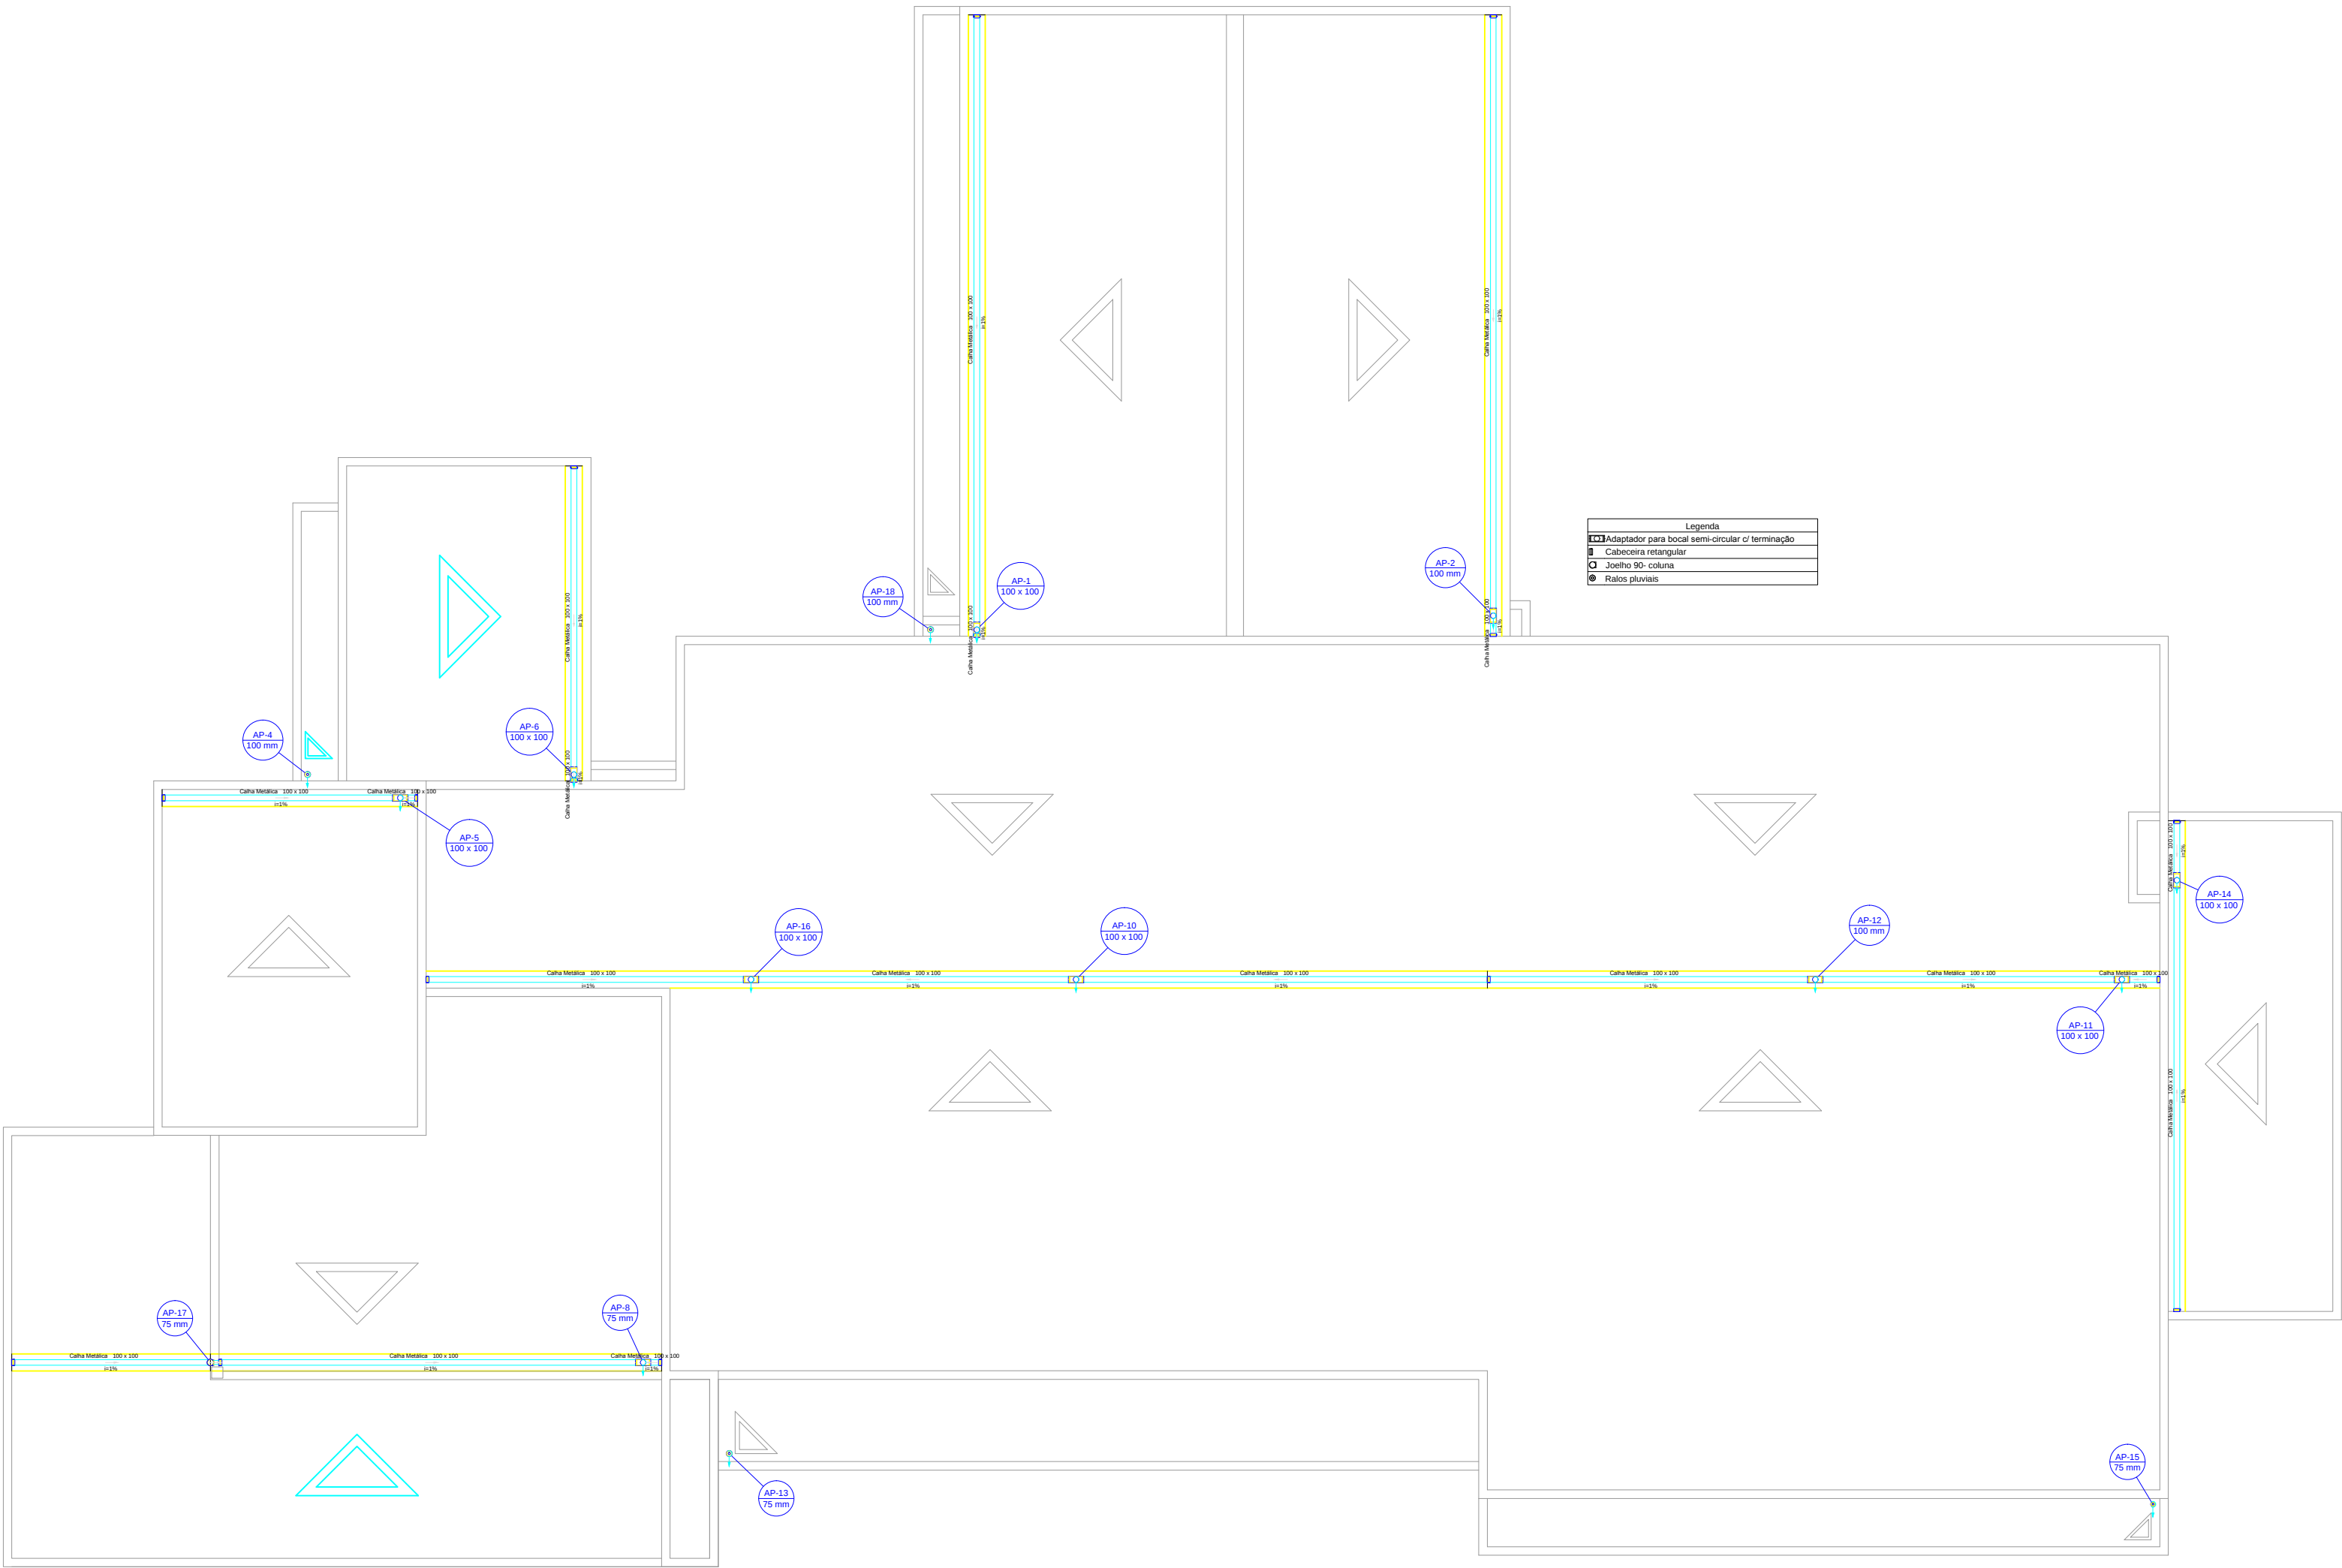

PLANTA DE COBERTURA
Escala 1:50

Legenda	
	Adaptador para bocal semi-circular de terminação
	Cabeceira retangular
	Joelho 90 - coluna
	Rodízio pluvial

Prefeitura Municipal de Sorriso ESTADO DE MATO GROSSO Gestão 2017/2020			
PROJETO: ÁGUAS PLUVIAIS			
DETALHE: Planta baixa instalações pluviais			
Obra: CENTRO DE ATENÇÃO PSICOSSOCIAL JD. AMÉRICA Local: LOTE EQUIP. COMUNITÁRIO B, AV ADOLFO BEDIN BAIRRO JARDIM AMÉRICA - SORRISO/MT			FICHA: 02/02
AUTOR DO PROJETO: Camila Diel Bobrzyk Engenheira Civil CREA MT/03305		PROPRIETÁRIO: Prefeitura Municipal de Sorriso CNPJ: 03.238.075/0001-62	
DATA: SETEMBRO / 2018	ESCALA: INDICADA	DESENHO: Camila	ARQUIVO: