



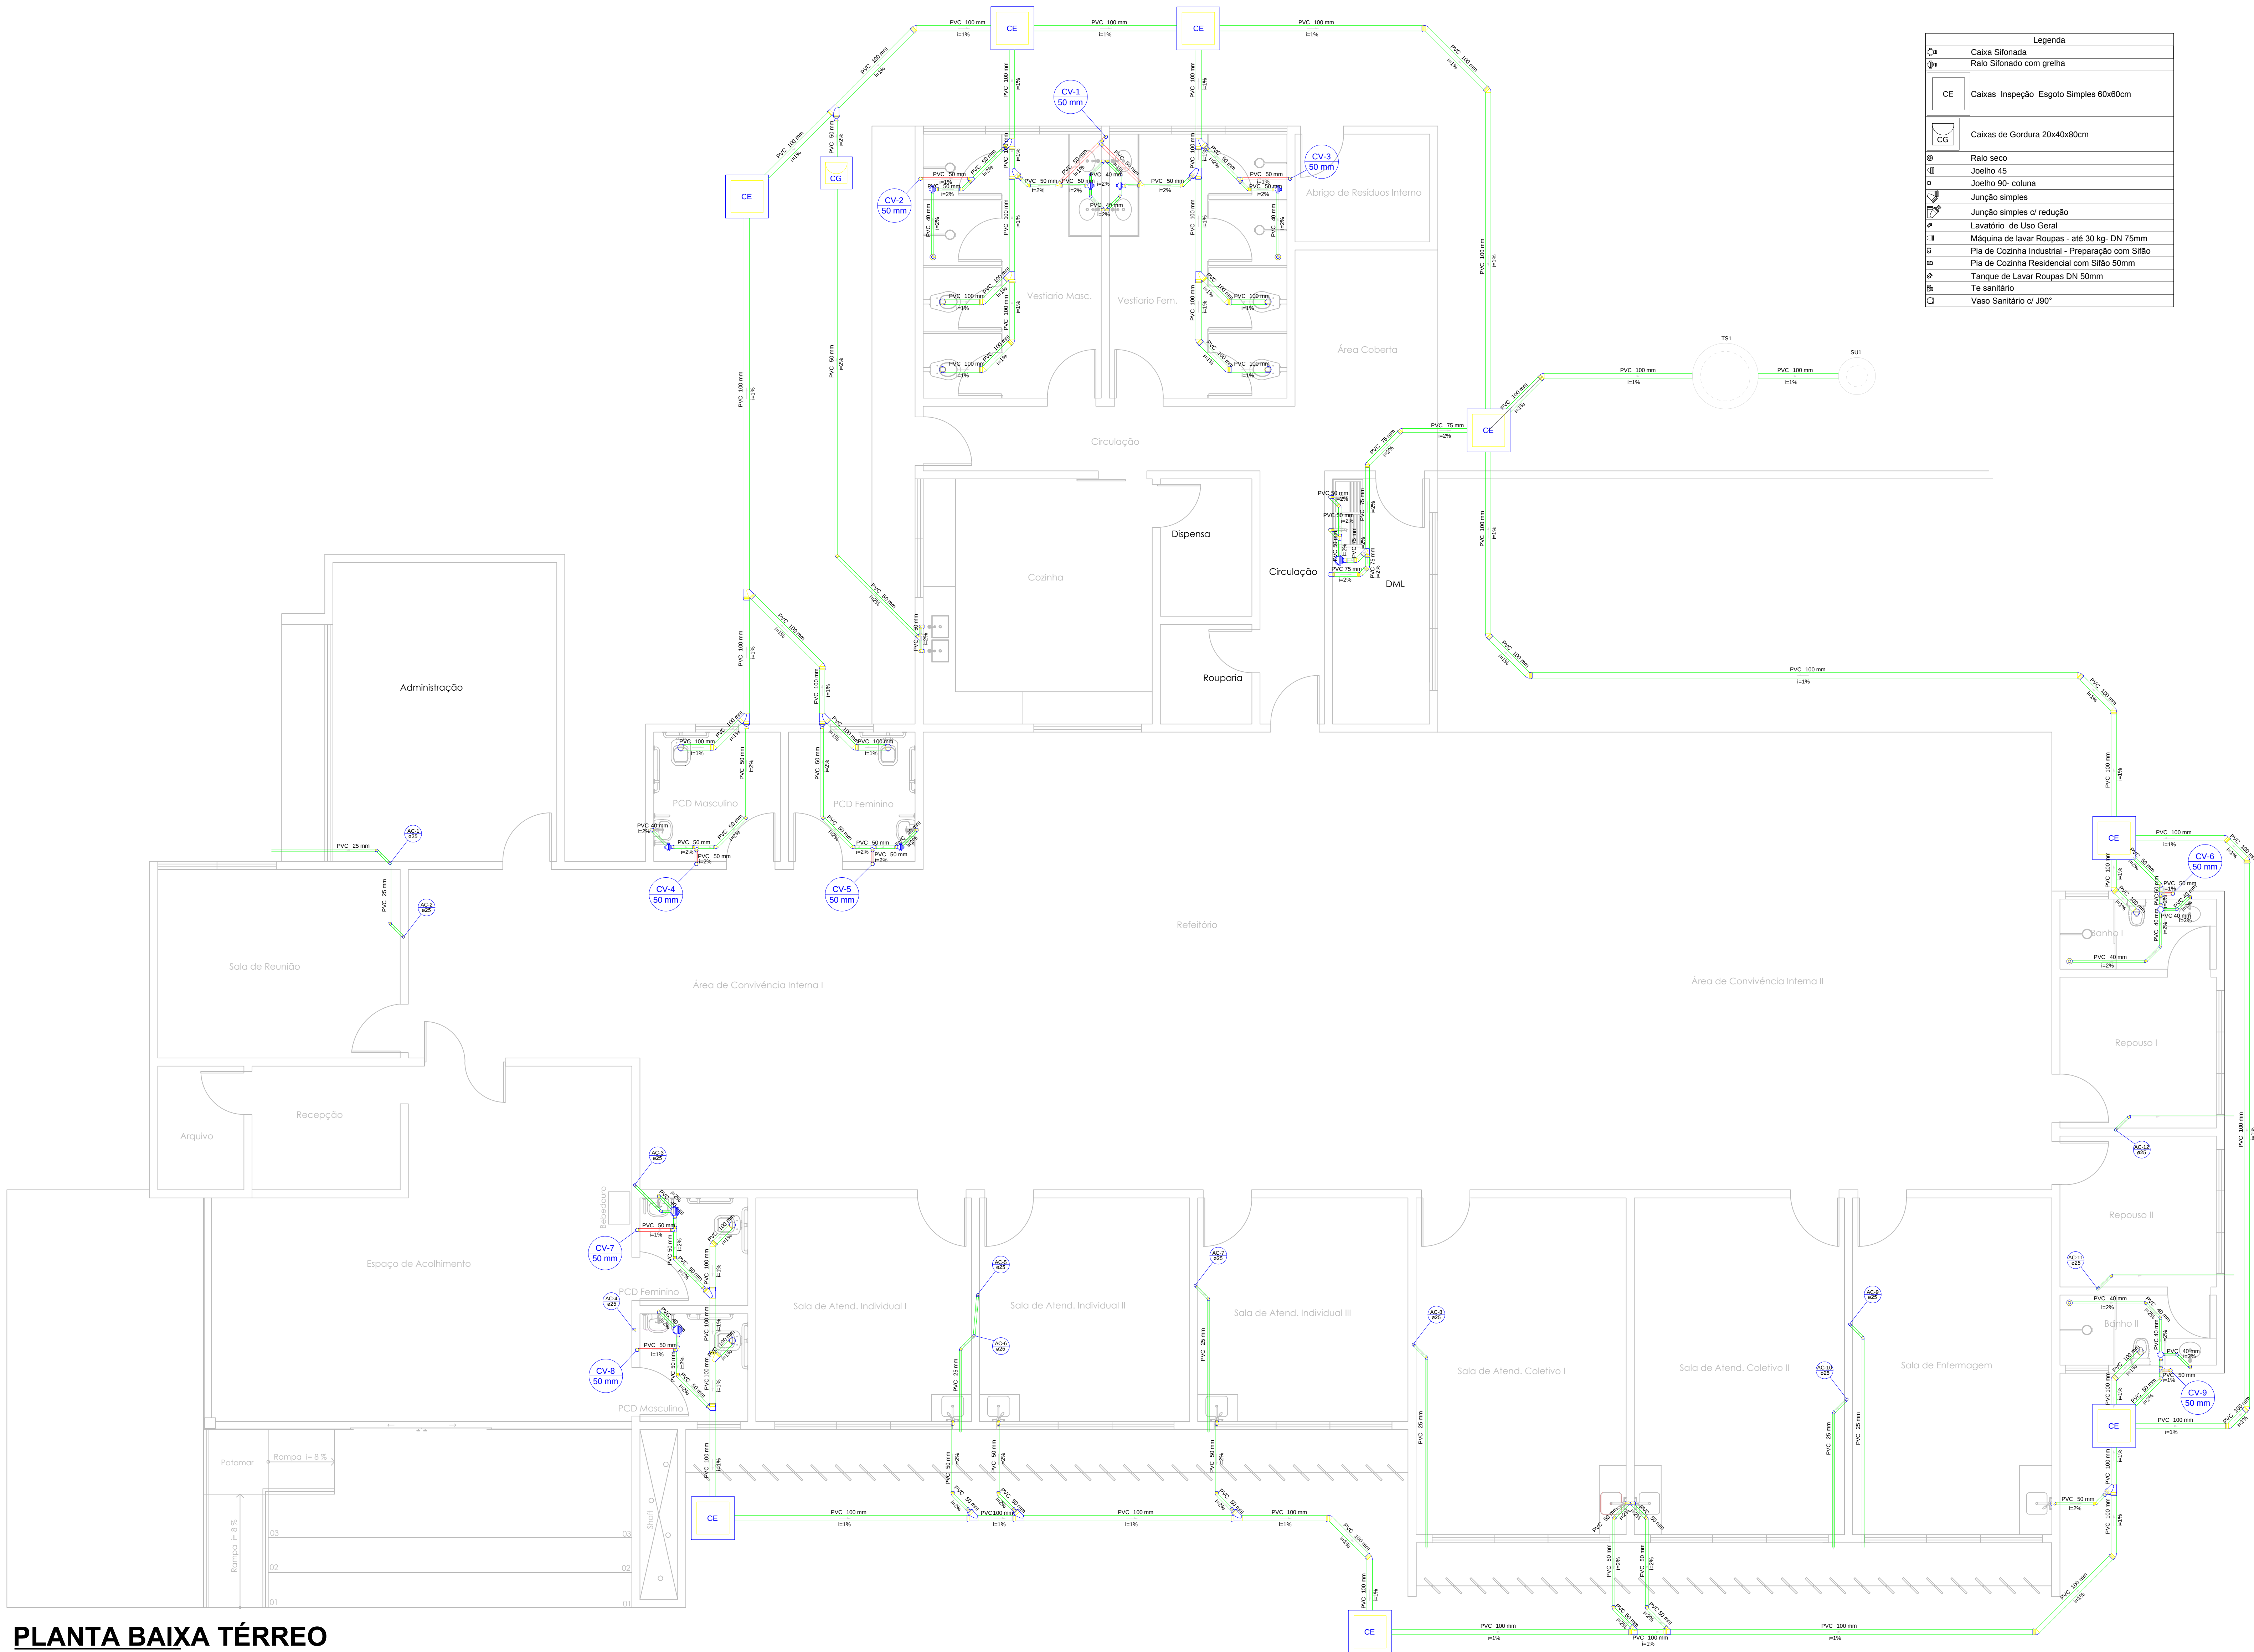

Legenda	
	Caixa Sifonada
	Ralo Sifonado com grelha
	Caixas Inspeção Esgoto Simples 60x60cm
	Caixas de Gordura 20x40x80cm
	Ralo seco
	Joelho 45
	Joelho 90 - coluna
	Junção simples
	Junção simples c/ redução
	Lavatório de Uso Geral
	Máquina de lavar Roupa - até 30 kg - DN 75mm
	Pia de Cozinha Industrial - Preparação com Sifão
	Pia de Cozinha Residencial com Sifão 50mm
	Tanque de Lavar Roupa DN 50mm
	Te sanitário
	Vaso Sanitário c/ J90°




PLANTA BAIXA TÉRREO

Escala 1:50

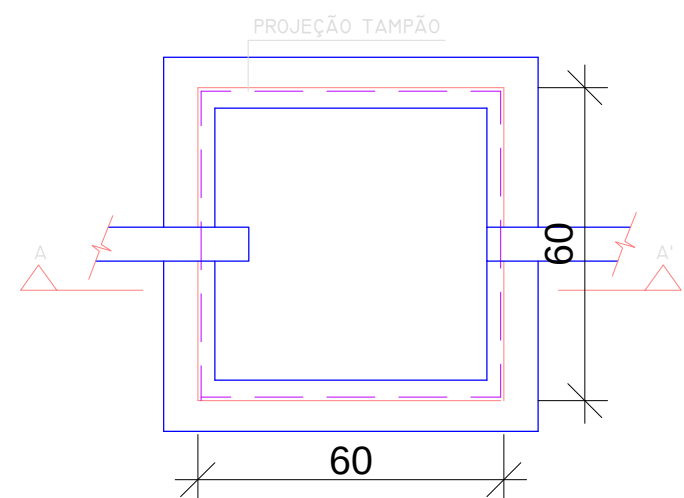


CAIXA DE INSPEÇÃO ESGOTO 60x60cm

PLANTA BAIXA

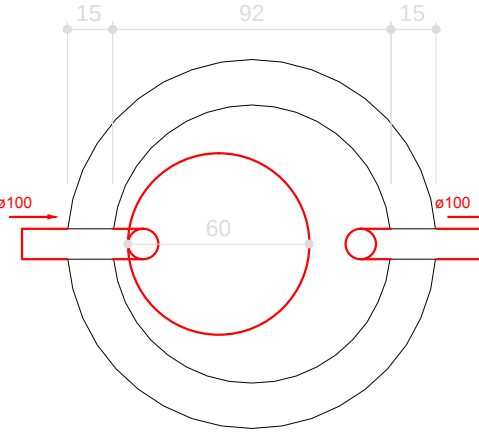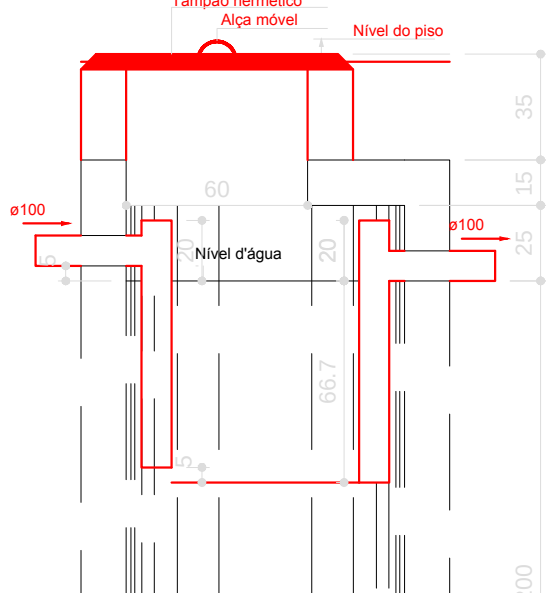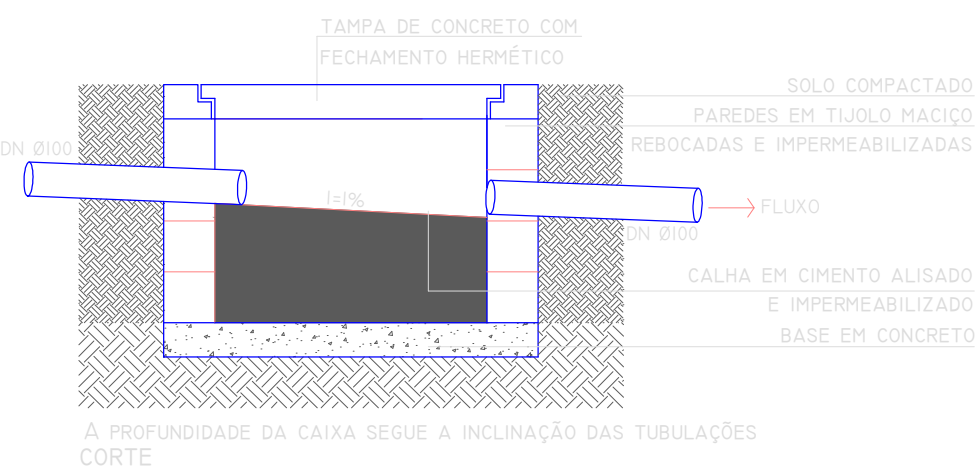

Caixa de gordura

Planta baixa - ESC. 1:25

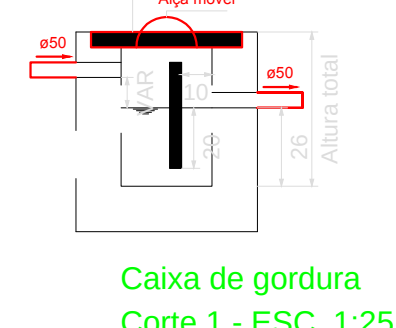


Caixa de gordura

Corte 1 - ESC. 1:25

PLANTA TANQUE SÉPTICO

Escala 1:25

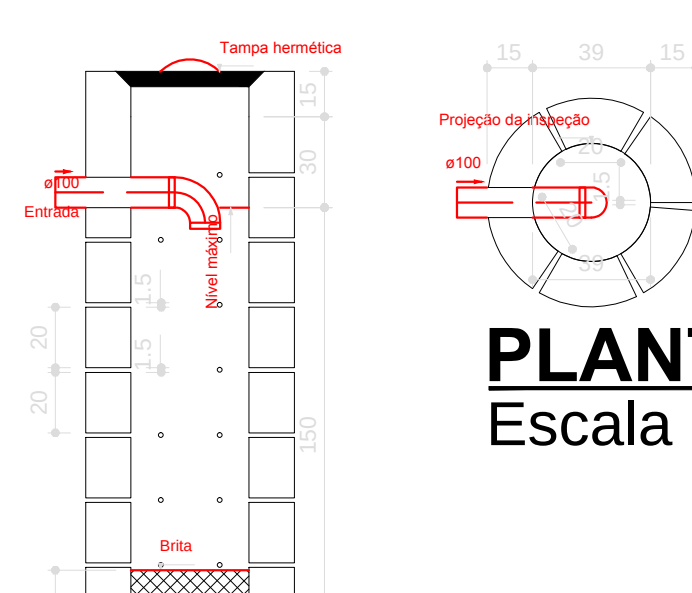

PLANTA SUMIDOURO

Escala 1:25

CORTE SUMIDOURO

Escala 1:25

CORTE TANQUE SÉPTICO

Escala 1:25

Prefeitura Municipal de Sorriso
ESTADO DE MATO GROSSO
Gestão 2017/2020

PROJETO:

SANITÁRIO

DETALHES:

Planta baixa instalações sanitárias

Obra:

CENTRO DE ATENÇÃO PSICOSSOCIAL JD. AMÉRICA
Local: LOTE EQUIP. COMUNITÁRIO B, AV ADOLIO BEDIN
BAIRRO JARDIM AMÉRICA - SORRISO/MT

FOLHA:

01/01

AUTOR DO PROJETO:

Camila Diel Bobrzyk

Engenheira Civil
CREA-MT03305

PROPRIETÁRIO:

Prefeitura Municipal de Sorriso

CNPJ: 03.239.076/0001-62

DATA:

SETEMBRO / 2018

ESCALA:

INDICADA

DESENHO:

Camila

ARQUIVO: