



**PLANTA BAIXA - PAVIMENTO TÉRREO**  
ESCALA 1:50

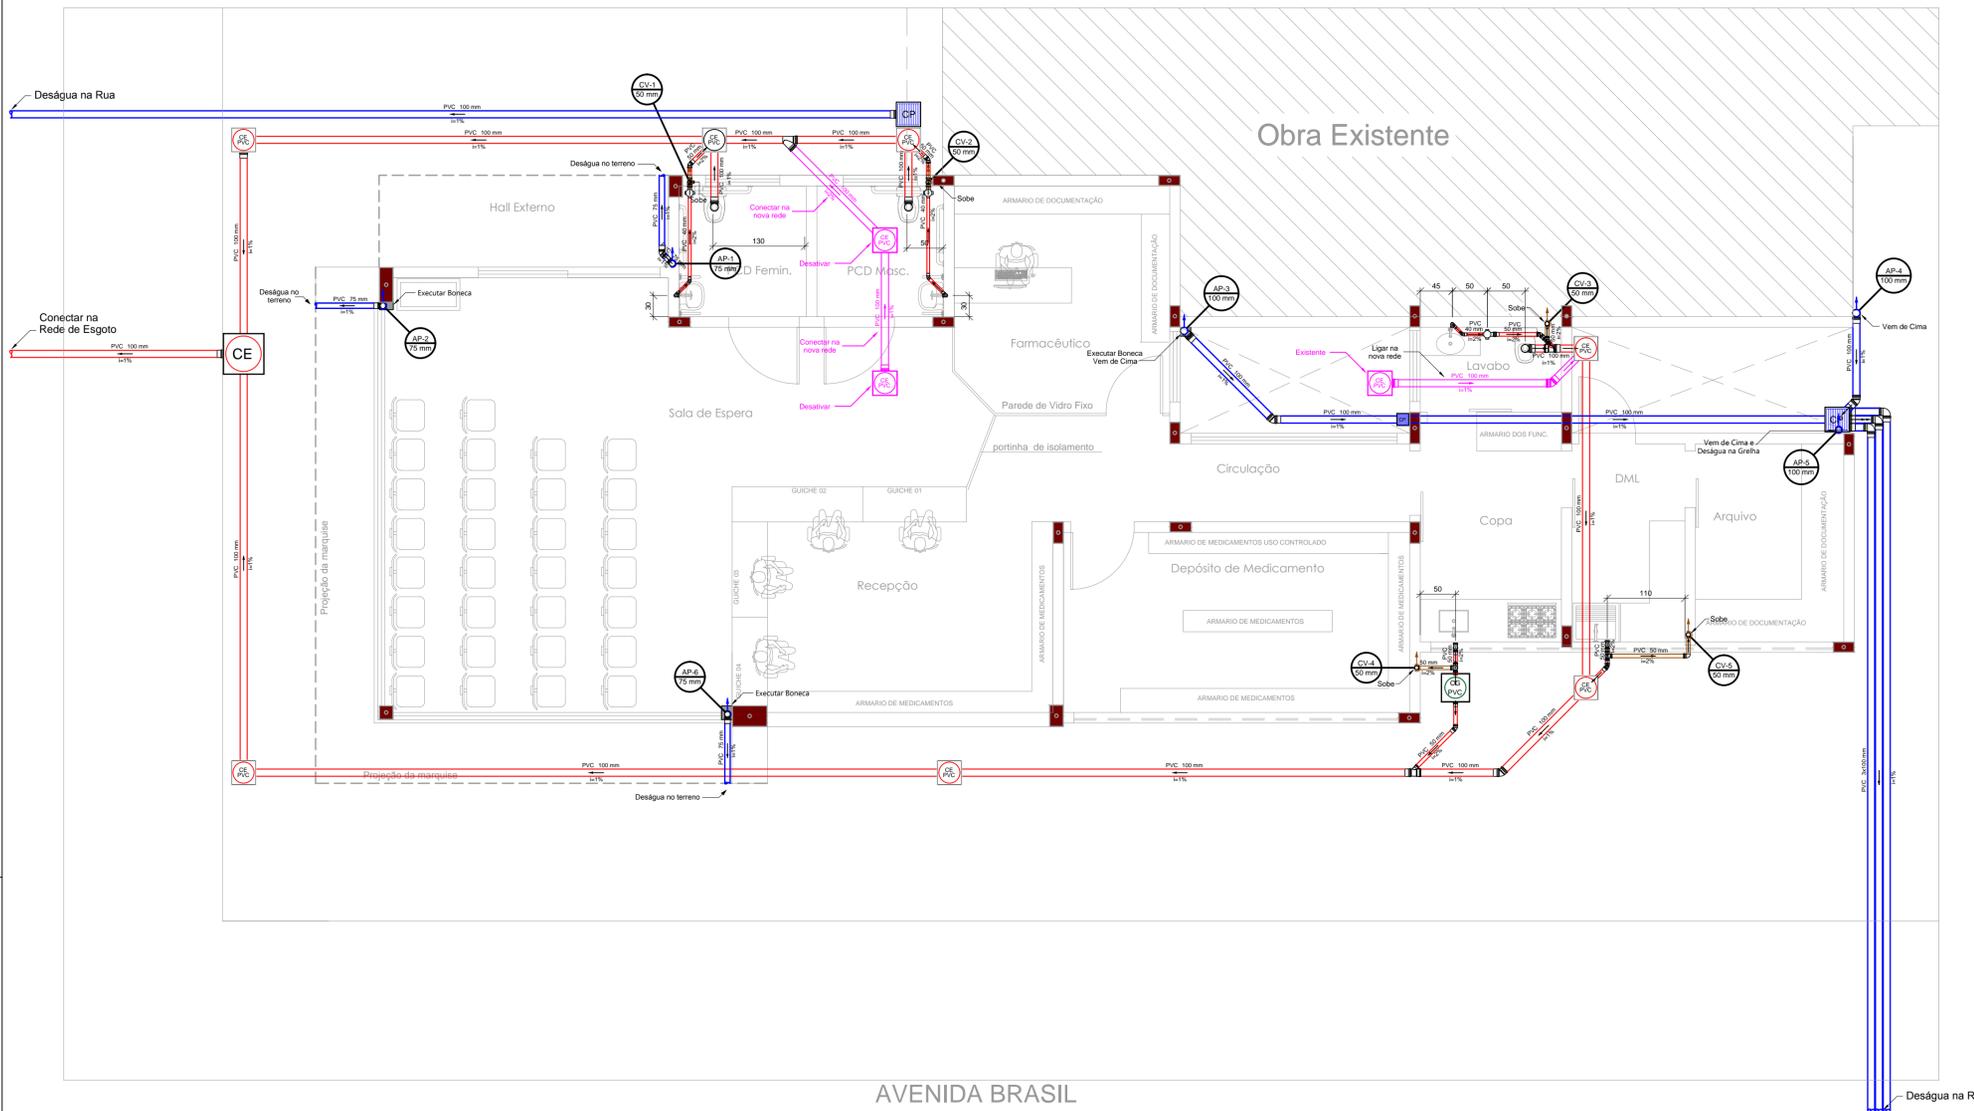


**DETALHE PL-1**  
SEM ESCALA

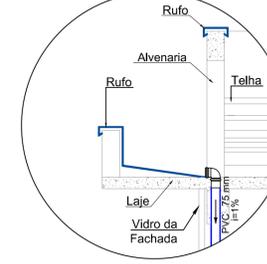


- NOTAS:**
- 1 - RESPEITAR AS INCLINAÇÕES, MEDIDAS E DIÂMETROS INDICADOS NO PROJETO
  - 2 - A INCLINAÇÃO MÍNIMA PARA CAMINHAMENTOS HORIZONTAIS É DE 1.5% PARA TUBULAÇÕES ATÉ 75mm E 1.0% PARA OS DIÂMETROS ACIMA DE 75mm.
  - 3 - NO CASO DE RAMAIS SUSPENSOS EM LAJES OU TETOS, A FIXAÇÃO SERÁ POR BRACADEIRAS OU TIRANTES DE AÇO OU OUTRO DISPOSITIVO QUE LHEIS GARANTA PERFEITA ESTABILIDADE. A DISTÂNCIA MÁXIMA ENTRE AS FIXAÇÕES
  - 4 - OS TUBOS DE QUEDA DEVERÃO DESER EM SHAFTS DE ALVENARIA OU DRYWALL SEM SOLIDARIEDADE COM A ESTRUTURA.
  - 5 - DURANTE A EXECUÇÃO DA OBRA REGISTRAR QUALQUER ALTERAÇÃO DE PROJETO PARA FUTURA EXECUÇÃO DE "AS BUILT".
  - 6 - A LISTA DE MATERIAIS FORNECIDA DEVE SER CONFERIDA PELA EMPRESA CONSTRUTORA ANTES DOS MATERIAIS SEREM ADQUIRIDOS AFIM DE ADEQUAÇÕES COM SEU MÉTODO CONSTRUTIVO.
  - 7 - AS CONEXÕES INSTALADAS NO FIM DOS TUBOS DE QUEDA DEVERÃO SER EM PVC DA SÉRIE R DA MARCA TIGRE OU AMANCO.
  - 8 - ESTE PROJETO ESTÁ DE ACORDO C/ A NBR 8160 DA ABNT. DIMENSIONADO EM FUNÇÃO DAS UNIDADES HUNTER DE CONTRIBUIÇÃO - UHC - QUE FORAM ATRIBUÍDAS AOS APARELHOS SANITÁRIOS.
  - 9 - SOMENTE CONSTRUTAR PARA A EXECUÇÃO DA OBRA PROFISSIONAIS EXPERIENTES, CAPACITADOS E DEVIDAMENTE REGISTRADOS.
  - 10 - EM CASO DE DÚVIDAS, CONSULTE O PROJETISTA.


**DETALHE DE INSTALAÇÃO DOS APARELHOS SANITÁRIOS**  
SEM ESCALA

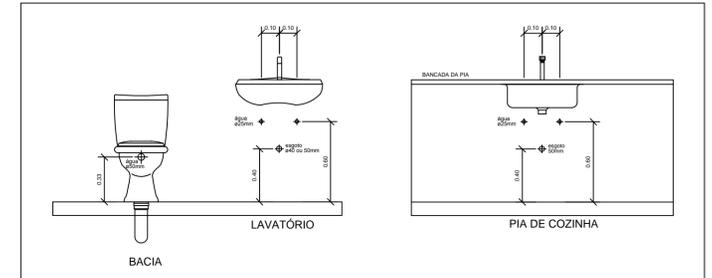


**DETALHE DA CAIXA DE GORDURA**  
SEM ESCALA

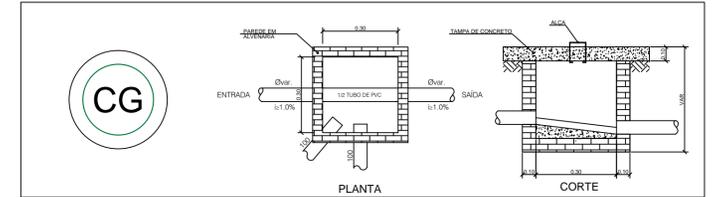


**DETALHE DA CAIXA DE PASSAGEM C/ GRELHA - PLUVIAL**  
SEM ESCALA

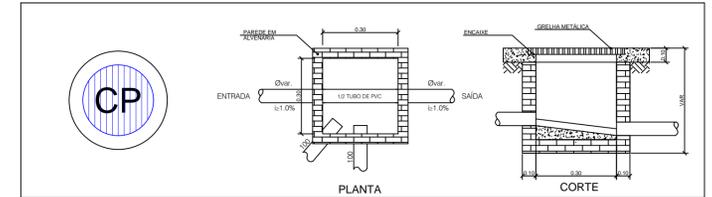


**DETALHE DA CAIXA DE PASSAGEM - ESGOTO**  
SEM ESCALA

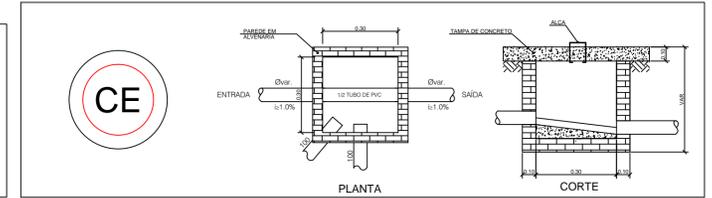

**PLANTA BAIXA - DISTRIBUIÇÃO COBERTURA**  
ESCALA 1:50

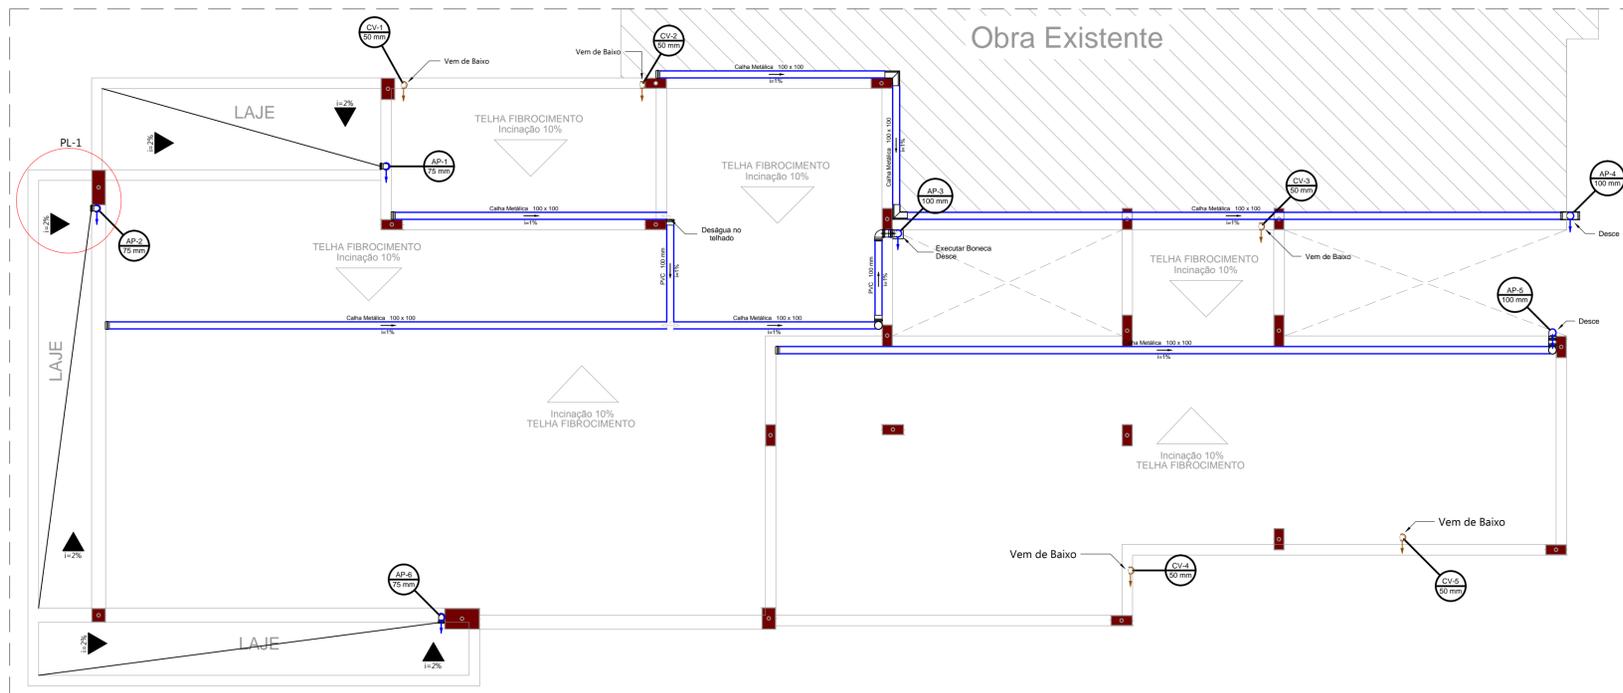

**DETALHE COLUNAS DE VENTILAÇÃO**  
SEM ESCALA

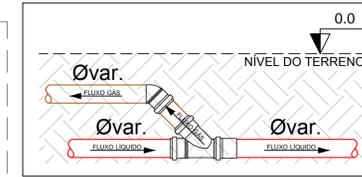

**NOMENCLATURA**

- Caixa Sifonada
- Caixa de areia pluvial c/grelha
- Caixas de Gordura
- Caixas de passagem
- Joelho 45
- Joelho 90
- Joelho 90 - coluna
- Junção simples
- Lavatório de Uso Geral
- Ramais de Ventilação
- Te sanitário - superior
- Vaso Sanitário c/ J90°
- TUBO REDE DE ESGOTO EXISTENTE
- TUBO REDE DE GORDURA
- TUBO REDE DE ESGOTO
- TUBO REDE DE VENTILAÇÃO
- TUBO REDE PLUVIAL

**Prefeitura Municipal de Sorriso**  
ESTADO DE MATO GROSSO  
Gestão 2017/2020

PROJETO:

**SANITÁRIO**

DETALHES:

**Detalhamento e distribuição da rede**

Obra: EDIFICAÇÃO COMERCIAL EM ALVENARIA  
FARMÁCIA CENTRAL  
Local: AVENIDA BRASIL, LOTE EQUIP. COMUNITÁRIO  
LOTEAMENTO GLEBA SORRISO

FOLHA:  
**01/01**

AUTOR DO PROJETO:

**Luciano Clebert Scaburi**  
Engenheir Civil  
CREA 170072976-4

PROPRIETÁRIO:

**Prefeitura Municipal de Sorriso**  
CNPJ: 03.239.076/0001-62

DATA:

**MARÇO / 2019**

ESCALA:

**INDICADA**

DESENHO:

**Rafael Bello**

ARQUIVO: