
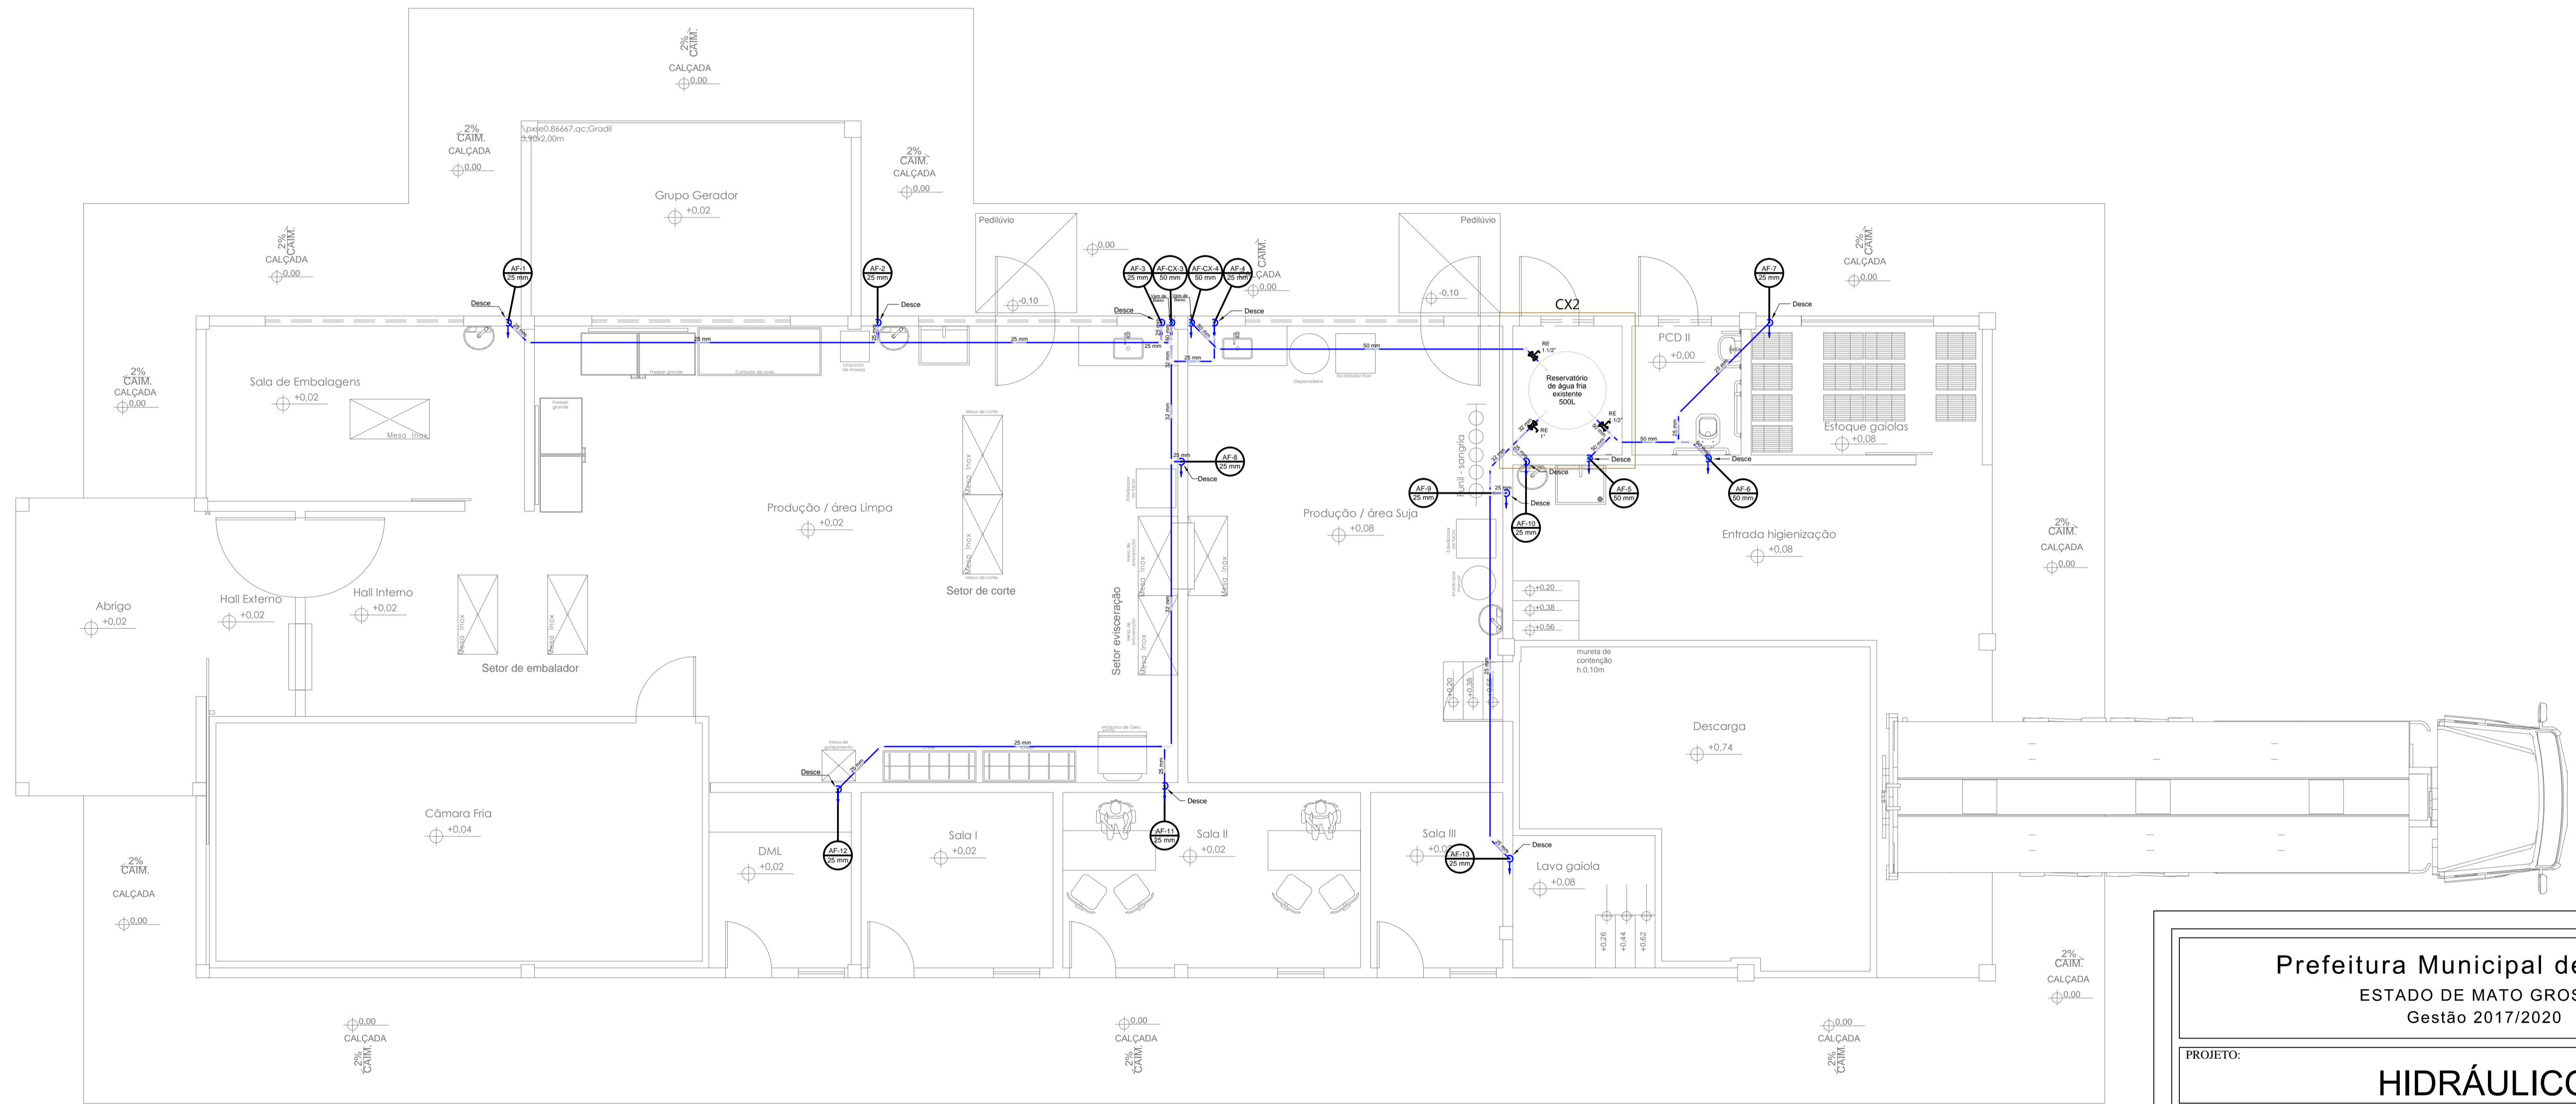


PLANTA BAIXA - DISTRIBUIÇÃO COBERTURA
 ESCALA 1:50

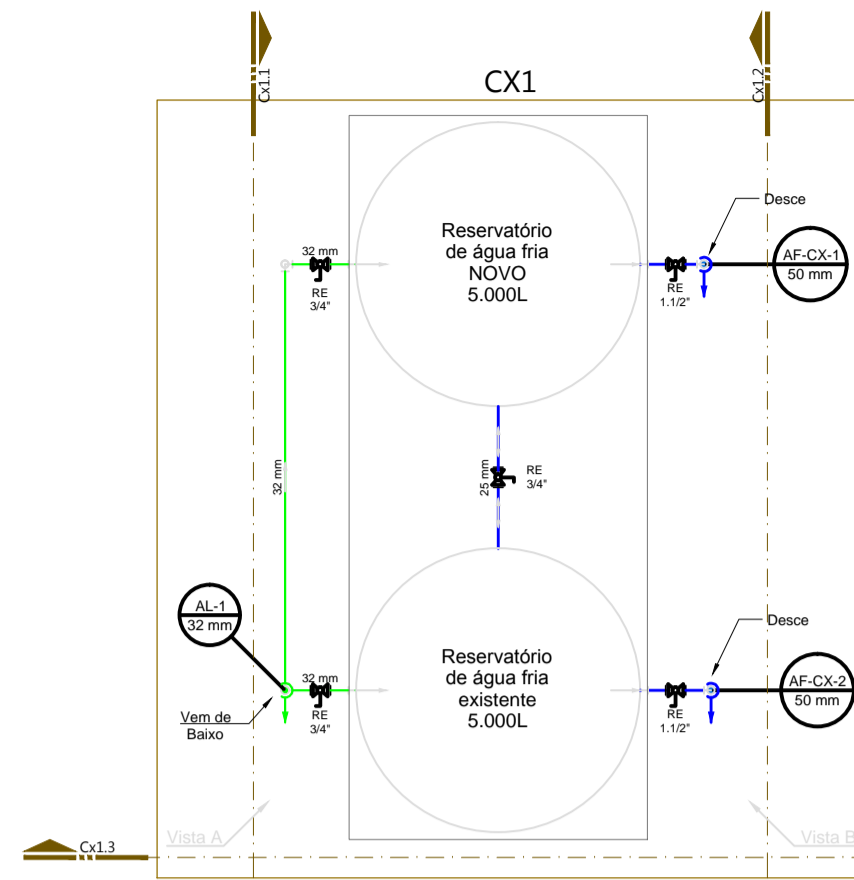

NOMENCLATURA

- ⊙ - REGISTRO ESFERA CIPVC SOLDÁVEL
- ⊞ - REGISTRO ESFERA CIPVC SOLDÁVEL
- ⊞ - REGISTRO DE GAVETA C/ CANOPLA CROMADA
- VS - VASO SANITÁRIO
- VD - VÁLVULA DE DESCARGA
- RE - REGISTRO ESFERA
- RG - REGISTRO DE GAVETA
- TUBO REDE DE ALIMENTAÇÃO PREDIAL SOB PISO
- TUBO REDE DE ALIMENTAÇÃO PREDIAL
- TUBO REDE DE ÁGUA FRIA SOB PISO
- TUBO REDE DE ÁGUA FRIA
- TUBO REDE DE ÁGUA QUENTE SOB PISO
- TUBO REDE DE ÁGUA QUENTE

Prefeitura Municipal de Sorriso ESTADO DE MATO GROSSO Gestão 2017/2020			
PROJETO:			
HIDRÁULICO			
DETALHES:			
PAVIMENTO TÉRREO - REDE DE DISTRIBUIÇÃO			
Obra: EDIFICAÇÃO COMERCIAL EM ALVENARIA ABATEDOURO DE AVES			FOLHA:
Local: BR 163, KM 774 - SORRISO DIREÇÃO SINOP/MT LOTEAMENTO GLEBA SORRISO			02/03
AUTOR DO PROJETO:		PROPRIETÁRIO:	
Camila Diel Bobrzyk <small>Engenheira Civil CREA MT025305</small>		Prefeitura Municipal de Sorriso <small>CNPJ: 03.239.076/0001-62</small>	
DATA:	ESCALA:	DESENHO:	ARQUIVO:
ABRIL / 2019	INDICADA		