


PLANTA BAIXA - DISTRIBUIÇÃO TÉRREO
 ESCALA 1:50

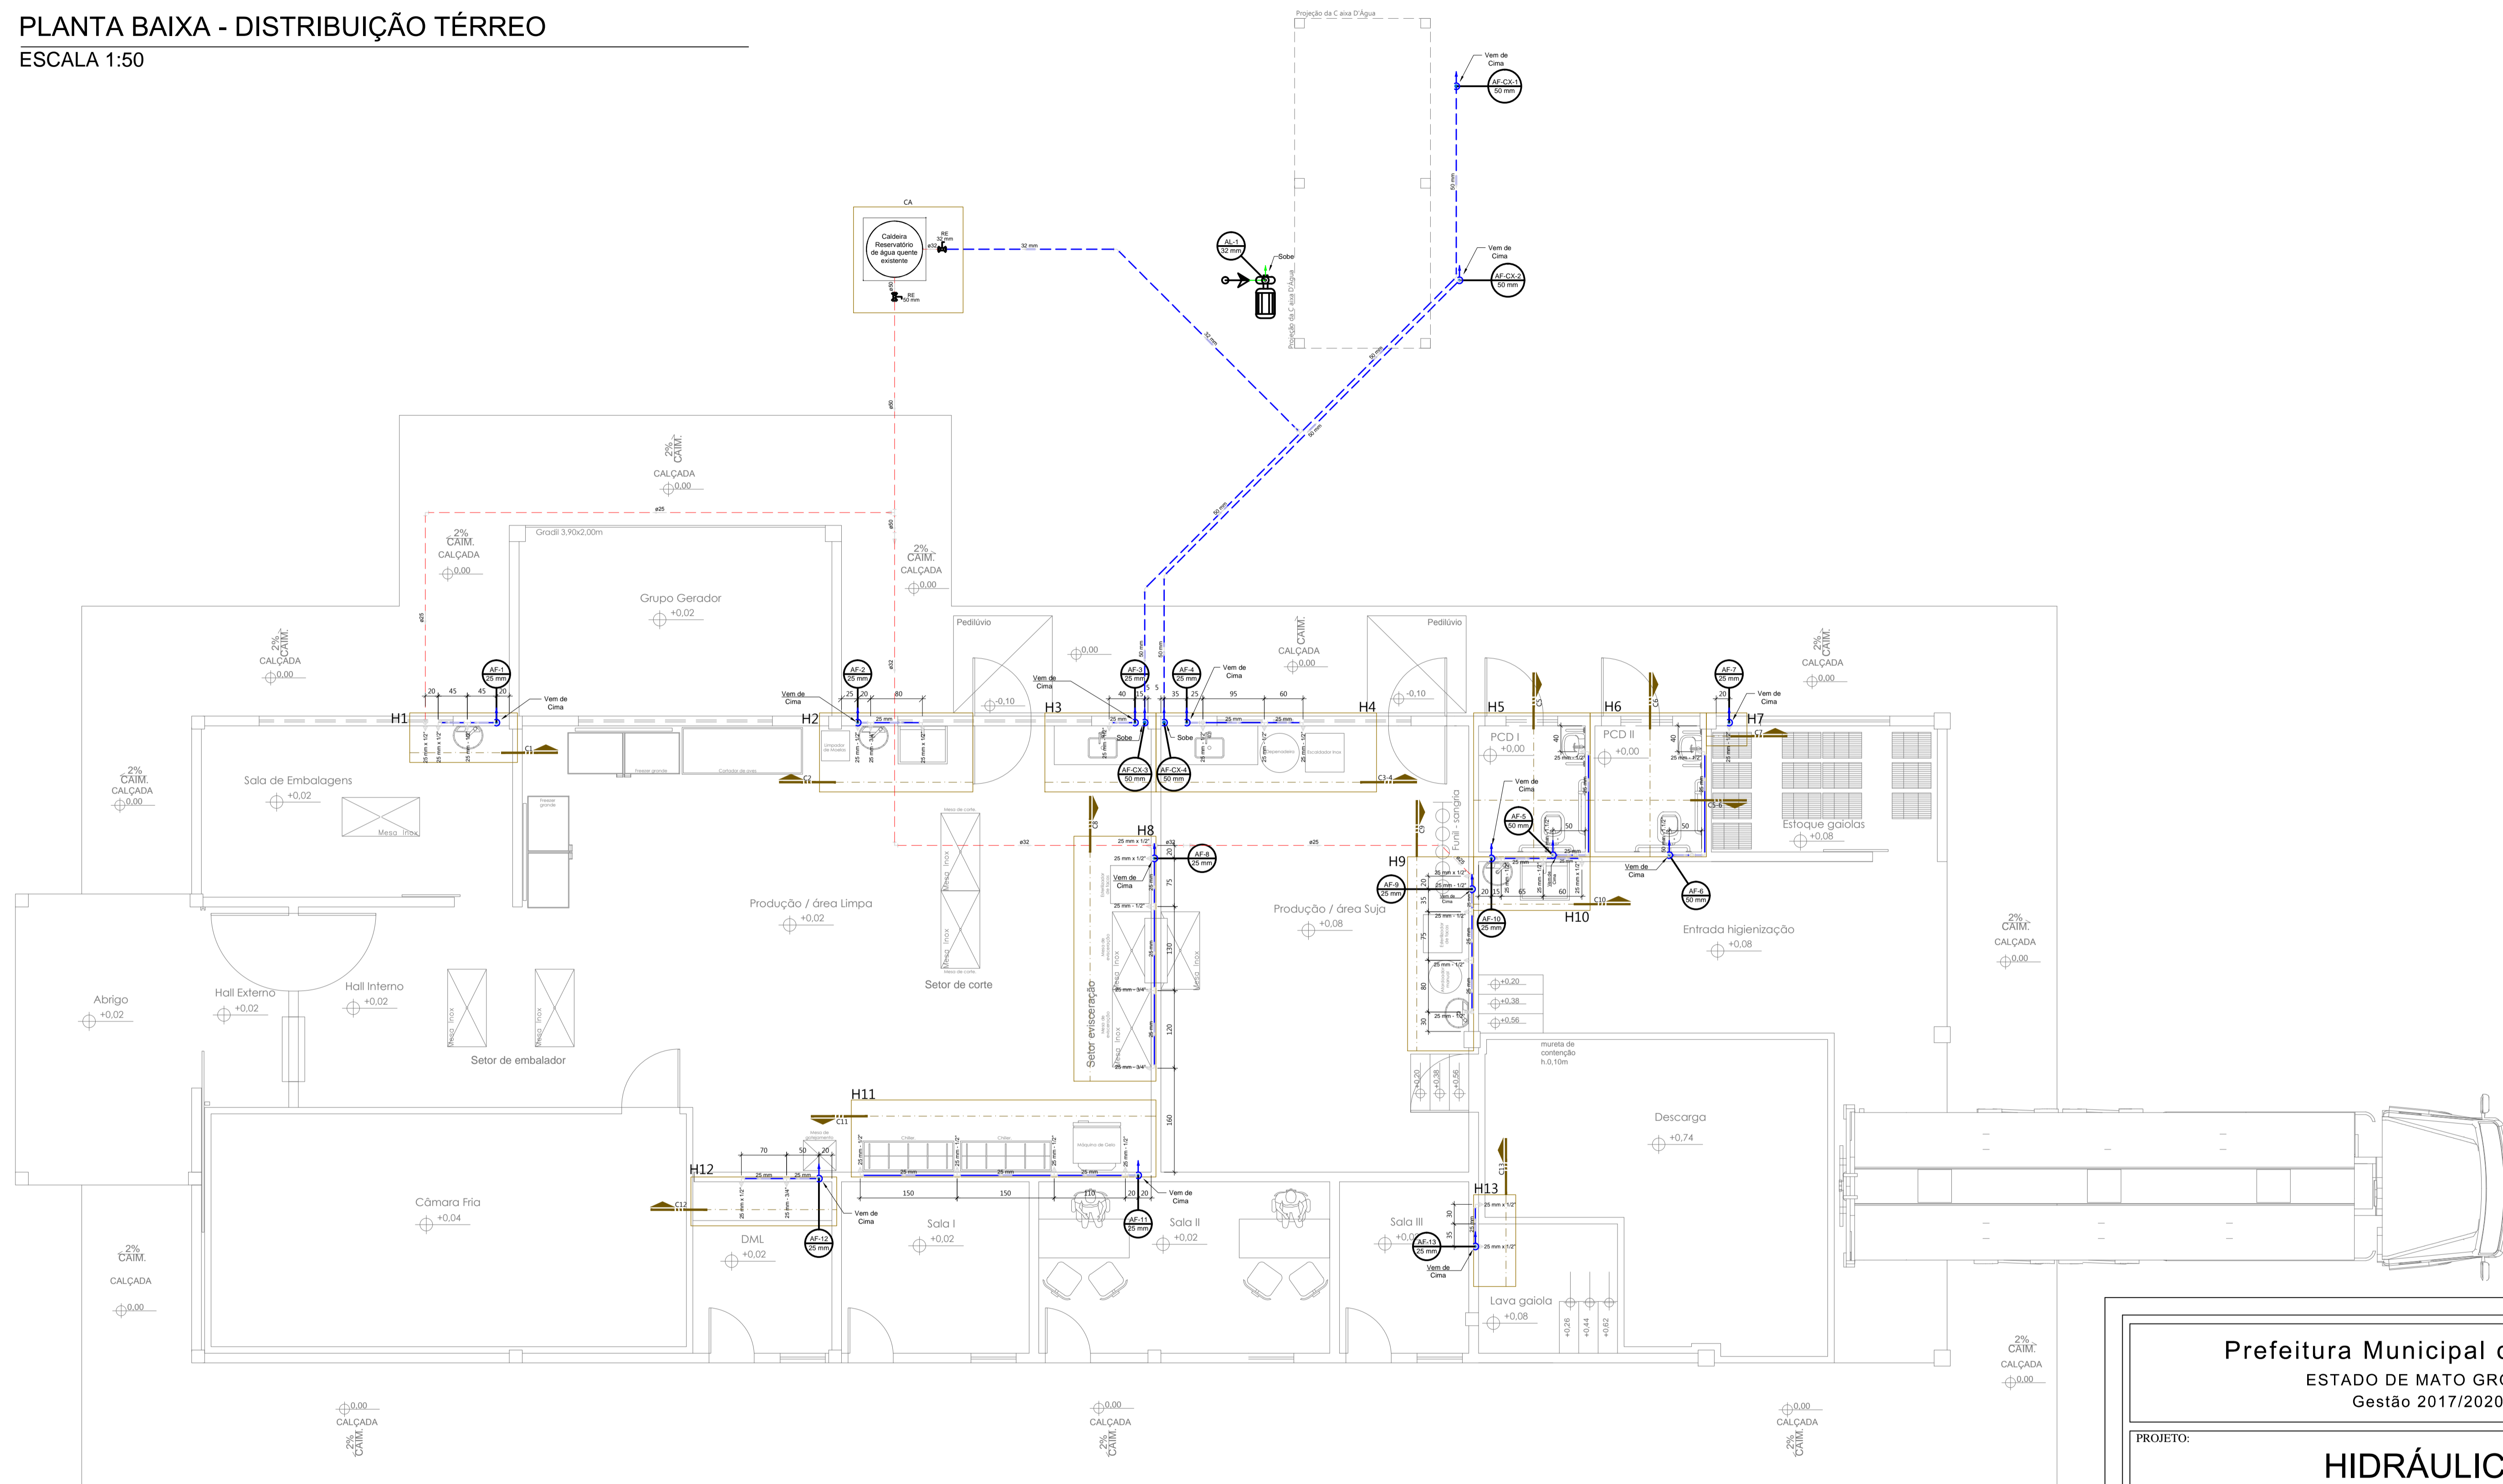

NOMENCLATURA

- ⊙ REGISTRO ESFERA CIPVC SOLDÁVEL
- ⊞ REGISTRO ESFERA CIPVC SOLDÁVEL
- ⊠ REGISTRO DE GAVETA C/ CANOPLA CROMADA
- VS - VASO SANITÁRIO
- VD - VÁLVULA DE DESCARGA
- RE - REGISTRO ESFERA
- RG - REGISTRO DE GAVETA
- TUBO REDE DE ALIMENTAÇÃO PREDIAL SOB PISO
- TUBO REDE DE ALIMENTAÇÃO PREDIAL
- TUBO REDE DE ÁGUA FRIA SOB PISO
- TUBO REDE DE ÁGUA FRIA
- TUBO REDE DE ÁGUA QUENTE SOB PISO
- TUBO REDE DE ÁGUA QUENTE

Prefeitura Municipal de Sorriso ESTADO DE MATO GROSSO Gestão 2017/2020	
PROJETO: HIDRÁULICO	
DETALHES: PAVIMENTO TÉRREO - REDE DE DISTRIBUIÇÃO	
Obra: EDIFICAÇÃO COMERCIAL EM ALVENARIA ABATEDOURO DE AVES Local: BR 163, KM 774 - SORRISO DIREÇÃO SINOP/MT LOTEAMENTO GLEBA SORRISO	FOLHA: 01/03
AUTOR DO PROJETO: Camila Diel Bobrzyk <small>Engenheira Civil CREA MT025305</small>	PROPRIETÁRIO: Prefeitura Municipal de Sorriso <small>CNPJ: 03.239.076/0001-62</small>
DATA: ABRIL / 2019	ESCALA: INDICADA
DESENHO:	ARQUIVO: