

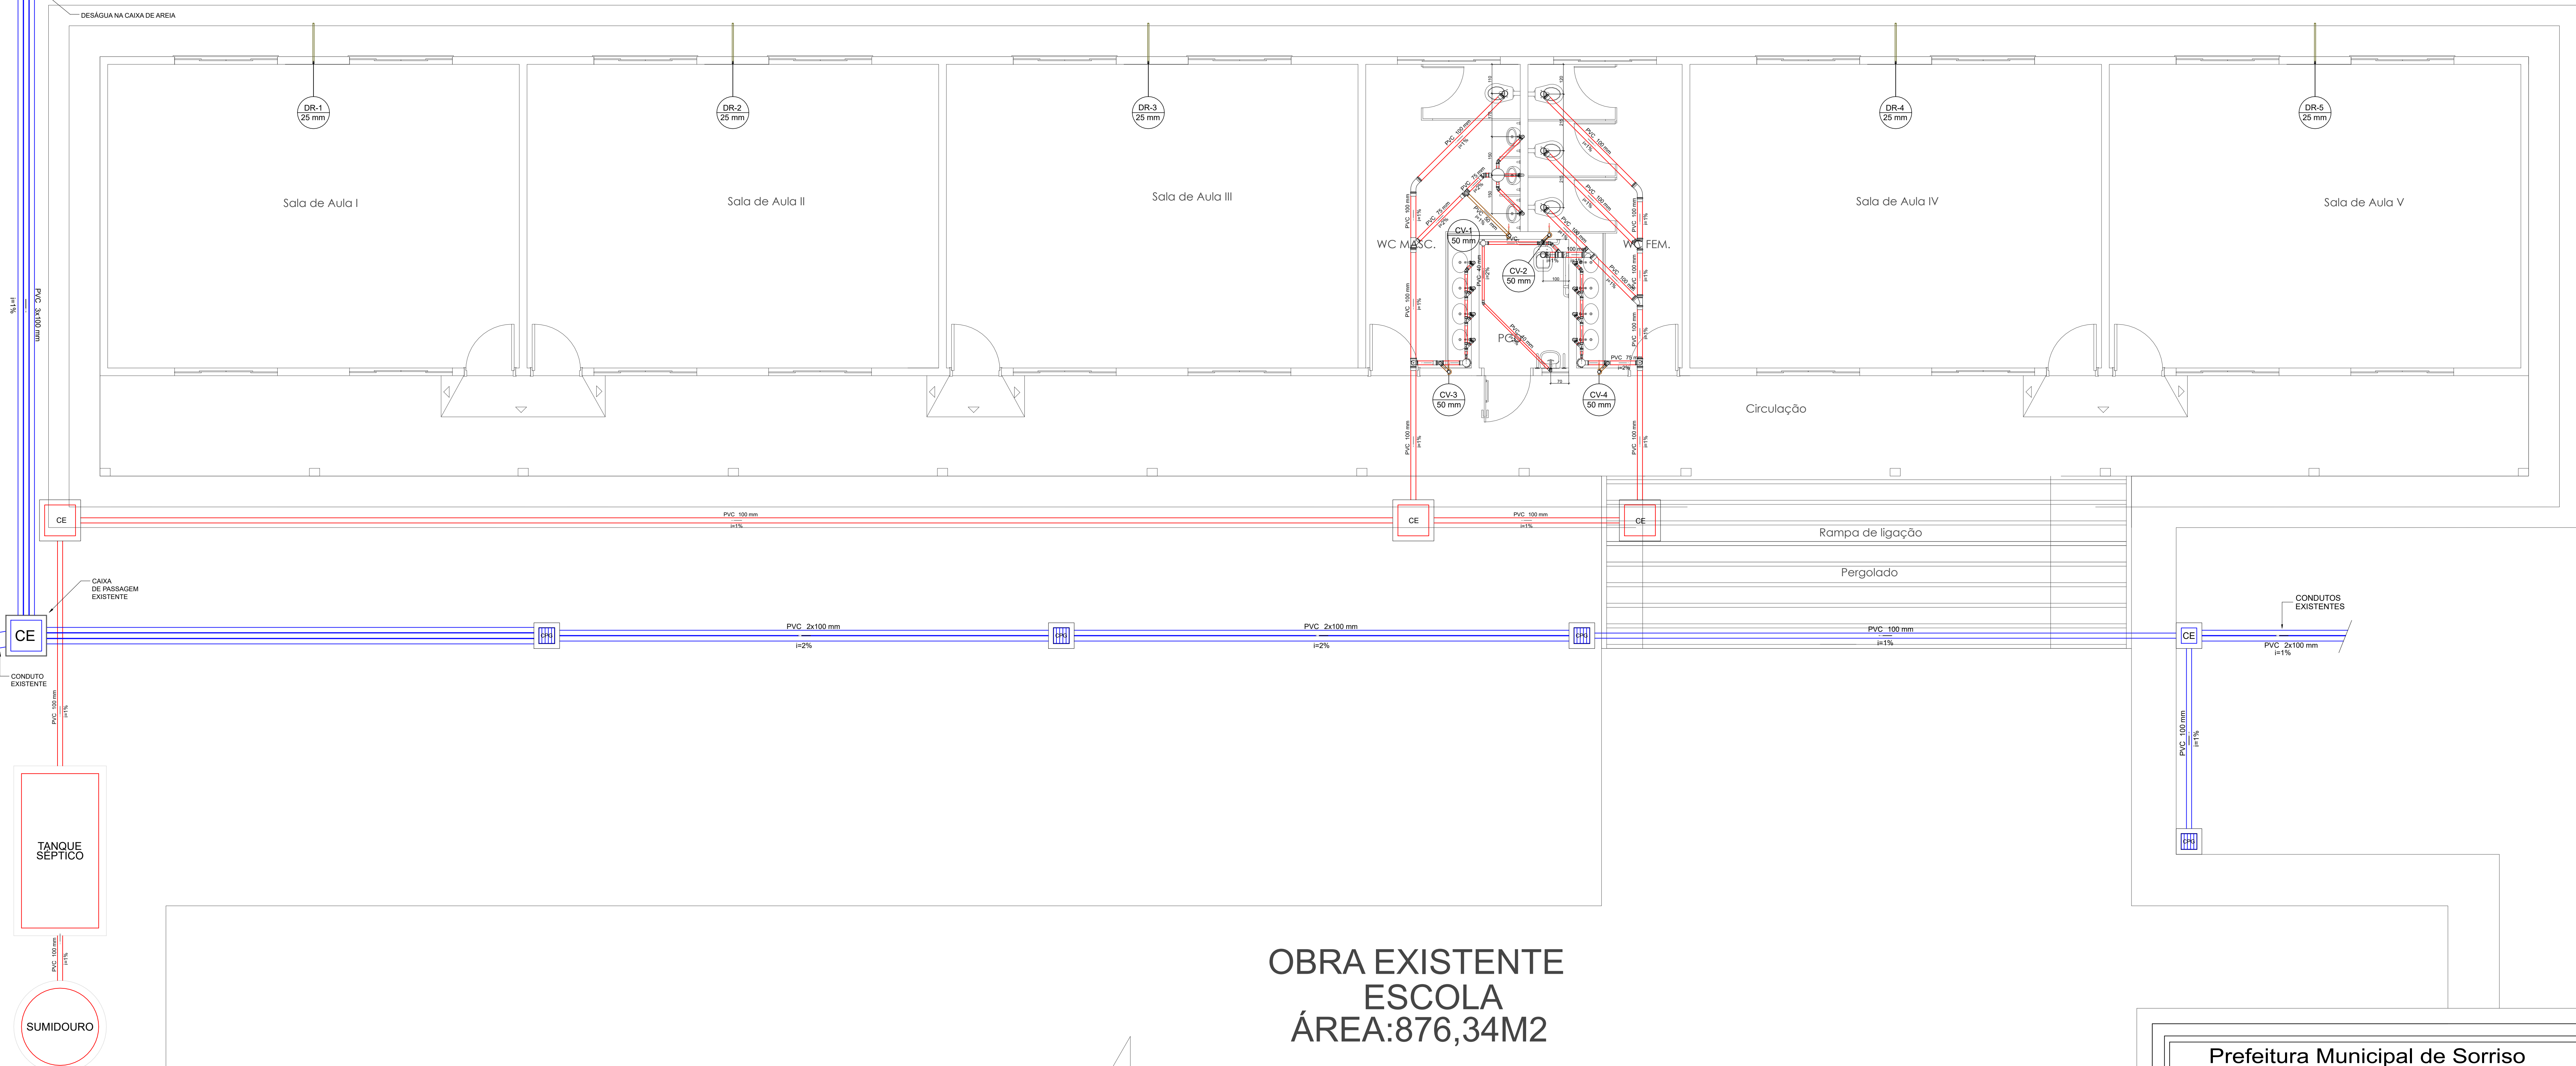
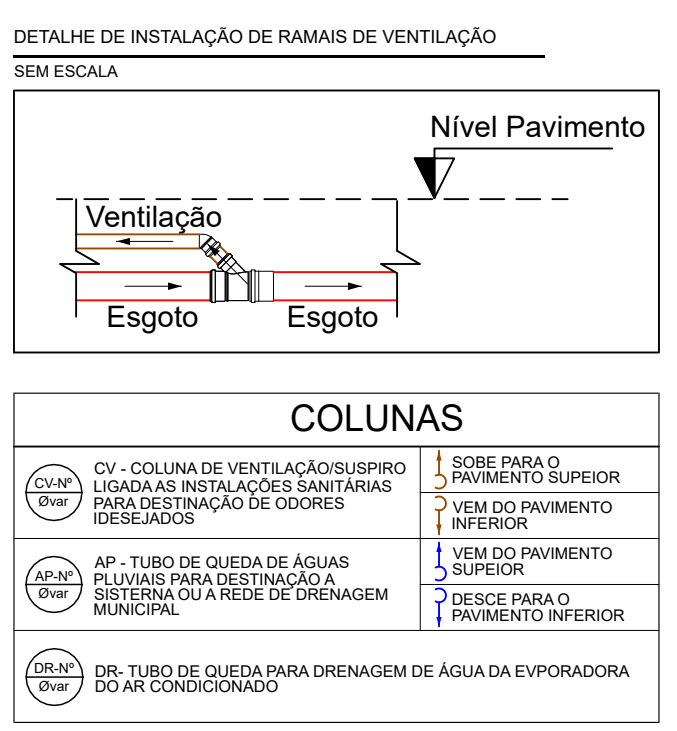
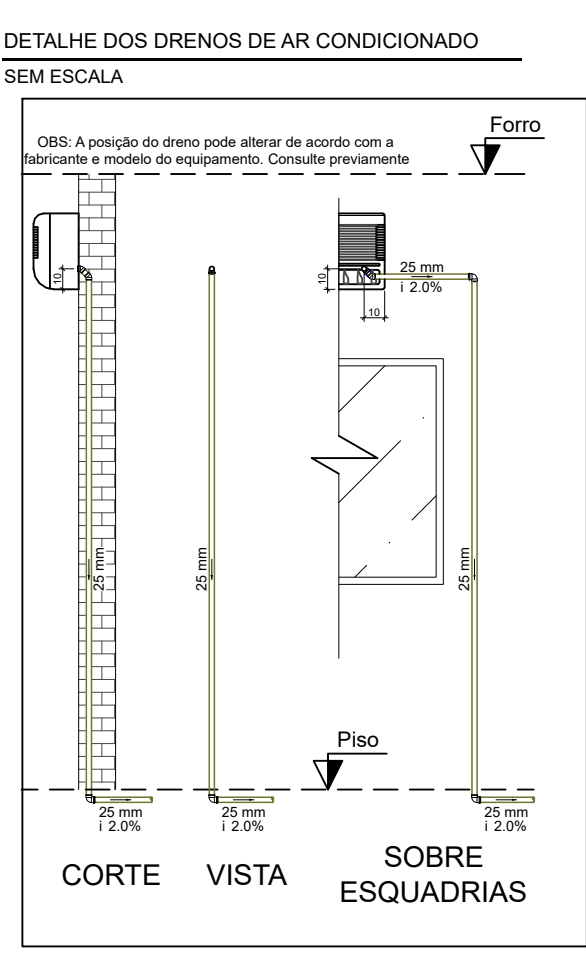
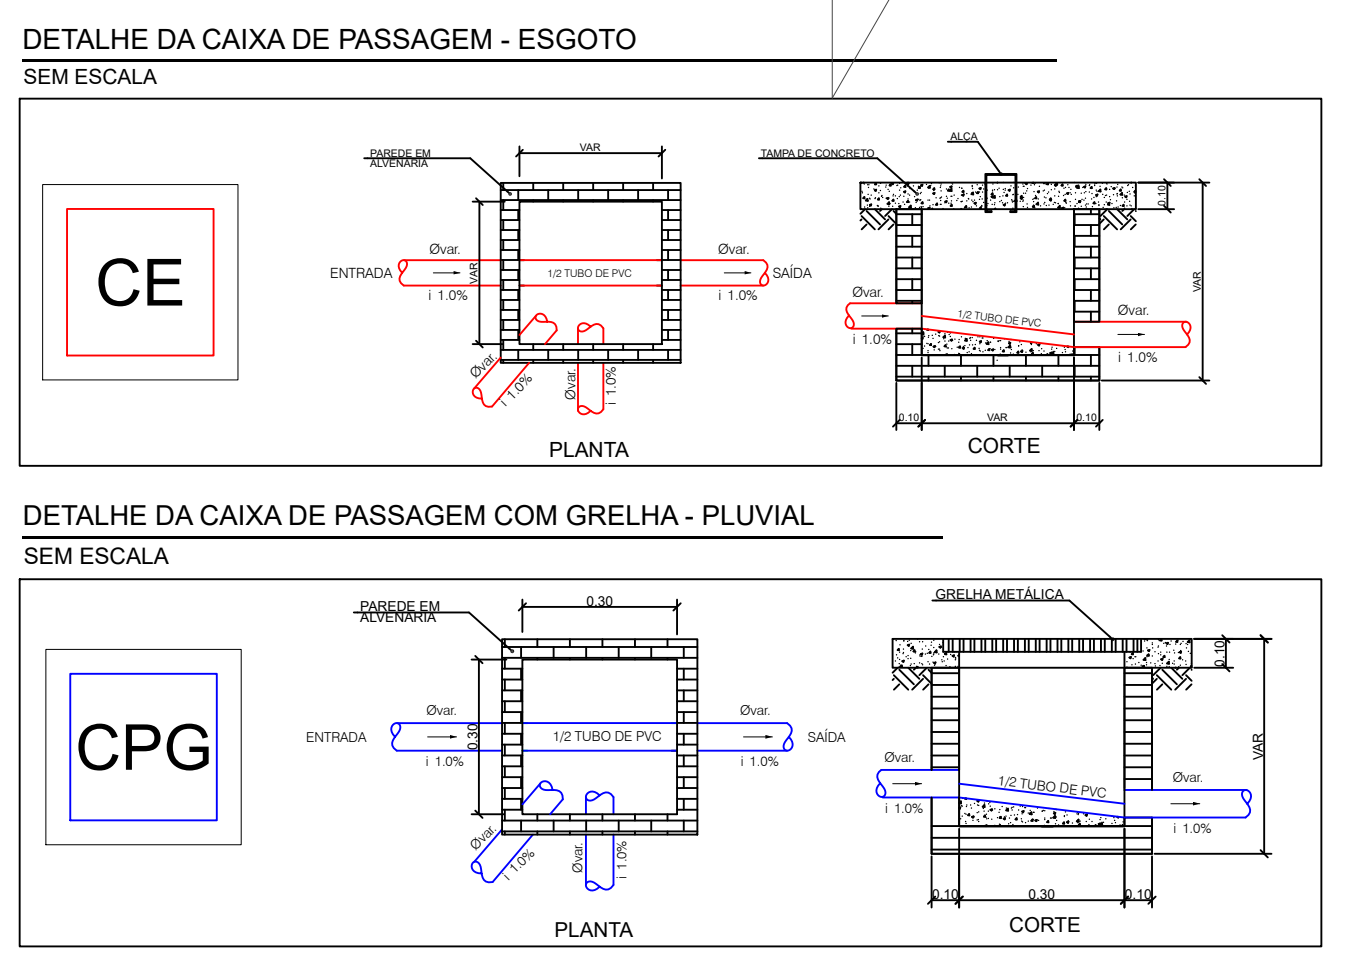


PLANTA BAIXA - PAVIMENTO TÉRREO  
ESCALA 1:50

CALHA DE CHÃO PARA ÁGUA PLUVIAL EXISTENTE

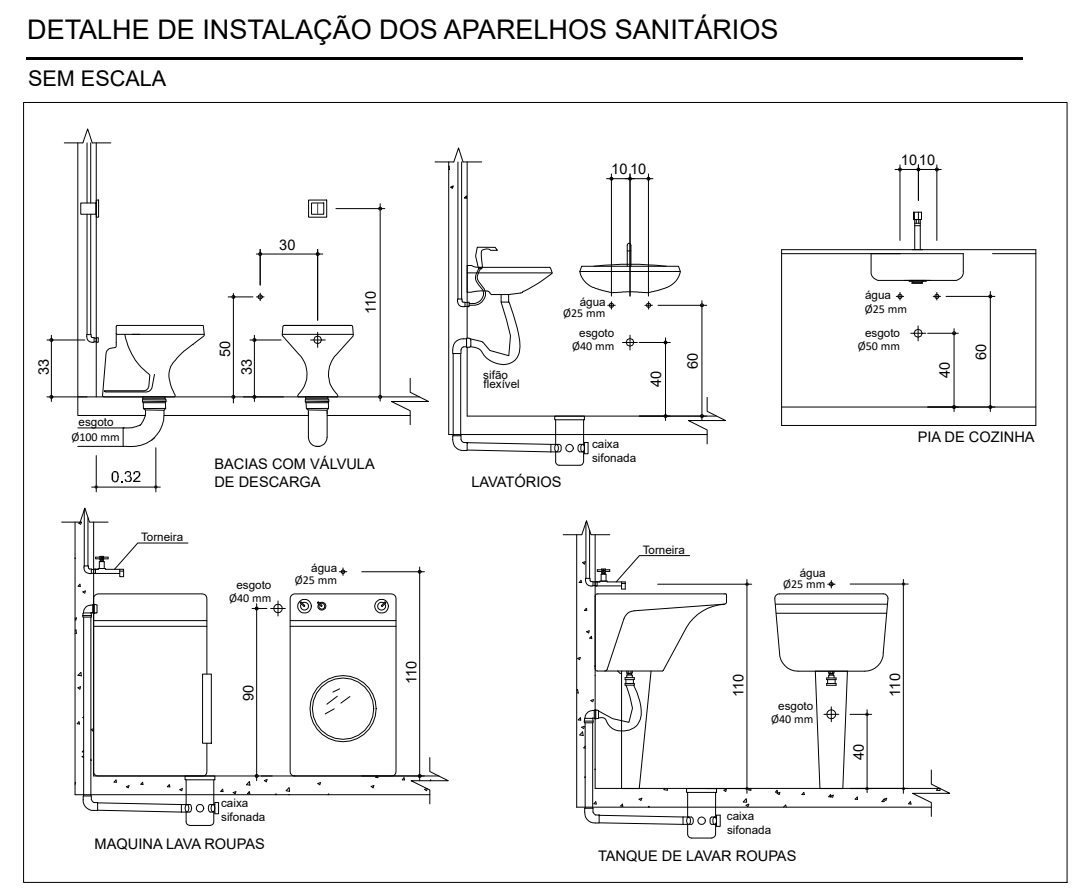

OBRA EXISTENTE  
ESCOLA  
ÁREA: 876,34M<sup>2</sup>

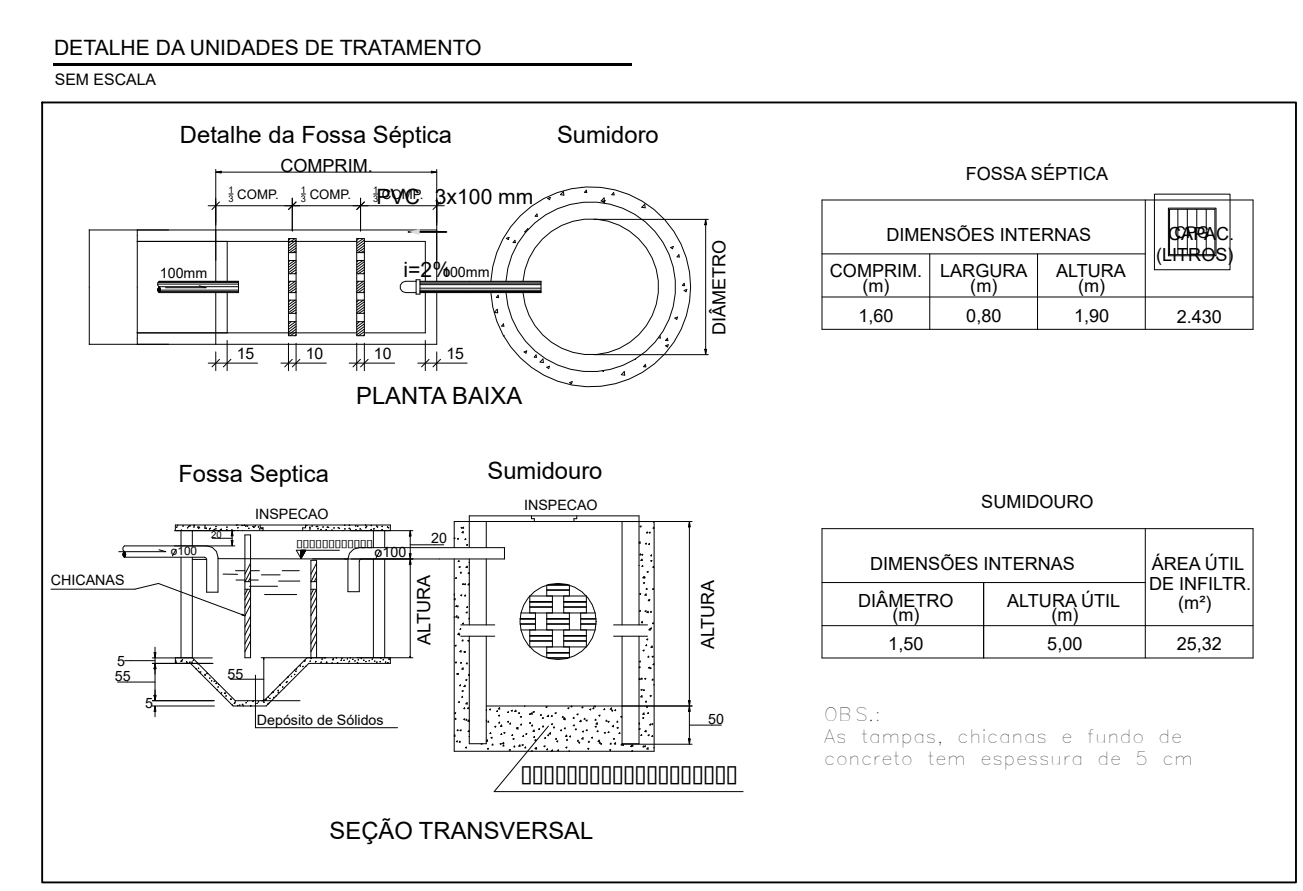

**NOMENCLATURA**

Símbolo	Descrição
[Símbolo]	CAIXA DE PASSAGEM COM GRELHA
[Símbolo]	CAIXA DE PASSAGEM SEM GRELHA
[Símbolo]	CAIXA DE PASSAGEM
[Símbolo]	JUNTURA DE COLUNA
[Símbolo]	JUNTURA DE BARRAS
[Símbolo]	SANITÁRIO RESENECIDA COM SF80
[Símbolo]	RAMOS DE VENTILAÇÃO
[Símbolo]	TUBO SANITÁRIO 100
[Símbolo]	CURVA 45 LONGA PARA ESGOTO SANITÁRIO
[Símbolo]	CURVA 45 LONGA
[Símbolo]	JUNTURA DE COLUNA BARRAS
[Símbolo]	JUNTURA DE BARRAS
[Símbolo]	TUBO SANITÁRIO
[Símbolo]	TUBO DE DRENAGEM
[Símbolo]	TERMINAL DE VENTILAÇÃO - COLUNA
[Símbolo]	COLUNA PLUVIAL
[Símbolo]	TUBO REDE DE ESGOTO
[Símbolo]	TUBO REDE DE VENTILAÇÃO
[Símbolo]	TUBO REDE PLUVIAL
[Símbolo]	TUBO DRENO DE AR CONDICIONADO

**Prefeitura Municipal de Sorriso**  
ESTADO DE MATO GROSSO  
Gestão 2017/2020

**PROJETO: SANITÁRIO**

**DETALHES: Detalhamento e Distribuição da Rede**

**OBRA: Edificação Comercial Em Alvenaria  
Escola Municipal Flor do Amanhã**

**LOCAL: Rua Iraí, Lotes 90/92/94/96/98, Quadra 01  
Loteamento Industrial Segunda Etapa - Sorriso/MT**

**AUTOR DO PROJETO: Luciano Clebert Scaburi**  
Engenheiro Civil  
CREA/MT 025.172/2014

**PROPRIETÁRIO: Prefeitura Municipal de Sorriso**  
CNPJ: 03.239.076/0001-62

**DATA: MARÇO / 2020**    **ESCALA: INDICADA**    **DESENHO:**    **ARQUIVO:**

**FOLHA: 01 / 01**