


# PLANTA BAIXA - PAVIMENTO TÉRREO

ESCALA 1:50

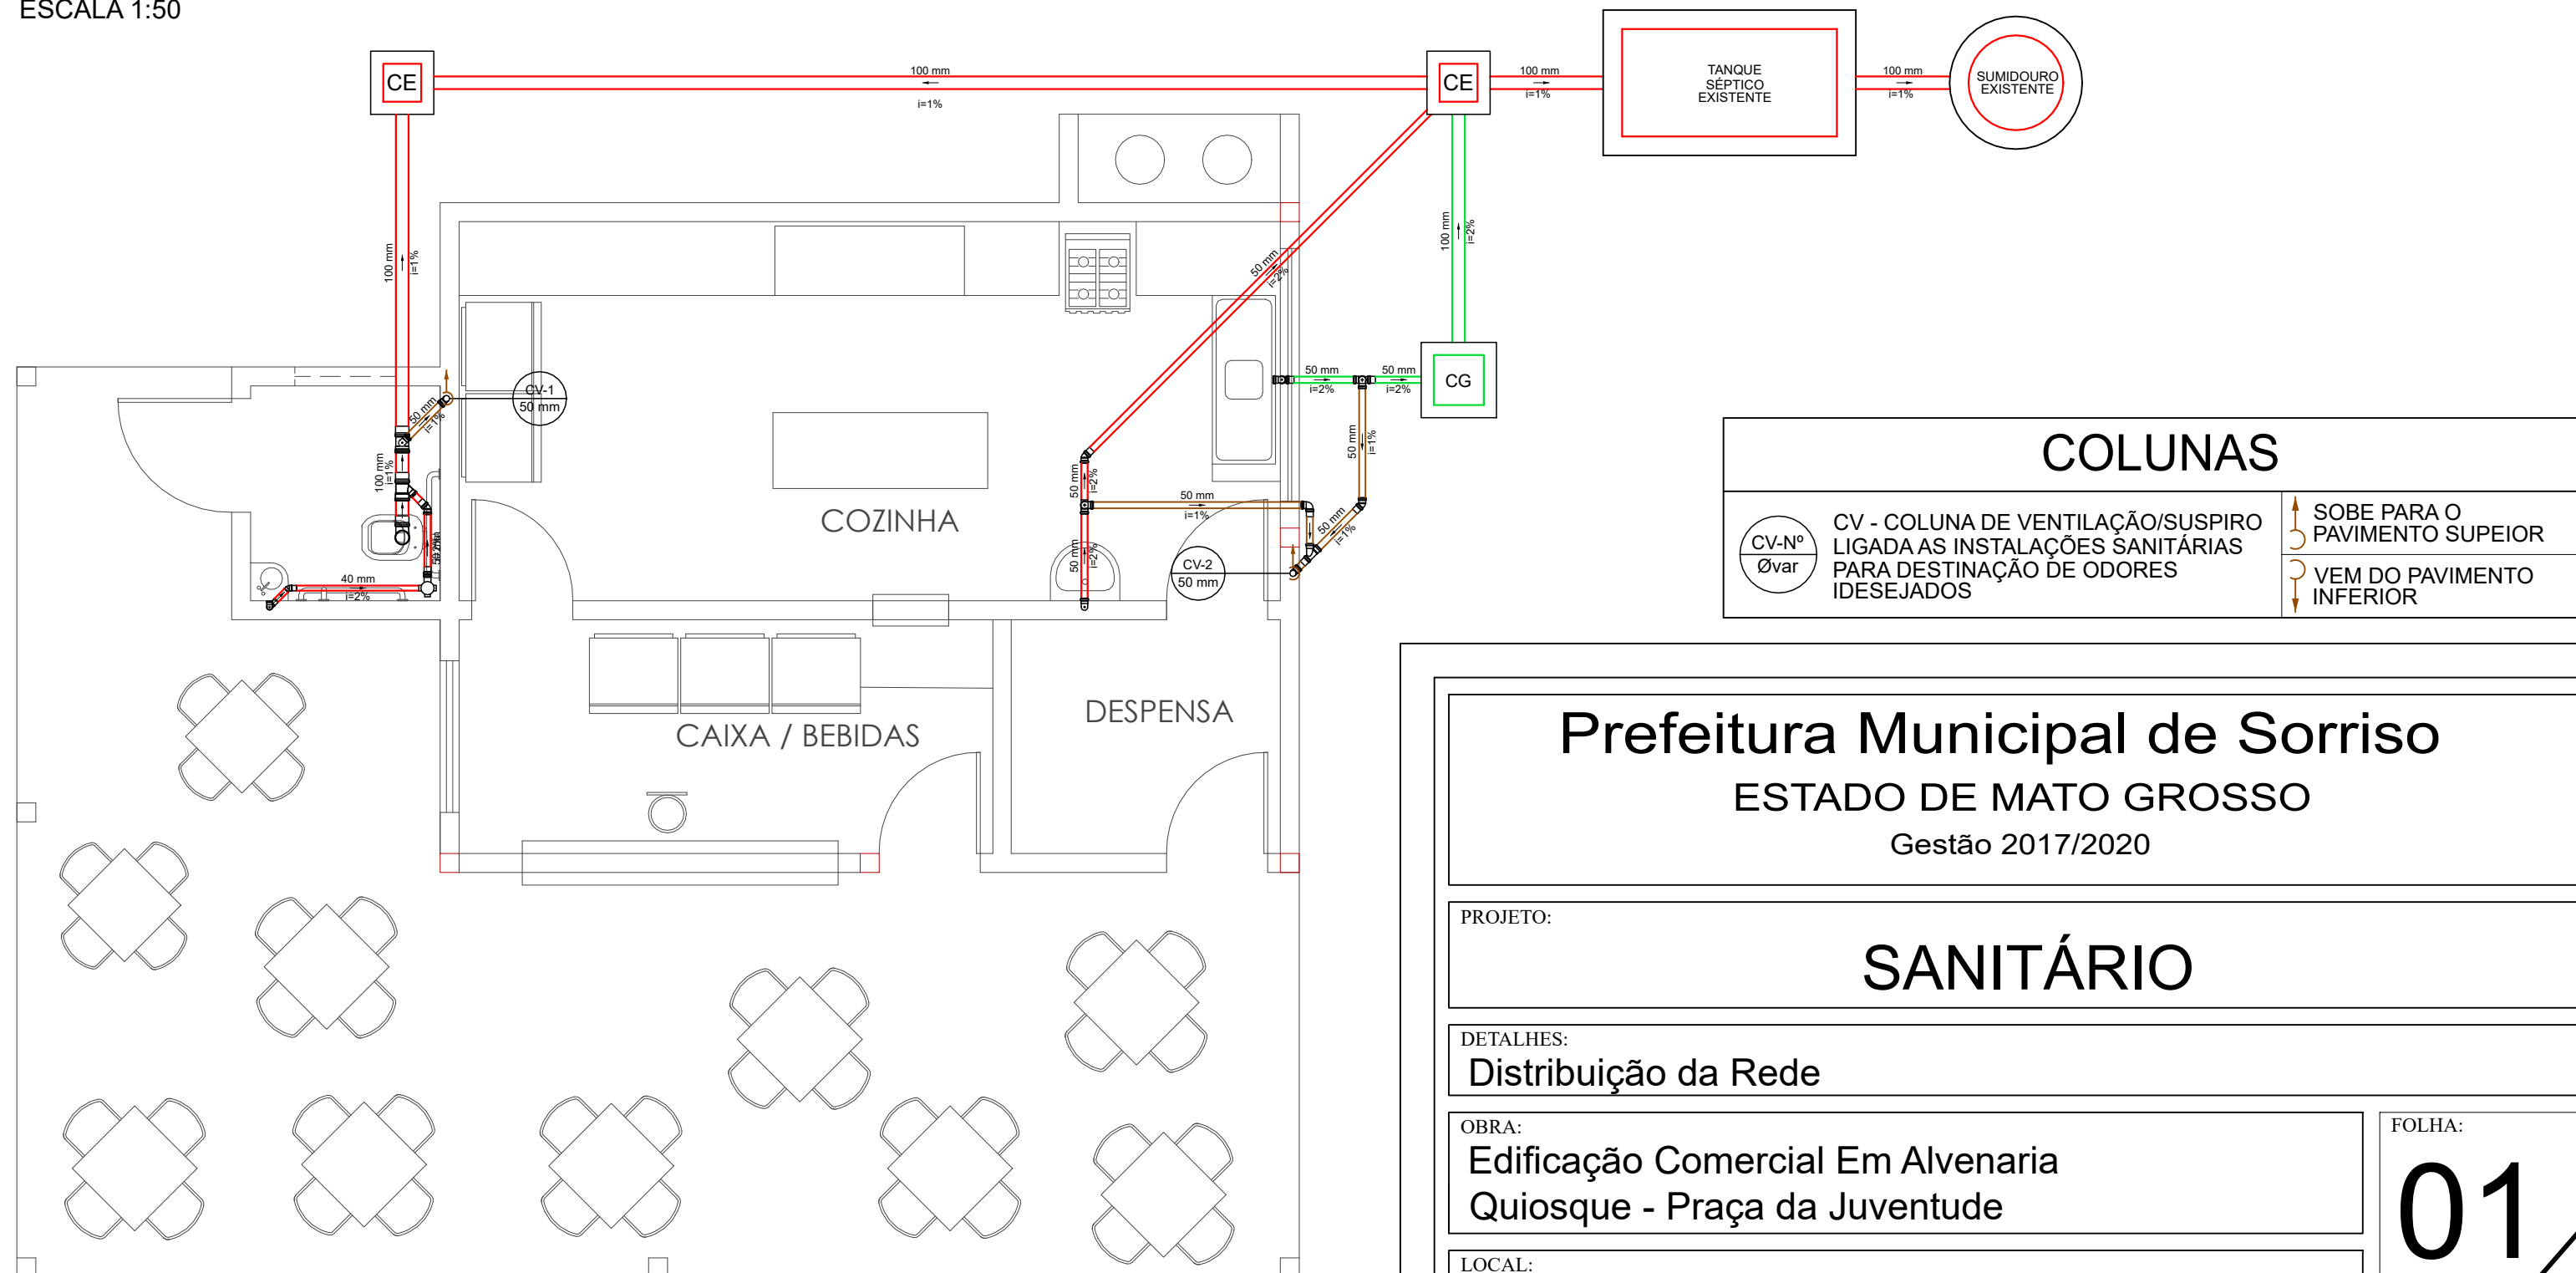

COLUNAS	
CV-Nº Øvar	CV - COLUNA DE VENTILAÇÃO/SUSPIRO LIGADA AS INSTALAÇÕES SANITÁRIAS PARA DESTINAÇÃO DE ODORES IDESEJADOS
↑	SOBE PARA O PAVIMENTO SUPEIOR
↓	VEM DO PAVIMENTO INFERIOR

NOMENCLATURA			
	CAIXAS INSPEÇÃO SIMPLES DE ALVENARIA DE 40X40CM ESGOTO		JUNÇÃO SIMPLES
	CAIXAS GORDURA SIMPLES DE ALVENARIA DE 40X40CM GORDURA		LAVATÓRIO RESIDENCIAL COM SIFÃO
	CAIXA SIFONADA		PIA DE COZINHA COM SIFÃO 50MM
	BUCHA DE REDUÇÃO LONGA		RAMAIS DE VENTILAÇÃO
	JOELHO 45		VASO SANITÁRIO C/ CURVA 90°
	JOELHO 90- COLUNA		TUBO REDE DE GORDURA
			TUBO REDE DE ESGOTO
			TUBO REDE DE VENTILAÇÃO

**Prefeitura Municipal de Sorriso**  
**ESTADO DE MATO GROSSO**  
 Gestão 2017/2020

PROJETO:  

## SANITÁRIO

DETALHES:  
**Distribuição da Rede**

OBRA:  
**Edificação Comercial Em Alvenaria**  
**Quiosque - Praça da Juventude**

FOLHA:  

# 01


---

# 02

LOCAL:  
**Avenida Natalino João Brescansin, Praça da Juventude, Centro - Sorriso/MT**

AUTOR DO PROJETO:  
**Luciano Clebert Scaburi**  
 Engenheir Civil  
 CREA 170072976-4

PROPRIETÁRIO:  
**Prefeitura Municipal de Sorriso**  
 CNPJ: 03.239.076/0001-62

DATA:  
**AGOSTO / 2019**

ESCALA:  
**INDICADA**

DESENHO:

ARQUIVO: