



1 Planta Baixa parcial térreo
Escala: 1/100

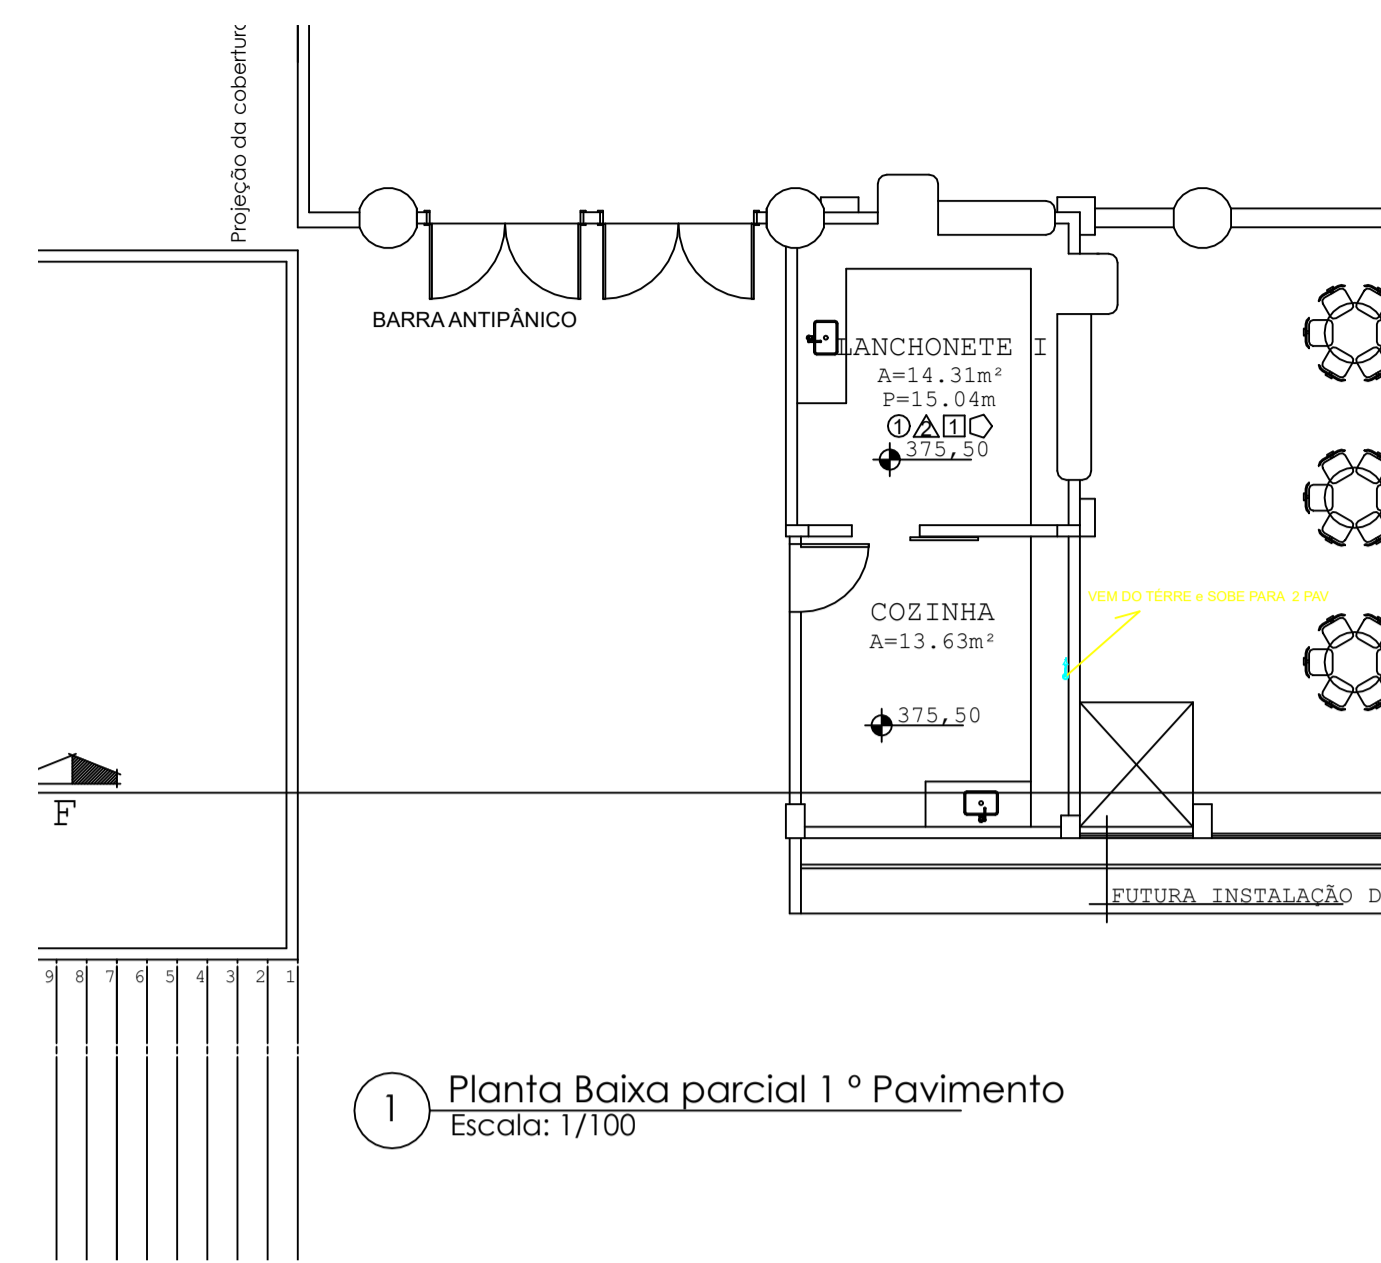

1 Planta Baixa parcial 1º Pavimento
Escala: 1/100

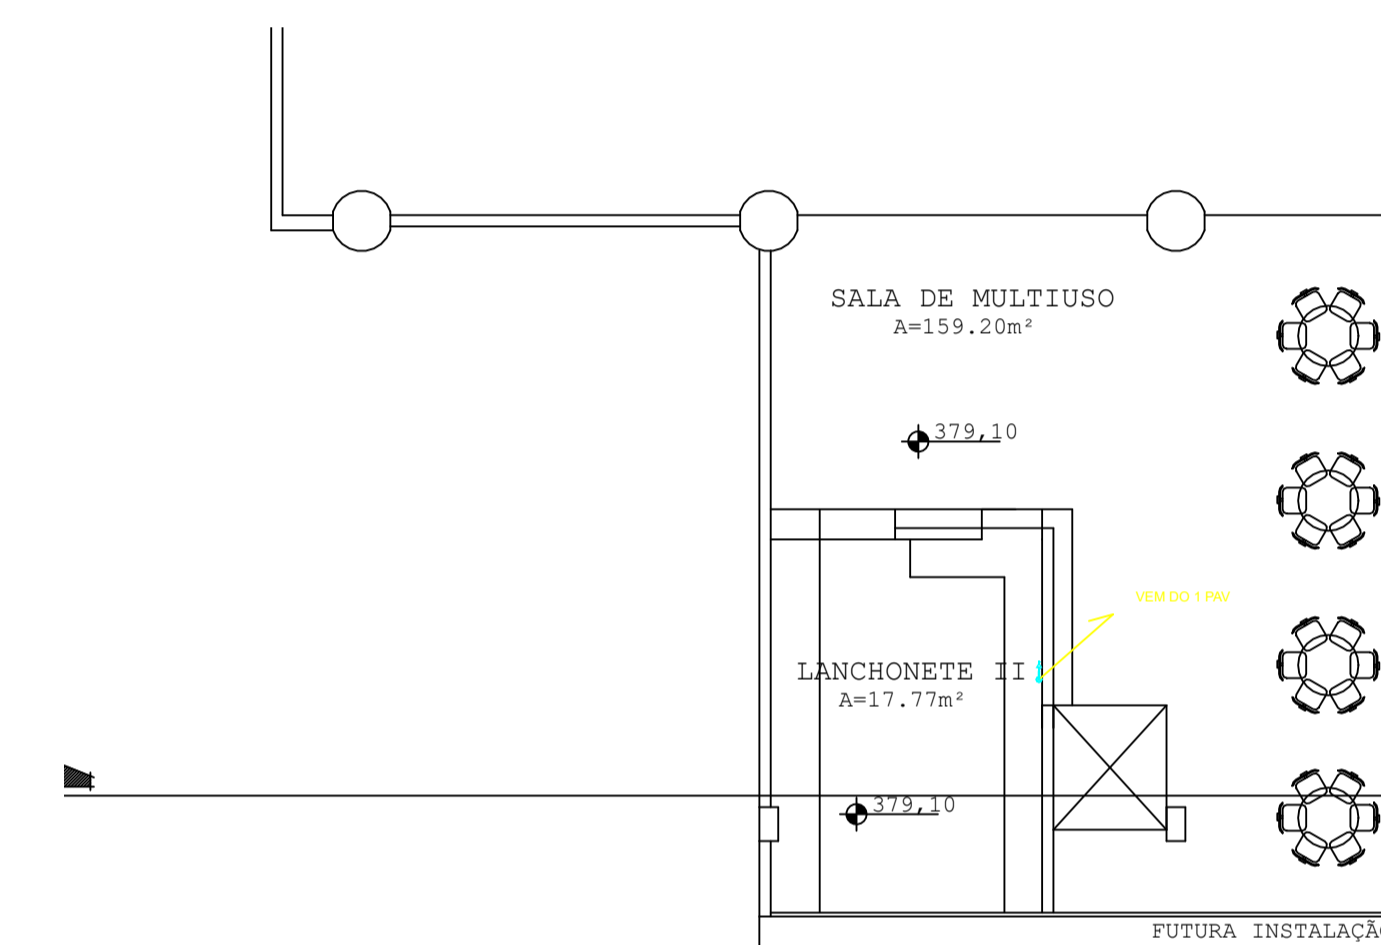

1 Planta Baixa parcial 1º Pavimento
Escala: 1/100

CLASSIFICAÇÃO DO(S) RECIPIENTE(S):

LOCALIZAÇÃO	<input checked="" type="checkbox"/> SUPERFÍCIE	<input type="checkbox"/> ENTERRADO	<input type="checkbox"/> ATERRADO	POSICÃO	<input checked="" type="checkbox"/> VERTICAL	<input type="checkbox"/> HORIZONTAL	FIXAÇÃO	<input type="checkbox"/> FIXO	<input checked="" type="checkbox"/> NÃO FIXO	MANUSEIO	<input checked="" type="checkbox"/> TRANSPORTÁVEL	<input type="checkbox"/> ESTACIONÁRIO	ABASTECIMENTO	<input type="checkbox"/> NO LOCAL	<input checked="" type="checkbox"/> TROCADO
FORMATO	<input checked="" type="checkbox"/> CILÍNDRICO	<input type="checkbox"/> ESFÉRICO													

PROJETO DE GÁS EM EDIFICAÇÃO G.L.P.
CENTRAL DE GÁS PARA 06 CILINDROS P-45

NORMAS BÁSICAS USADA PARA ELABORAR ESTE PROJETO:
NORMA TÉCNICA Nº 28 DO CBM-GO E DEMAIS NORMAS TÉCNICAS ADOTADAS PELO CBM-MT;
NBR-13523 NBR-15368 E NBR-14024 DA ABNT.
LEI 10.402/16 - LEI DE SEGURANÇA CONTRA INCÊNDIO E PÂNICO DO ESTADO DE MATO GROSSO;

- OBSERVAÇÕES GERAIS**
- 01 - A CENTRAL DE GLP DEVE ESTAR NO MÍNIMO A 1,50 METROS DE QUALQUER TIPO DE ABERTURA COMO RALOS, POÇOS, CANALETAS, CAIXA DE PASSAGEM, ABERTURAS PARA COMPARTILHAMENTOS SUBTERRÂNEOS.
 - 02 - OBSERVAR DISTÂNCIAS MÍNIMA DE 3,00 METROS DE FONTES DE MATERIAL DE FÁCIL COMBUSTÃO E DE QUALQUER FONTE DE IGNIÇÃO, INCLUSIVE DE ESTACIONAMENTO DE VEÍCULOS.
 - 03 - A CONSTRUÇÃO DA CENTRAL DE GLP DEVERÁ SER DE MATERIAL INCOMBUSTÍVEL.
 - 04 - NÃO ARMAZENAR MATERIAL COMBUSTÍVEL DENTRO DA CENTRAL DE GLP.
 - 05 - A CENTRAL DEVE SER INSTALADA NO EXTERIOR DAS EDIFICAÇÕES.
 - 06 - A TUBULAÇÃO DE GLP NÃO PODE PASSAR EM COMPARTIMENTO NÃO VENTILADOS COMO PORÕES, CAIXAS PERDIDAS, FORROS FALSOS E OUTROS.
 - 07 - A TUBULAÇÃO QUANDO ENTERRADA DEVERÁ SER RECOBERTA COM PROTEÇÃO ANTICORROSIVA, EXCETO QUANDO UTILIZAR TUBULAÇÃO DE COBRE; QUANDO APARENTE PINTAR DE AMARELO.
 - 08 - A TUBULAÇÃO DEVERÁ TER UM AFASTAMENTO MÍNIMO DE 3,00 METROS DE PARA-RAIOS E SEUS DEVIDOS PONTOS DE ATERRAMENTO.
 - 09 - DEVE SER COLOCADOS AVISOS COM LETRAS NÃO MENORES A 5 CENTÍMETROS EM QUANTIDADE TAL QUE POSSAM SER VISUALIZADAS DE QUALQUER DIREÇÃO DE ACESSO A CENTRAL DE GLP, CONTENDO OS SEGUINTES DIZERES: PERIGO, INFLAMÁVEL E NÃO FUME.
 - 10 - É VEDADA A LOCALIZAÇÃO DO ABRIGO DE MEDIDORES OU REGULADORES DE 2º ESTÁGIO NA ANTE-CÂMARA E/OU NAS ESCADAS DE EMERGÊNCIA.
 - 11 - AS TUBULAÇÕES APARENTES DEVEM ESTAR AFASTADAS NO MÍNIMO 0,03 METROS DE CONDUTORES DE ENERGIA ELÉTRICA SE FOREM PROTEGIDOS EM ELETRODUTOS NÃO METÁLICOS CASO AS REDES SEJAM EM PARALELO. EM CASO DE CRUZAMENTOS DE REDES ESTAS DEVERÃO ESTAR AFASTADAS 0,01 m e COM MATERIAL ISOLANTE APLICADO NA TUBULAÇÃO DE GÁS.
 - 12 - A MANGUEIRA DE ABASTECIMENTO NÃO DEVE PASSAR PELA INTERIOR DE HABITAÇÕES, BEM COMO SOB LAJES, COBERTURAS, TELHADOS, ETC. E NAS PROXIMIDADES DE FONTE DE CALOR OU DE IGNIÇÃO.
 - 13 - NÃO DEVE SER ULTRAPASSADO O LIMITE DE "MÁXIMO ENCHIMENTO" PREVISTO PARA 85% DA CAPACIDADE VOLUMÉTRICA DO RECIPIENTE.
 - 14 - PARA INTERUBULAÇÃO COM FLEXÍVEL METÁLICO OU MANGUEIRAS O COMPROMISSO MÁXIMO DEVE SER 1,20 CENTÍMETROS.
 - 15 - TODA TUBULAÇÃO EMBUÍDA DEVERÁ SER ENVELOPADA COM NO MÍNIMO 03 CENTÍMETROS DE CONCRETO.
 - 16 - OS MATERIAIS SUGERIDOS NESTE PROJETO PODEM SER SUBSTITUÍDOS POR OUTROS DE QUALIDADE IGUAL OU SUPERIOR POR MOTIVOS DE VIABILIDADE PARA EXECUÇÃO, DESDE QUE MANTENHAM AS MESMAS CARACTERÍSTICAS E FUNCIONALIDADE.
 - 17 - MAIORES DETALHES CONSULTAR AS NORMAS NBR Nº13523/15226/15358/14024 DA ABNT.

NOTAS

- 1 - A INSTALAÇÃO NÃO SERÁ EXECUTADA SE NÃO HOUVER PORTÕES E EXTINTORES NO LOCAL CONFORME O PROJETO.
- 2 - A EXECUÇÃO DESSE DEVERÁ SER FEITA SEGUNDO A TOLÉRANCIA DOS DESENHOS NESTE IMPRESSOS. CASO HAJA NECESSIDADE DE ALTERAÇÕES A EMPRESA DE PROJETOS DEVERÁ SER AVISADA ANTERIORMENTE PARA AUTORIZAÇÃO EXPRESSA.

ABRANGENTE ENGENHARIA & ARQUITETURA

AUTORA DO PROJETO: ALICE ENS KLIMASCHEWSK - ENG. CIVIL E SEG. TRABALHO CREA MT 7969D

PROPRIETÁRIO: PREFEITURA MUNICIPAL DE SORRISO

LOCAL DA OBRA: AV. PERIMETRAL NOROESTE, S/Nº, SORRISO/MT

TIPO DE OBRA: GINÁSIO POLIESPORTIVO

PROJETO: PROJETO DE DISTRIBUIÇÃO DE GLP PLANTAS BAIXAS E OBSERVAÇÕES

ESCALA: DATA: ICOD. OBRA: DISCIPLINA: FASE: REVISÃO: COLABORADOR:

INICADA: MAIO/2019 GINÁSIO SORRISO GLP PE R00

Fone/Fax: 65 3644 8974
projeto@abrangeente@gmail.com
www.abrangeente.art.br

FOLHA: 01/02