


PLANTA BAIXA - TÉRREO

ESCALA 1:50

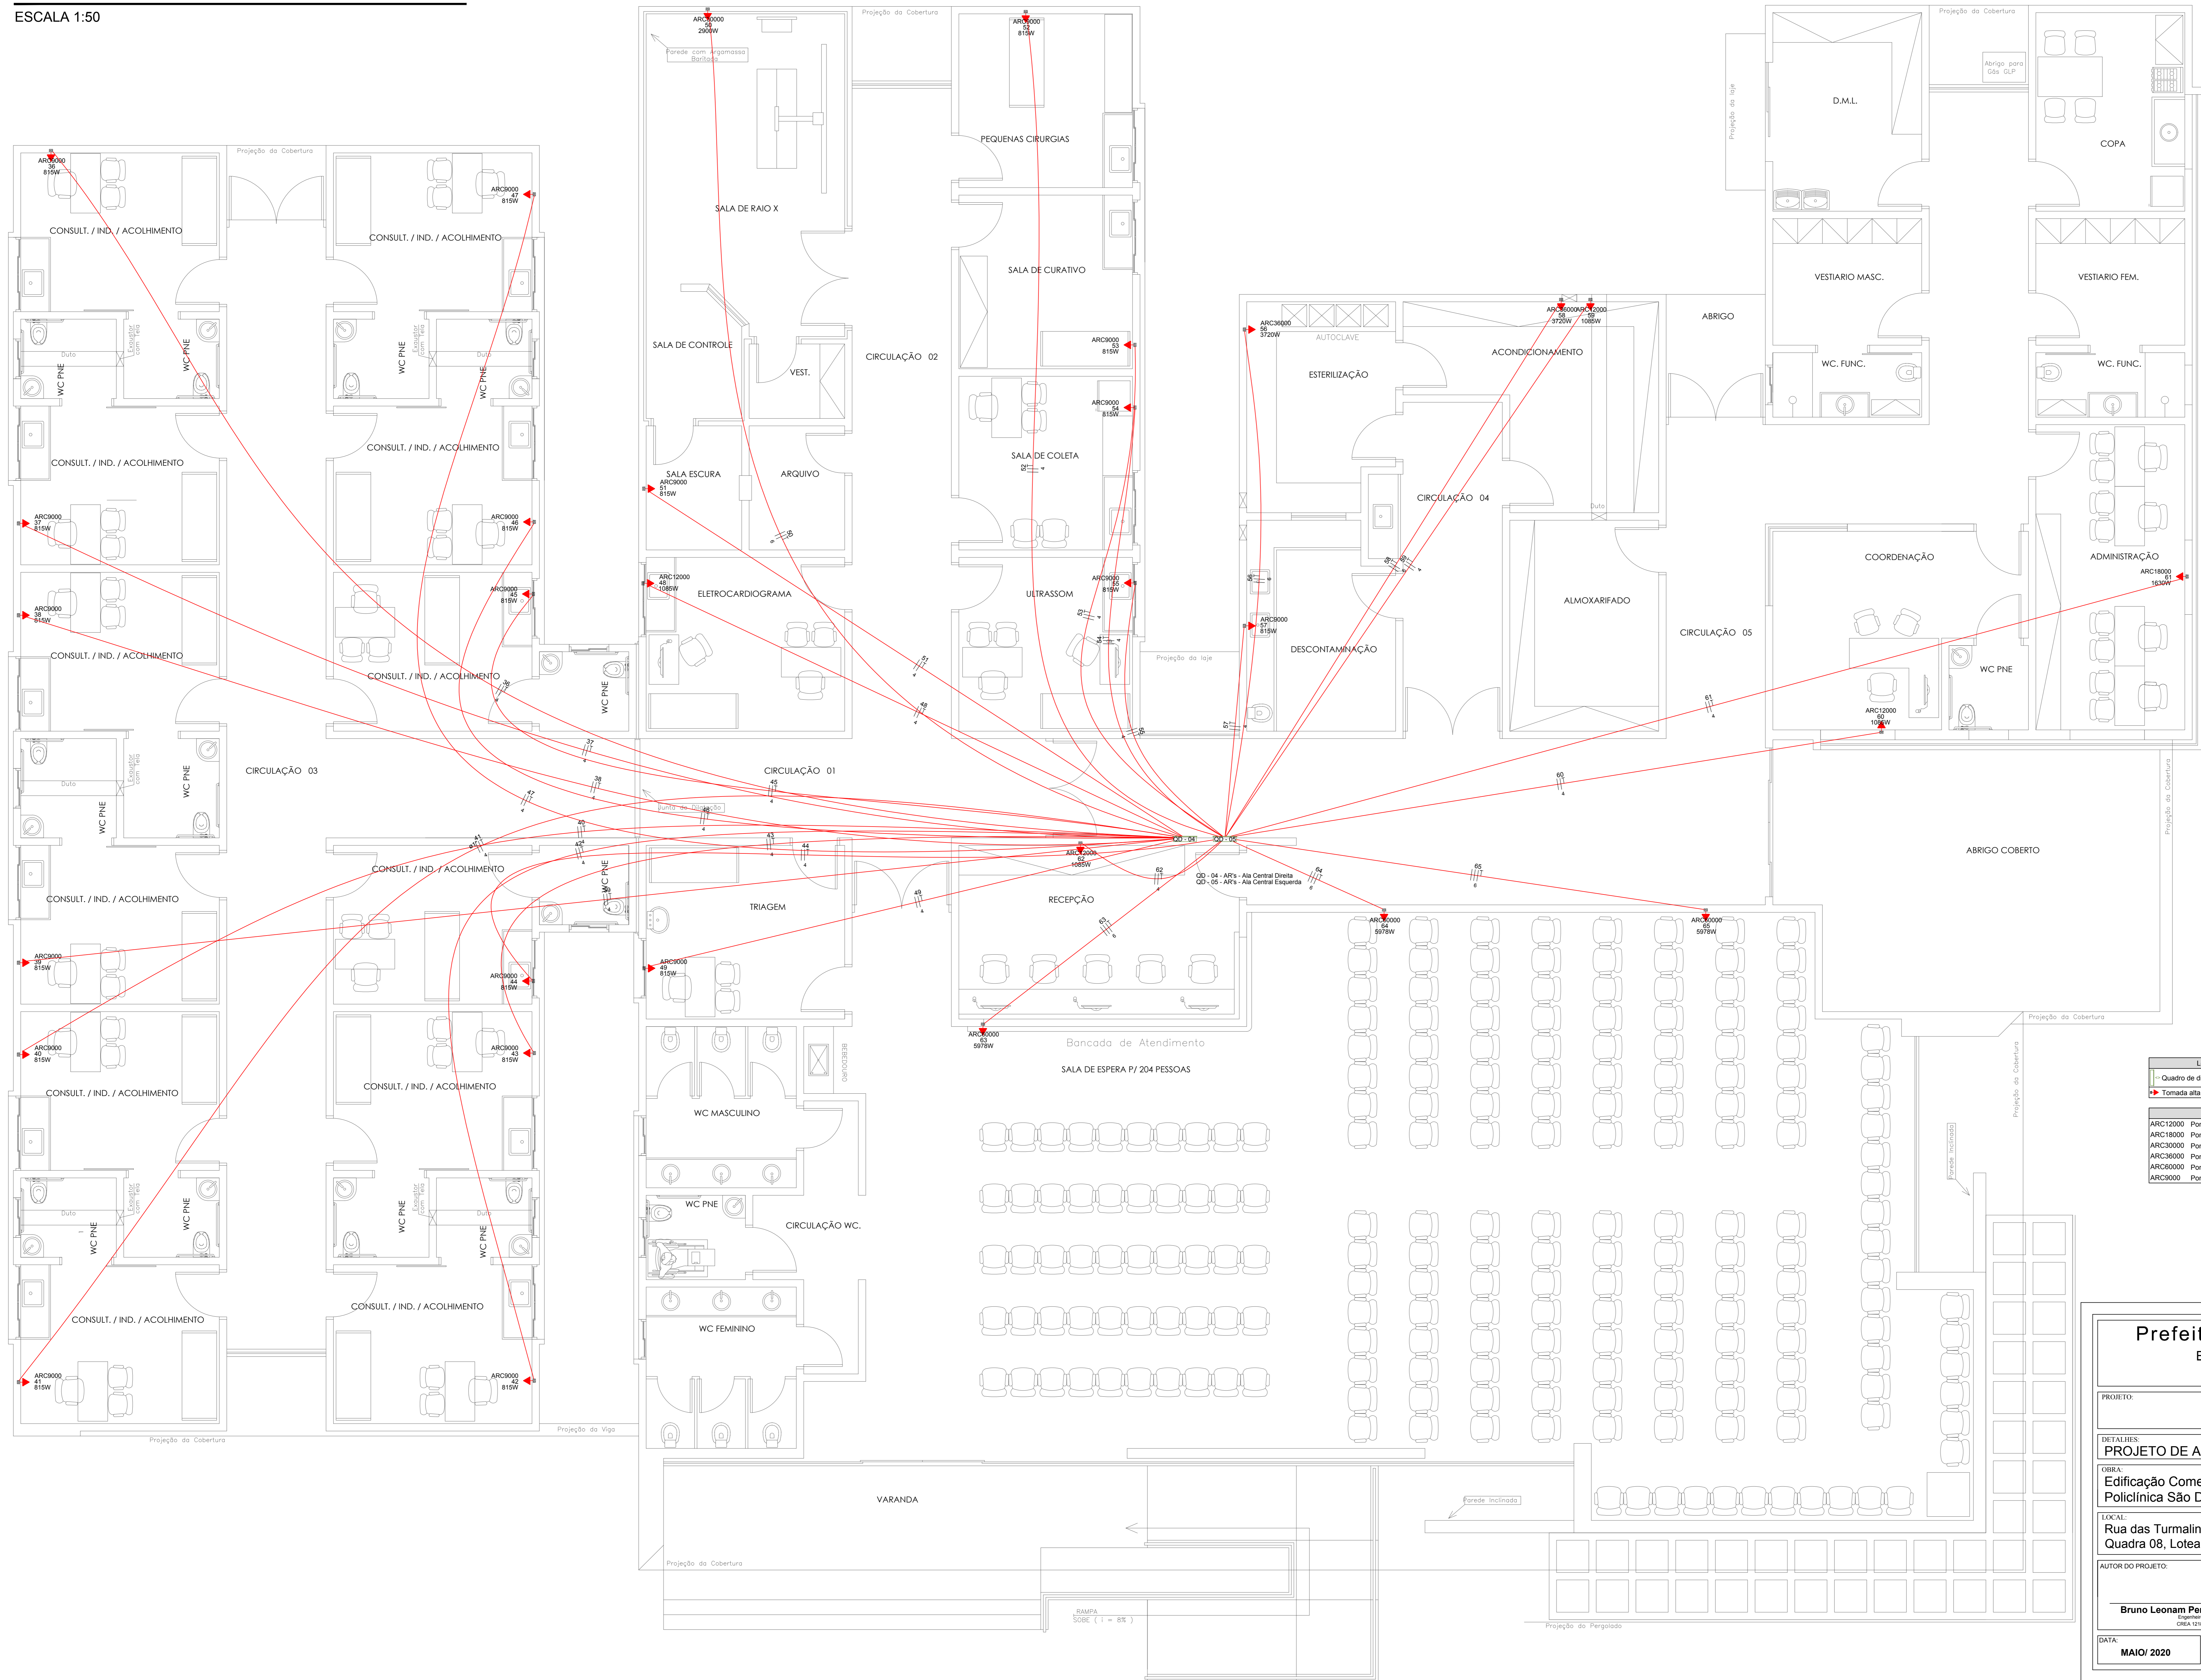

Legenda	
—	Quadro de distribuição
→	Tomada alta a 2,20m do piso

Legenda das Indicações	
ARC12000	Pontos de força - Uso específico - Condicionador de ar Split 12000BTU
ARC18000	Pontos de força - Uso específico - Condicionador de ar Split 18000BTU
ARC30000	Pontos de força - Uso específico - Condicionador de ar Split 30000BTU
ARC36000	Pontos de força - Uso específico - Condicionador de ar Split 36000BTU
ARC60000	Pontos de força - Uso específico - Condicionador de ar Split 60000BTU
ARC90000	Pontos de força - Uso específico - Condicionador de ar Split 90000BTU

<b>Prefeitura Municipal de Sorriso</b>	
ESTADO DE MATO GROSSO	
Gestão 2017/2020	
<b>ELÉTRICO</b>	
PROJETO DE AR CONDICIONADO	
OBJETO: Edificação Comercial em Alvenaria Policlínica São Domingos	
LOCAL: Rua das Turmalinas (Rua C), Lotes 47/48/49, Quadra 08, Loteamento Industrial, Sorriso-MT	
AUTOR DO PROJETO: Bruno Leonam Pereira de Almeida	
PROPRIETÁRIO: Prefeitura Municipal de Sorriso	
DATA: MAIO/2020	ESCALA: INDICADA
DESENHO:	ARQUIVO:

FOLHA: 06/06